 


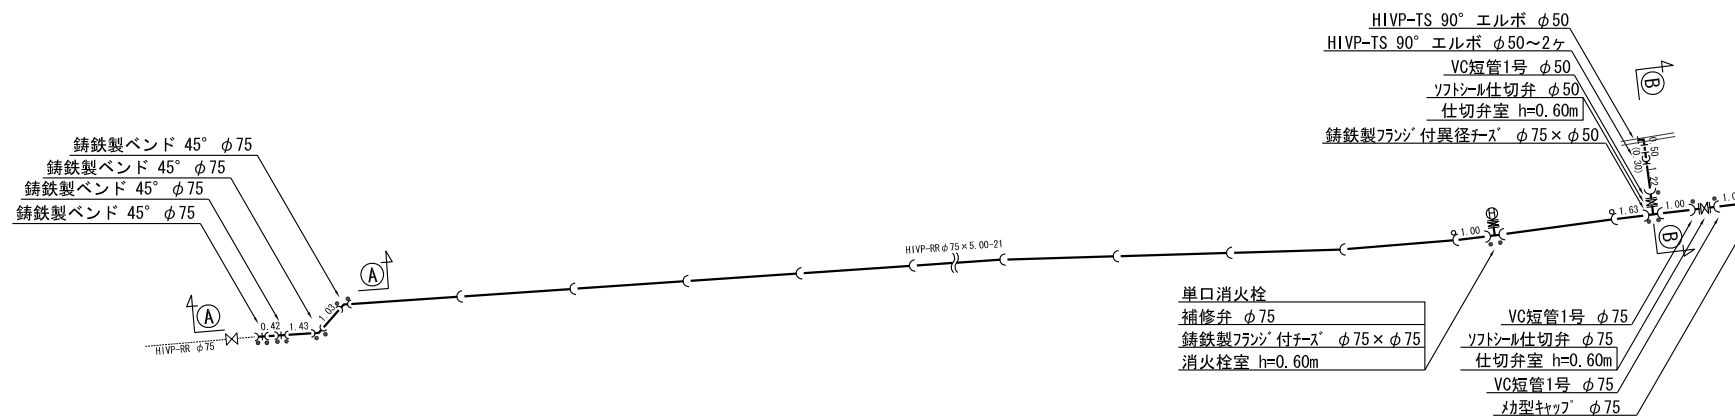



本設平面図 S=1/250

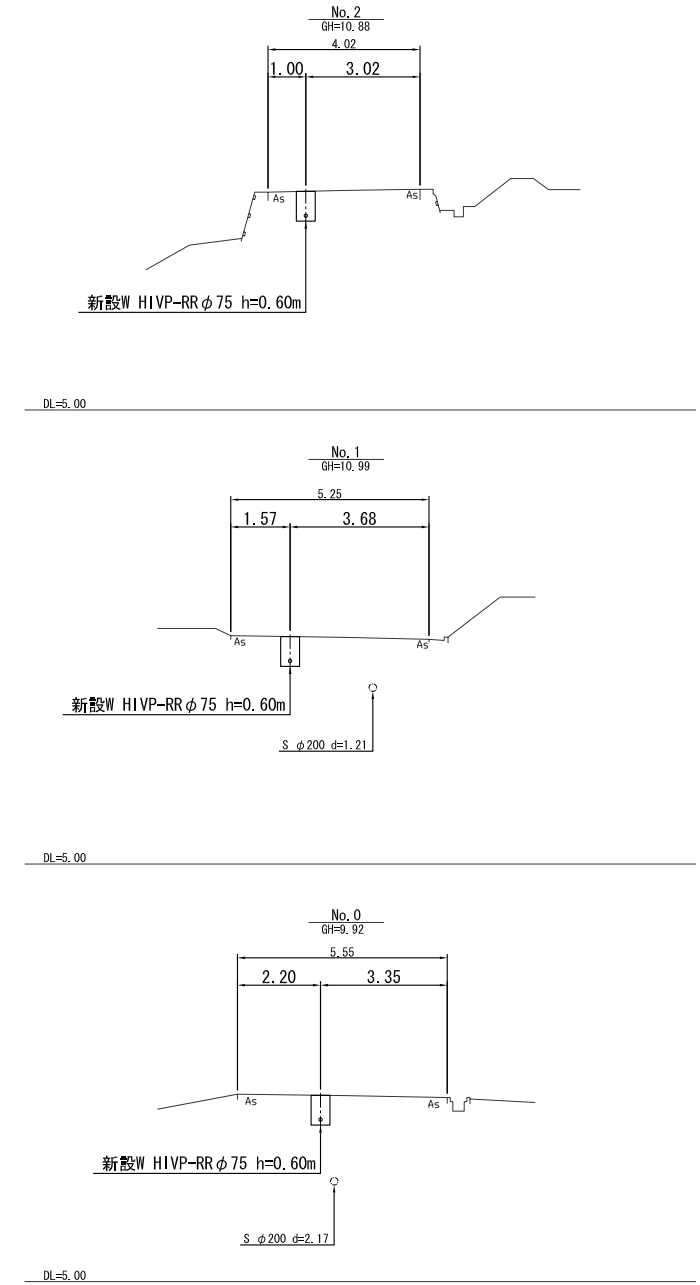

B-B断面図 S=NO SCALE

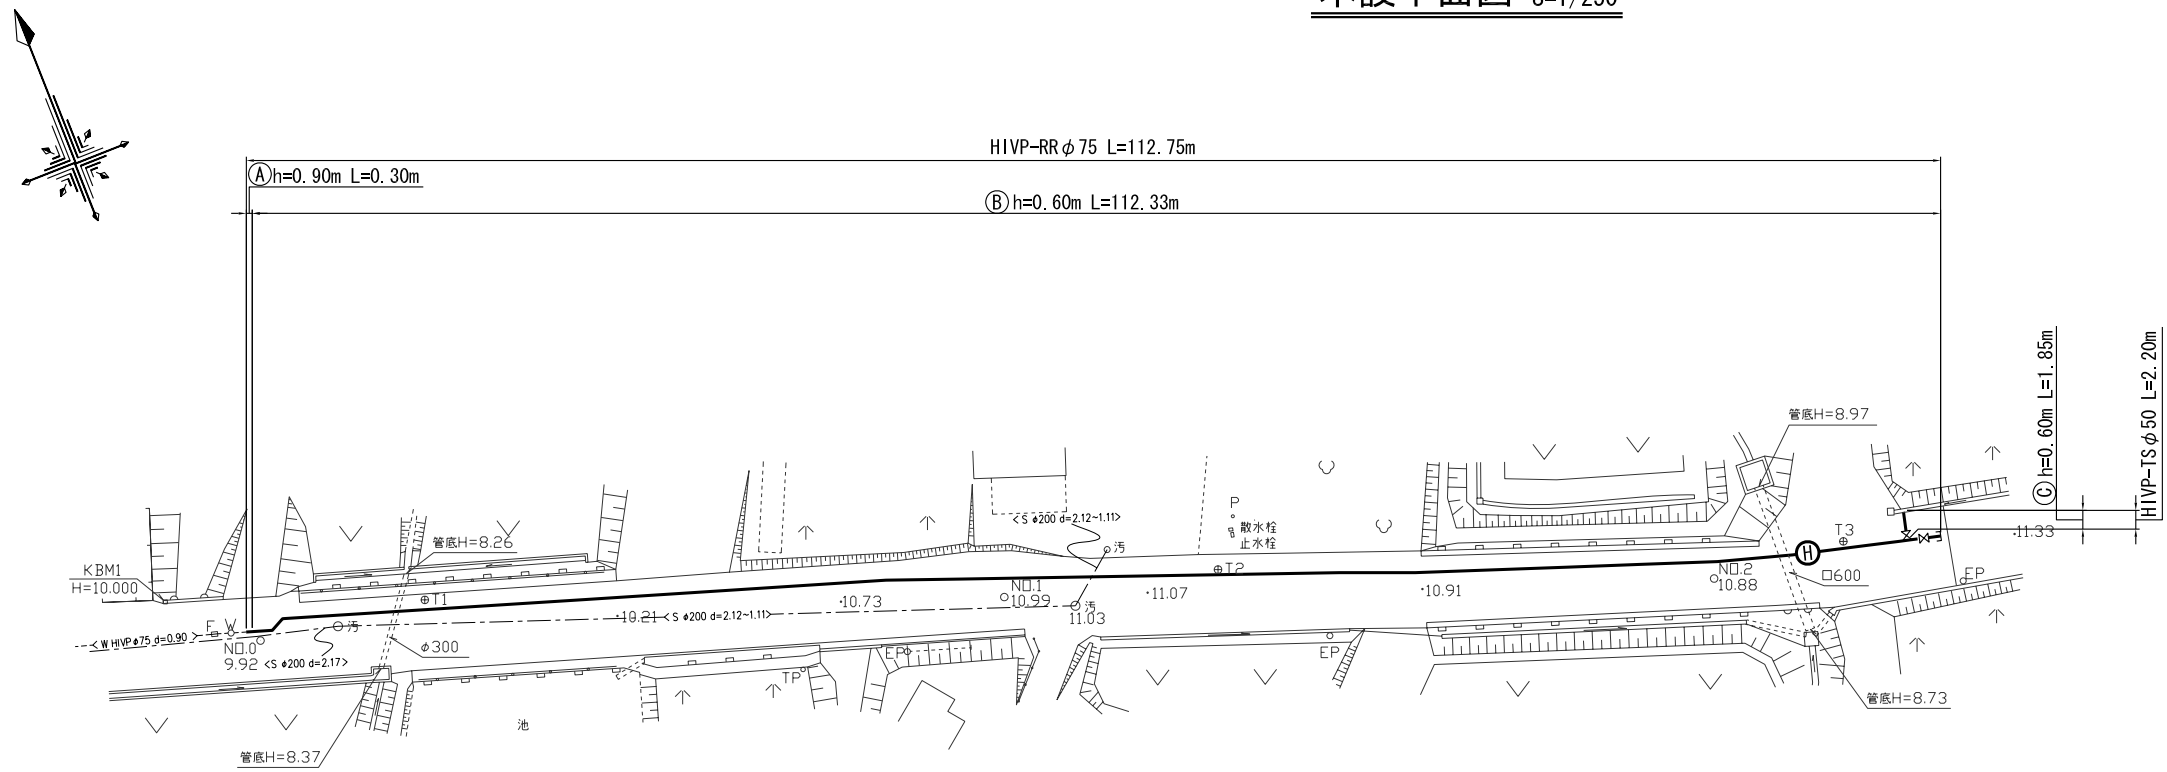

位置図 S=1/40,000

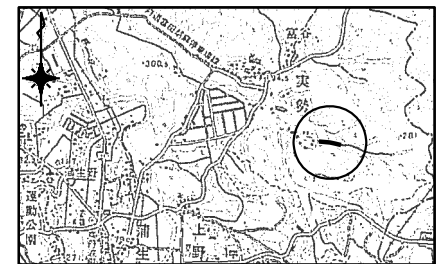


事業名	平成21年度 統合簡易水道整備事業
工事名	実勢配水管布設工事
施工箇所	京丹波町 実勢 地内
図面名称	本設平面図・配管詳細図・横断面図
縮尺	図示 図面番号 1/2
京丹波町水道課	

凡例

	離脱防止付
	離脱防止


掘削標準断面図

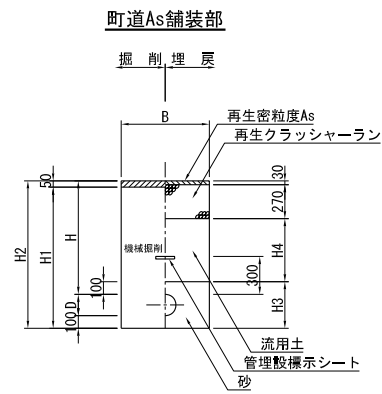

工事番号	種別	呼び径	D	H	H1	H2	H3	H4	B	備考
①	As	75	90	900	1040	1090	290	500	500	
②	As	75	90	600	740	790	290	200	500	
③	As	50	60	600	710	760	260	200	500	


仕切弁室標準図

φ50~φ100

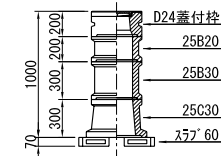


種別	土管径φ (m)	弁室高 (m)	蓋裏付 24型	25 B 10	25 B 20	25 B 30	25 C 20	25 C 30	1:57' 60
仕切弁φ50~φ100	0.60	0.40	1				1		1

消火栓室標準図

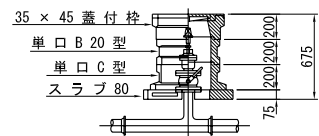

種別	35 x 45 蓋付栓	単口 B 20 型	単口 C 型	スラブ 80	337 80	337 90
消火栓	1		1		1	

舗装本復旧標準断面図

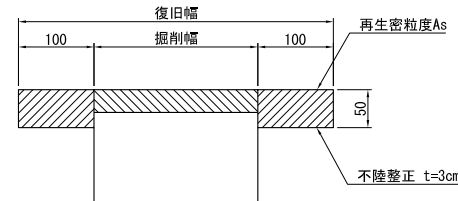

事業名	平成 21 年度 統合簡易水道整備事業		
工事名	実勢配水管布設工事		
施工箇所	京丹波町	実勢	地内
図面名称	各種標準図		
縮尺	1/30	図面番号	2/2
京丹波町水道課			