




1階平面図 S:1/200

京丹波町病院 1F  
(洗浄・洗浄WAX清掃)

- 専用部
- 共用部
- カーペット

一階総延 305  
 4床室 × 5 = 20床  
 1床室 × 10 = 10床  
 二階総延 175  
 4床室 × 4 = 16床  
 1床室 × 1 = 1床

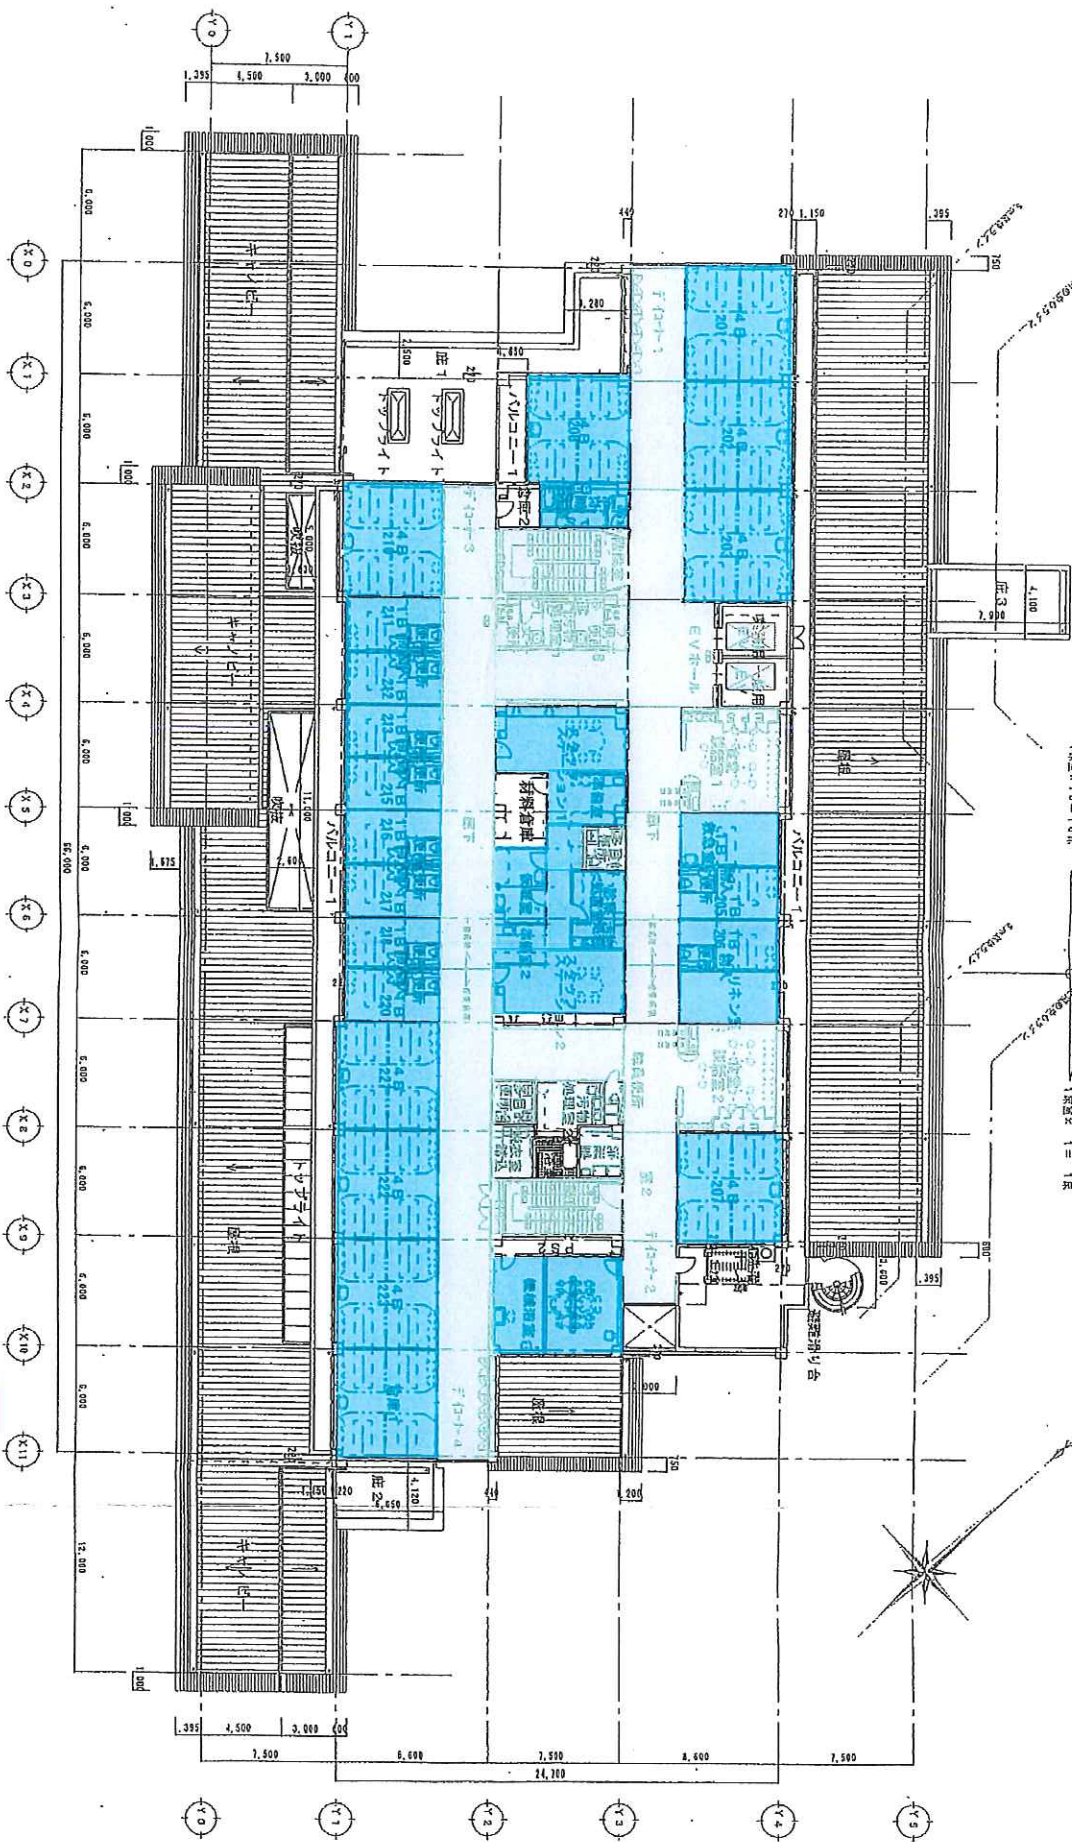

2階平面図 S : 1 / 200

京丹波町病院 2F  
 (洗浄・洗浄WAX清掃)  
 ...専用部  
 ...共用部







パッケージエアコン

| 機種番号      | 機種名                   | 系統        | 型式                  | 設置場所       | 数量 | 備考   |
|-----------|-----------------------|-----------|---------------------|------------|----|------|
| M11-8     | ビル用マルチエアコン (室内機)      | 1階廊下      |                     | 3階廊下設置     | 1  | ① 3  |
| M11-20C   | ビル用マルチエアコン (室内機)      |           | 2方向セット型             | 新築倉庫       | 1  |      |
| M11-45C   | ビル用マルチエアコン (室内機)      |           | 2方向セット型             | 新築倉庫       | 1  |      |
| M11-80S   | ビル用マルチエアコン (室内機)      |           | 天井吊り<br>両用機 (本体SUS) | 下処理室       | 1  |      |
| M12-20    | ビル用マルチエアコン (室内機)      | 1階廊下      |                     | 3階廊下設置     | 1  |      |
| M12-140S  | ビル用マルチエアコン (室内機)      |           | 天井吊り<br>両用機 (本体SUS) | 廊下・洗車室     | 3  | ② 3  |
| M13-10    | ビル用マルチエアコン (室内機)      | 1階倉庫      |                     | 3階廊下設置     | 1  |      |
| M13-22C   | ビル用マルチエアコン (室内機)      |           | 2方向セット型             | 診療室・男子更衣室  | 2  |      |
| M13-28C   | ビル用マルチエアコン (室内機)      |           | 2方向セット型             | 検査室        | 1  |      |
| M13-30C   | ビル用マルチエアコン (室内機)      |           | 2方向セット型             | 検査室・内服室    | 3  | ③ 7  |
| M13-80W   | ビル用マルチエアコン (室内機)      |           | 4方向セット型             | 風車室        | 1  |      |
| MF11-12   | 冷暖フリービル用マルチエアコン (室内機) | 1階X線室     |                     | 3階廊下設置     | 1  |      |
| MF11-30C  | ビル用マルチエアコン (室内機)      |           | 2方向セット型             | 廊下         | 1  |      |
| MF11-45C  | ビル用マルチエアコン (室内機)      |           | 2方向セット型             | 廊下 (検査)    | 1  | ④ 5  |
| MF11-50H  | ビル用マルチエアコン (室内機)      |           | 天井吊り型               | 一処置室       | 1  |      |
| MF11-80H  | ビル用マルチエアコン (室内機)      |           | 天井吊り型               | X-TV室・OT室  | 2  |      |
| M111-20   | 多連機ビル用マルチエアコン (室内機)   | 1階検査・廊下   | ピークシフトタイプ           | 1階廊下設置     | 1  |      |
| M111-30C  | ビル用マルチエアコン (室内機)      |           | 2方向セット型             | 検査・検査2階室   | 2  | ⑤ 10 |
| M111-45C  | ビル用マルチエアコン (室内機)      |           | 2方向セット型             | 検査室・内服室    | 3  |      |
| M111-71C  | ビル用マルチエアコン (室内機)      |           | 2方向セット型             | 廊下3        | 3  |      |
| M111-80C  | ビル用マルチエアコン (室内機)      |           | 2方向セット型             | 廊下4        | 2  |      |
| M112-10   | 多連機ビル用マルチエアコン (室内機)   | 1階検査・リハビリ | ピークシフトタイプ           | 1階廊下設置     | 1  |      |
| M112-22C  | ビル用マルチエアコン (室内機)      |           | 2方向セット型             | ドック検査室・検査室 | 8  | ⑥ 14 |
| M112-30C  | ビル用マルチエアコン (室内機)      |           | 2方向セット型             | 検査室        | 2  |      |
| M112-45C  | ビル用マルチエアコン (室内機)      |           | 2方向セット型             | 廊下2        | 1  |      |
| M112-50W  | ビル用マルチエアコン (室内機)      |           | 4方向セット型             | リハビリ室      | 5  |      |
| M113-20   | 多連機ビル用マルチエアコン (室内機)   | 1階検査・廊下   | ピークシフトタイプ           | 1階廊下設置     | 1  |      |
| M113-22C  | ビル用マルチエアコン (室内機)      |           | 2方向セット型             | 検査室・検査室    | 7  | ⑦ 15 |
| M113-28C  | ビル用マルチエアコン (室内機)      |           | 2方向セット型             | ブレイクコート    | 1  |      |
| M113-30C  | ビル用マルチエアコン (室内機)      |           | 2方向セット型             | 検査計測室      | 3  |      |
| M113-71C  | ビル用マルチエアコン (室内機)      |           | 2方向セット型             | スタッフ廊下     | 3  |      |
| M113-80W  | ビル用マルチエアコン (室内機)      |           | 4方向セット型             | 風車室        | 1  |      |
| M114-20   | 多連機ビル用マルチエアコン (室内機)   | 1階検査・廊下   | ピークシフトタイプ           | 1階廊下設置     | 1  |      |
| M114-22C  | ビル用マルチエアコン (室内機)      |           | 2方向セット型             | 検査室・検査室    | 7  | ⑧ 9  |
| M114-28C  | ビル用マルチエアコン (室内機)      |           | 2方向セット型             | 検査計測室・検査室  | 2  |      |
| M114-30C  | ビル用マルチエアコン (室内機)      |           | 2方向セット型             | 検査計測室      | 1  |      |
| M114-45C  | ビル用マルチエアコン (室内機)      |           | 2方向セット型             | 検査計測室      | 1  |      |
| M114-80W  | ビル用マルチエアコン (室内機)      |           | 4方向セット型             | EYホール・検査室  | 3  |      |
| M114-112W | ビル用マルチエアコン (室内機)      |           | 4方向セット型             | サービスマン     | 1  |      |
| M115-20   | 多連機ビル用マルチエアコン (室内機)   | 1階検査室     | ピークシフトタイプ           | 1階廊下設置     | 1  | ⑨ 3  |
| M115-22C  | ビル用マルチエアコン (室内機)      |           | 2方向セット型             | 検査室        | 1  |      |
| M115-30C  | ビル用マルチエアコン (室内機)      |           | 2方向セット型             | 検査室        | 2  |      |
| M115-80C  | ビル用マルチエアコン (室内機)      |           | 2方向セット型             | 検査室        | 5  |      |
| M116-20   | 多連機ビル用マルチエアコン (室内機)   | 1階検査室     | ピークシフトタイプ           | 1階廊下設置     | 1  |      |
| M116-22C  | ビル用マルチエアコン (室内機)      |           | 2方向セット型             | 検査室        | 1  | ⑩ 2  |
| M116-30C  | ビル用マルチエアコン (室内機)      |           | 2方向セット型             | 検査室        | 1  |      |
| M116-80C  | ビル用マルチエアコン (室内機)      |           | 2方向セット型             | 検査室        | 1  |      |
| M116-1120 | ビル用マルチエアコン (室内機)      |           | 2方向セット型             | 検査室        | 4  |      |

注 記  
1. 機種番号 A: スプリング吊り B: 吊り吊り C: 吊り吊り  
2. 動力は115Vを標準とする。  
3. 電圧は115Vを標準とする。(電圧降下 0.0H)  
4. 新築ビル「標準」による機器設置  
5. リモコンスイッチはワイヤードリブ  
6. 特設機はフィルムはロングライフ

71

|           |      |    |    |
|-----------|------|----|----|
| 設備名       | 設備内容 | 数量 | 単位 |
| パッケージエアコン | 1    | 1  | 台  |
| 和設備       | (1)  |    |    |

M-3

パッケージエアコン

| 機種番号     | 機種名                 | 系統        | 型式           | 設置場所        | 数量 | 備考     |
|----------|---------------------|-----------|--------------|-------------|----|--------|
| M21-30   | ビル用マルチエアコン (室内機)    | 2階ホール・検査室 |              | 3階廊下設置      | 1  |        |
| M21-22C  | ビル用マルチエアコン (室内機)    |           | 2方向セット型      | 検査室         | 1  |        |
| M21-30C  | ビル用マルチエアコン (室内機)    |           | 2方向セット型      | 1B (20,21)  | 2  |        |
| M21-50C  | ビル用マルチエアコン (室内機)    |           | 2方向セット型      | 4B (20,21)  | 2  | ⑪ 12   |
| M21-71C  | ビル用マルチエアコン (室内機)    |           | 2方向セット型      | 4B (21,22)  | 2  |        |
| M21-80C  | ビル用マルチエアコン (室内機)    |           | 2方向セット型      | 4B (22)     | 1  |        |
| M21-80W  | ビル用マルチエアコン (室内機)    |           | 4方向セット型      | 検査室1        | 1  |        |
| M21-112W | ビル用マルチエアコン (室内機)    |           | 4方向セット型      | EYホール・ドクト   | 2  |        |
| M21-140W | ビル用マルチエアコン (室内機)    |           | 4方向セット型      | 廊下 (廊)      | 1  |        |
| M22-20   | ビル用マルチエアコン (室内機)    | 2階廊下・検査室  |              | 3階廊下設置      | 1  |        |
| M22-22C  | ビル用マルチエアコン (室内機)    |           | 2方向セット型      | 1B・検査室      | 7  | ⑫ 20   |
| M22-30C  | ビル用マルチエアコン (室内機)    |           | 2方向セット型      | 1B (廊)・検査室1 | 8  |        |
| M22-71C  | ビル用マルチエアコン (室内機)    |           | 2方向セット型      | 4B (20)     | 1  |        |
| M22-80C  | ビル用マルチエアコン (室内機)    |           | 2方向セット型      | 4B (21)     | 1  |        |
| M22-71W  | ビル用マルチエアコン (室内機)    |           | 4方向セット型      | 801・802     | 2  |        |
| M22-80W  | ビル用マルチエアコン (室内機)    |           | 4方向セット型      | 検査室2        | 1  |        |
| M23-20   | ビル用マルチエアコン (室内機)    | 2階廊下・検査室  |              | 3階廊下設置      | 1  |        |
| M23-22C  | ビル用マルチエアコン (室内機)    |           | 2方向セット型      | 検査室         | 1  |        |
| M23-80C  | ビル用マルチエアコン (室内機)    |           | 2方向セット型      | 4B (廊)・検査室1 | 3  | ⑬ 9    |
| M23-80W  | ビル用マルチエアコン (室内機)    |           | 4方向セット型      | 廊下 (廊)      | 1  |        |
| M23-112W | ビル用マルチエアコン (室内機)    |           | 4方向セット型      | ドクト         | 1  |        |
| M23-140W | ビル用マルチエアコン (室内機)    |           | 4方向セット型      | 廊下 (廊)・ドクト  | 2  |        |
| M23-80H  | ビル用マルチエアコン (室内機)    |           | 天井吊り型        | 検査室         | 1  |        |
| M31-22   | ビル用マルチエアコン (室内機)    | 3階廊下・ホール  |              | 3階廊下設置      | 1  |        |
| M31-22C  | ビル用マルチエアコン (室内機)    |           | 2方向セット型      | 検査室         | 2  |        |
| M31-50C  | ビル用マルチエアコン (室内機)    |           | 2方向セット型      | 検査室         | 1  | ⑭ 9    |
| M31-71C  | ビル用マルチエアコン (室内機)    |           | 2方向セット型      | 廊下          | 1  |        |
| M31-45W  | ビル用マルチエアコン (室内機)    |           | 4方向セット型      | 検査室         | 1  |        |
| M31-80W  | ビル用マルチエアコン (室内機)    |           | 4方向セット型      | EYホール・ラウンジ  | 2  |        |
| M31-112W | ビル用マルチエアコン (室内機)    |           | 4方向セット型      | 検査室・検査室     | 2  |        |
| M32-20   | ビル用マルチエアコン (室内機)    | 3階廊下・廊下   |              | 3階廊下設置      | 1  |        |
| M32-30C  | ビル用マルチエアコン (室内機)    |           | 2方向セット型      | 検査室・検査室     | 3  | ⑮ 10   |
| M32-45C  | ビル用マルチエアコン (室内機)    |           | 2方向セット型      | 検査室・検査室     | 2  |        |
| M32-50W  | ビル用マルチエアコン (室内機)    |           | 4方向セット型      | 検査室・検査室     | 3  |        |
| M32-71W  | ビル用マルチエアコン (室内機)    |           | 4方向セット型      | 検査室         | 1  |        |
| M32-80W  | ビル用マルチエアコン (室内機)    |           | 4方向セット型      | 廊下          | 1  |        |
| M33-5    | ビル用マルチエアコン (室内機)    | 3階廊下・ホール  |              | 3階廊下設置      | 1  |        |
| M33-45Y  | ビル用マルチエアコン (室内機)    |           | 天井吊り型 (天井吊り) | 検査室 (天井吊り)  | 2  | ⑯ 2    |
| M33-50Y  | ビル用マルチエアコン (室内機)    |           | 天井吊り型 (天井吊り) | 検査室 (天井吊り)  | 1  |        |
| AOP-11   | 空冷ヒートポンプエアコン (天井吊り) | 1階検査室     |              | 1階廊下設置      | 1  | インバーター |
| AOP-12   | 空冷ヒートポンプエアコン (天井吊り) | 1階検査室     |              | 1階廊下設置      | 1  | インバーター |
| AOP-13   | 空冷ヒートポンプエアコン (天井吊り) | 1階検査室     |              | 1階廊下設置      | 1  | インバーター |
| AOP-14   | 空冷ヒートポンプエアコン (天井吊り) | 1階検査室     |              | 1階廊下設置      | 1  | インバーター |
| AOP-21   | 空冷ヒートポンプエアコン (天井吊り) | 2階検査室     |              | 2階廊下設置      | 1  | インバーター |
| AOP-31   | 空冷ヒートポンプエアコン (天井吊り) | 3階検査室     |              | 3階廊下設置      | 1  | インバーター |


注 記  
1. 機種番号 A: スプリング吊り B: 吊り吊り C: 吊り吊り  
2. 動力は115Vを標準とする。  
3. 電圧は115Vを標準とする。(電圧降下 0.0H)  
4. 新築ビル「標準」による機器設置  
5. リモコンスイッチはワイヤードリブ  
6. 特設機はフィルムはロングライフ

統計 139

|           |      |    |    |
|-----------|------|----|----|
| 設備名       | 設備内容 | 数量 | 単位 |
| パッケージエアコン | 1    | 1  | 台  |
| 和設備       | (2)  |    |    |

M-4



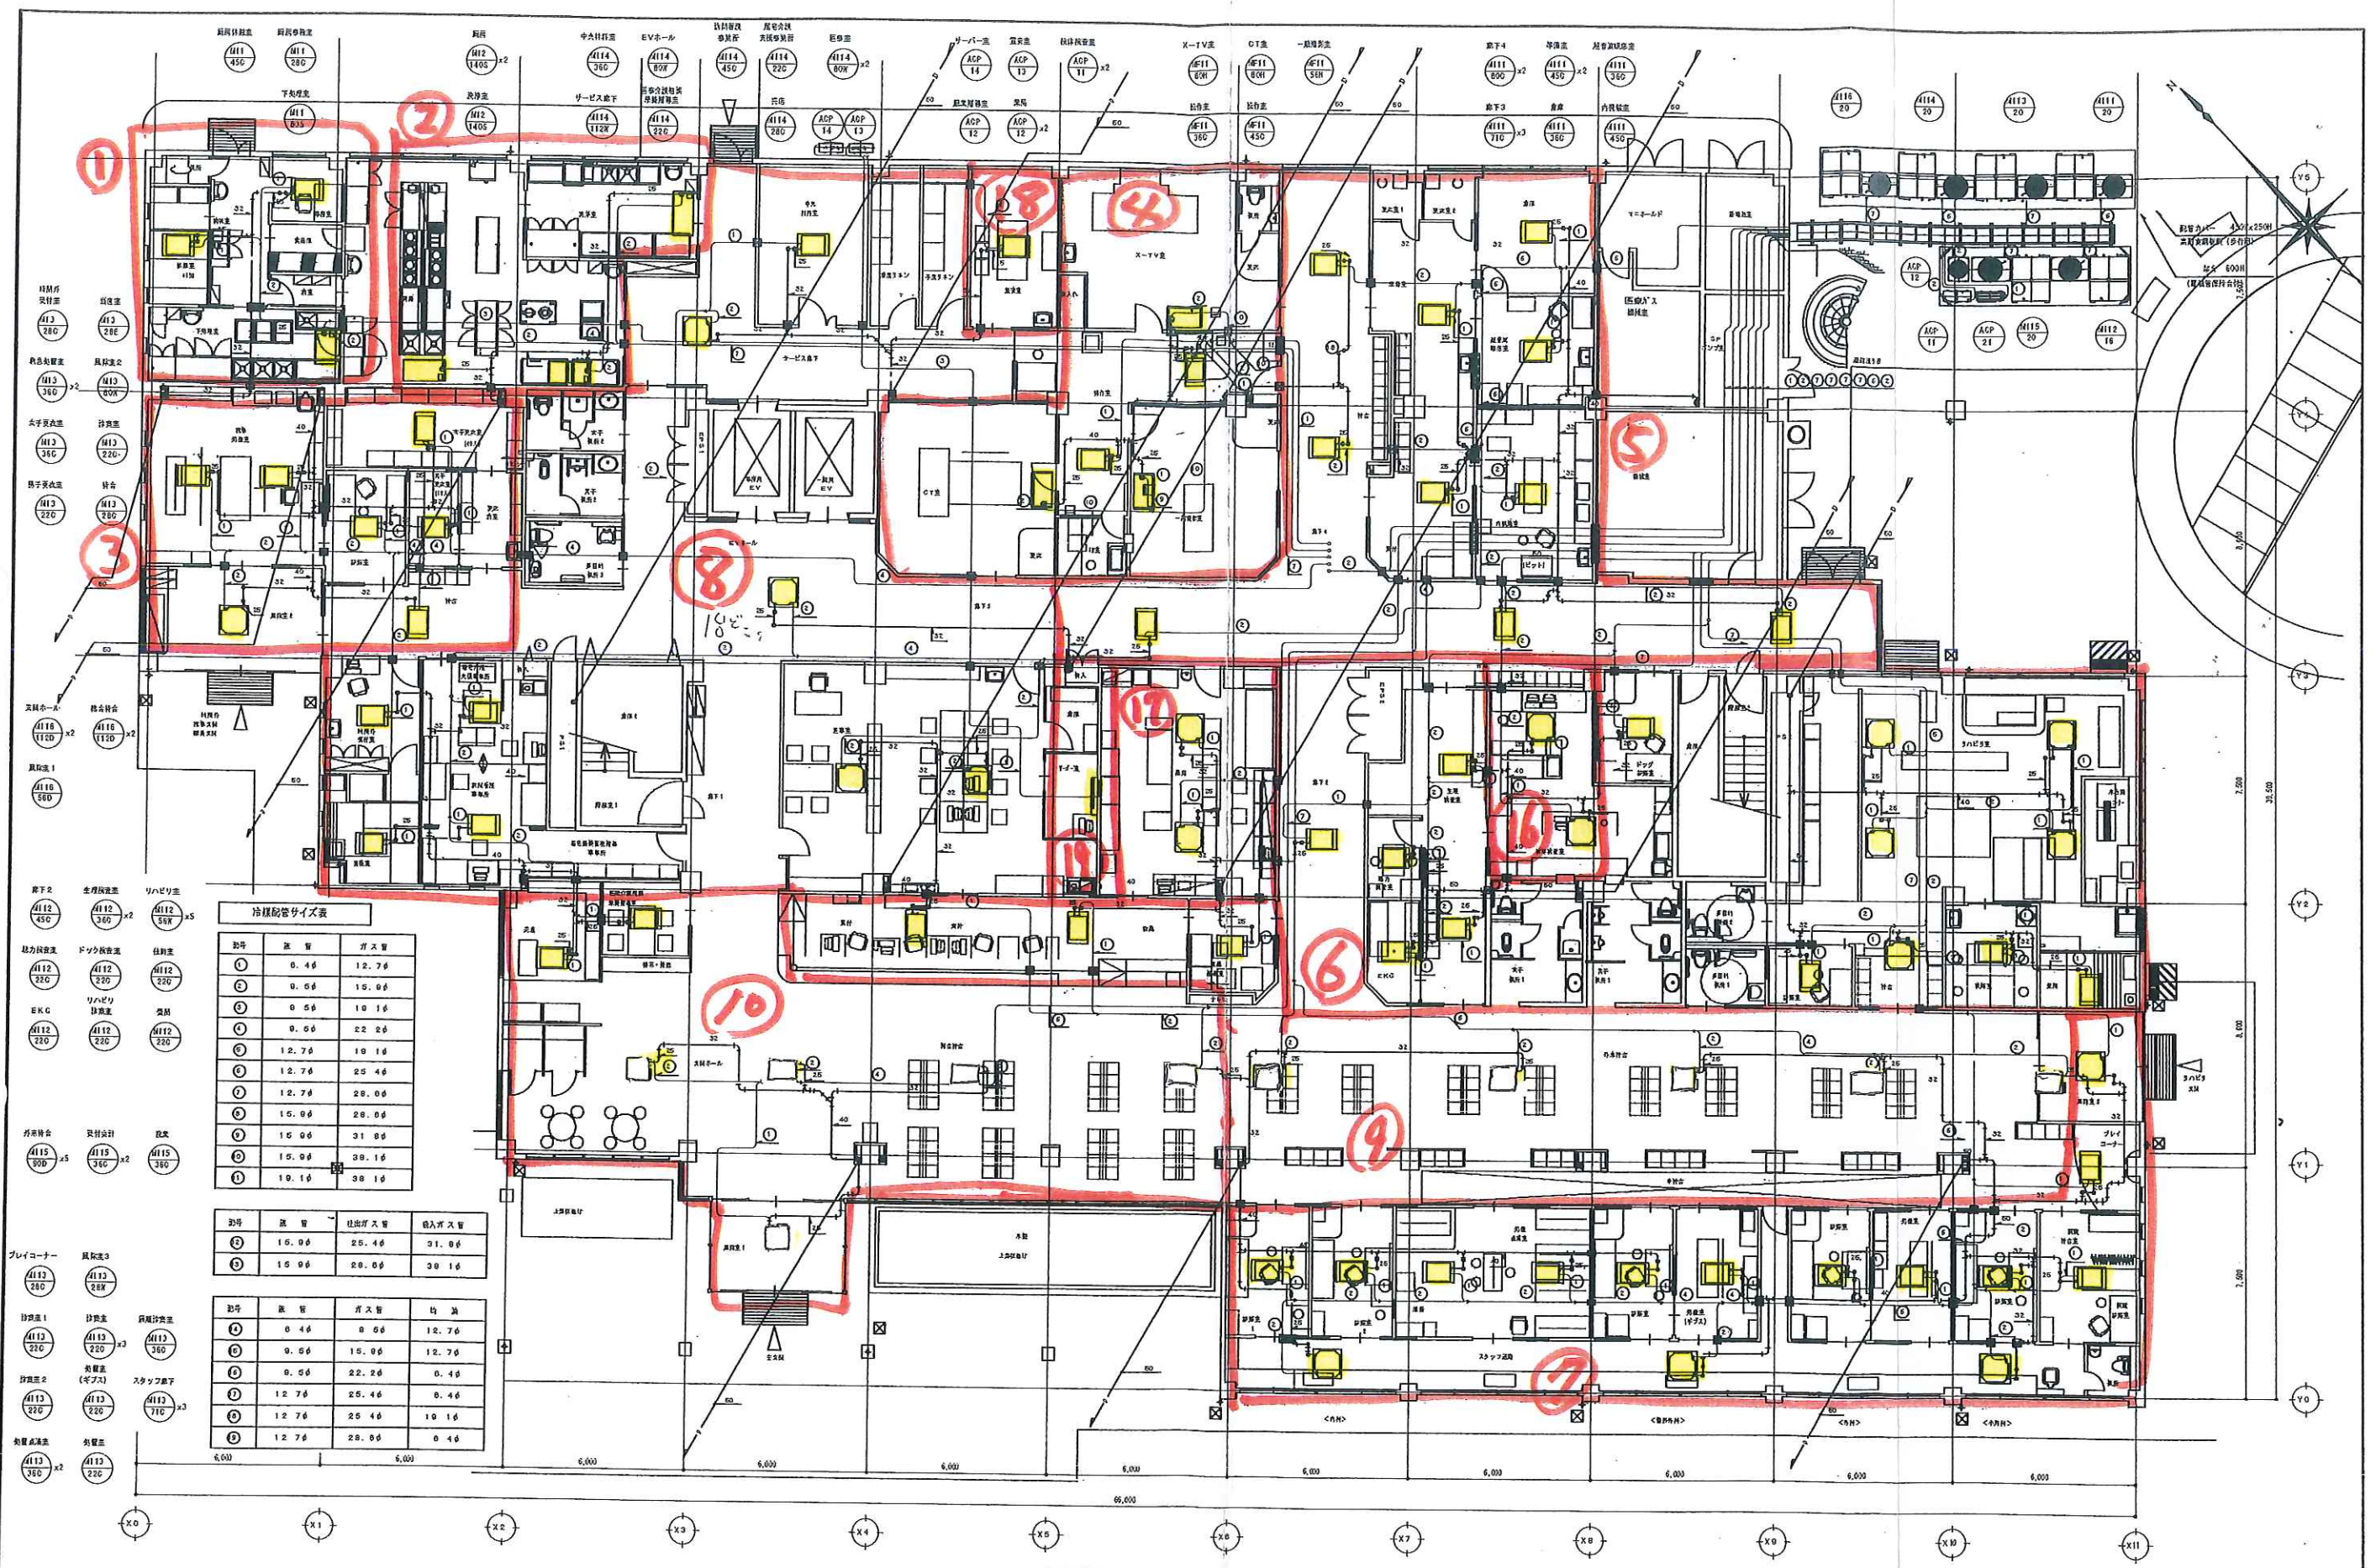

冷暖配管サイズ表

| 部号 | 長さ    | ガス管   | 水配管 |
|----|-------|-------|-----|
| ①  | 0.46  | 12.7φ |     |
| ②  | 0.56  | 15.0φ |     |
| ③  | 0.56  | 10.1φ |     |
| ④  | 0.56  | 22.2φ |     |
| ⑤  | 12.7φ | 10.1φ |     |
| ⑥  | 12.7φ | 25.4φ |     |
| ⑦  | 12.7φ | 28.0φ |     |
| ⑧  | 15.0φ | 28.0φ |     |
| ⑨  | 15.0φ | 31.8φ |     |
| ⑩  | 19.1φ | 38.1φ |     |

| 部号 | 長さ    | 吐出ガス管 | 吸入ガス管 |
|----|-------|-------|-------|
| ①  | 15.0φ | 25.4φ | 31.8φ |
| ②  | 15.0φ | 28.0φ | 38.1φ |

| 部号 | 長さ    | ガス管   | 水配管   |
|----|-------|-------|-------|
| ①  | 0.46  | 8.0φ  | 12.7φ |
| ②  | 0.56  | 15.0φ | 12.7φ |
| ③  | 0.56  | 22.2φ | 0.4φ  |
| ④  | 12.7φ | 25.4φ | 0.4φ  |
| ⑤  | 12.7φ | 25.4φ | 10.1φ |
| ⑥  | 12.7φ | 28.0φ | 0.4φ  |


1階平面図 S: 1/200

(注) ① - 冷暖配管の配管経路を示す。  
 配管材料は (1) 日本建築センター認定工法  
 ② JIS規格品 (1.4.0.0) に基づくものを使用する。







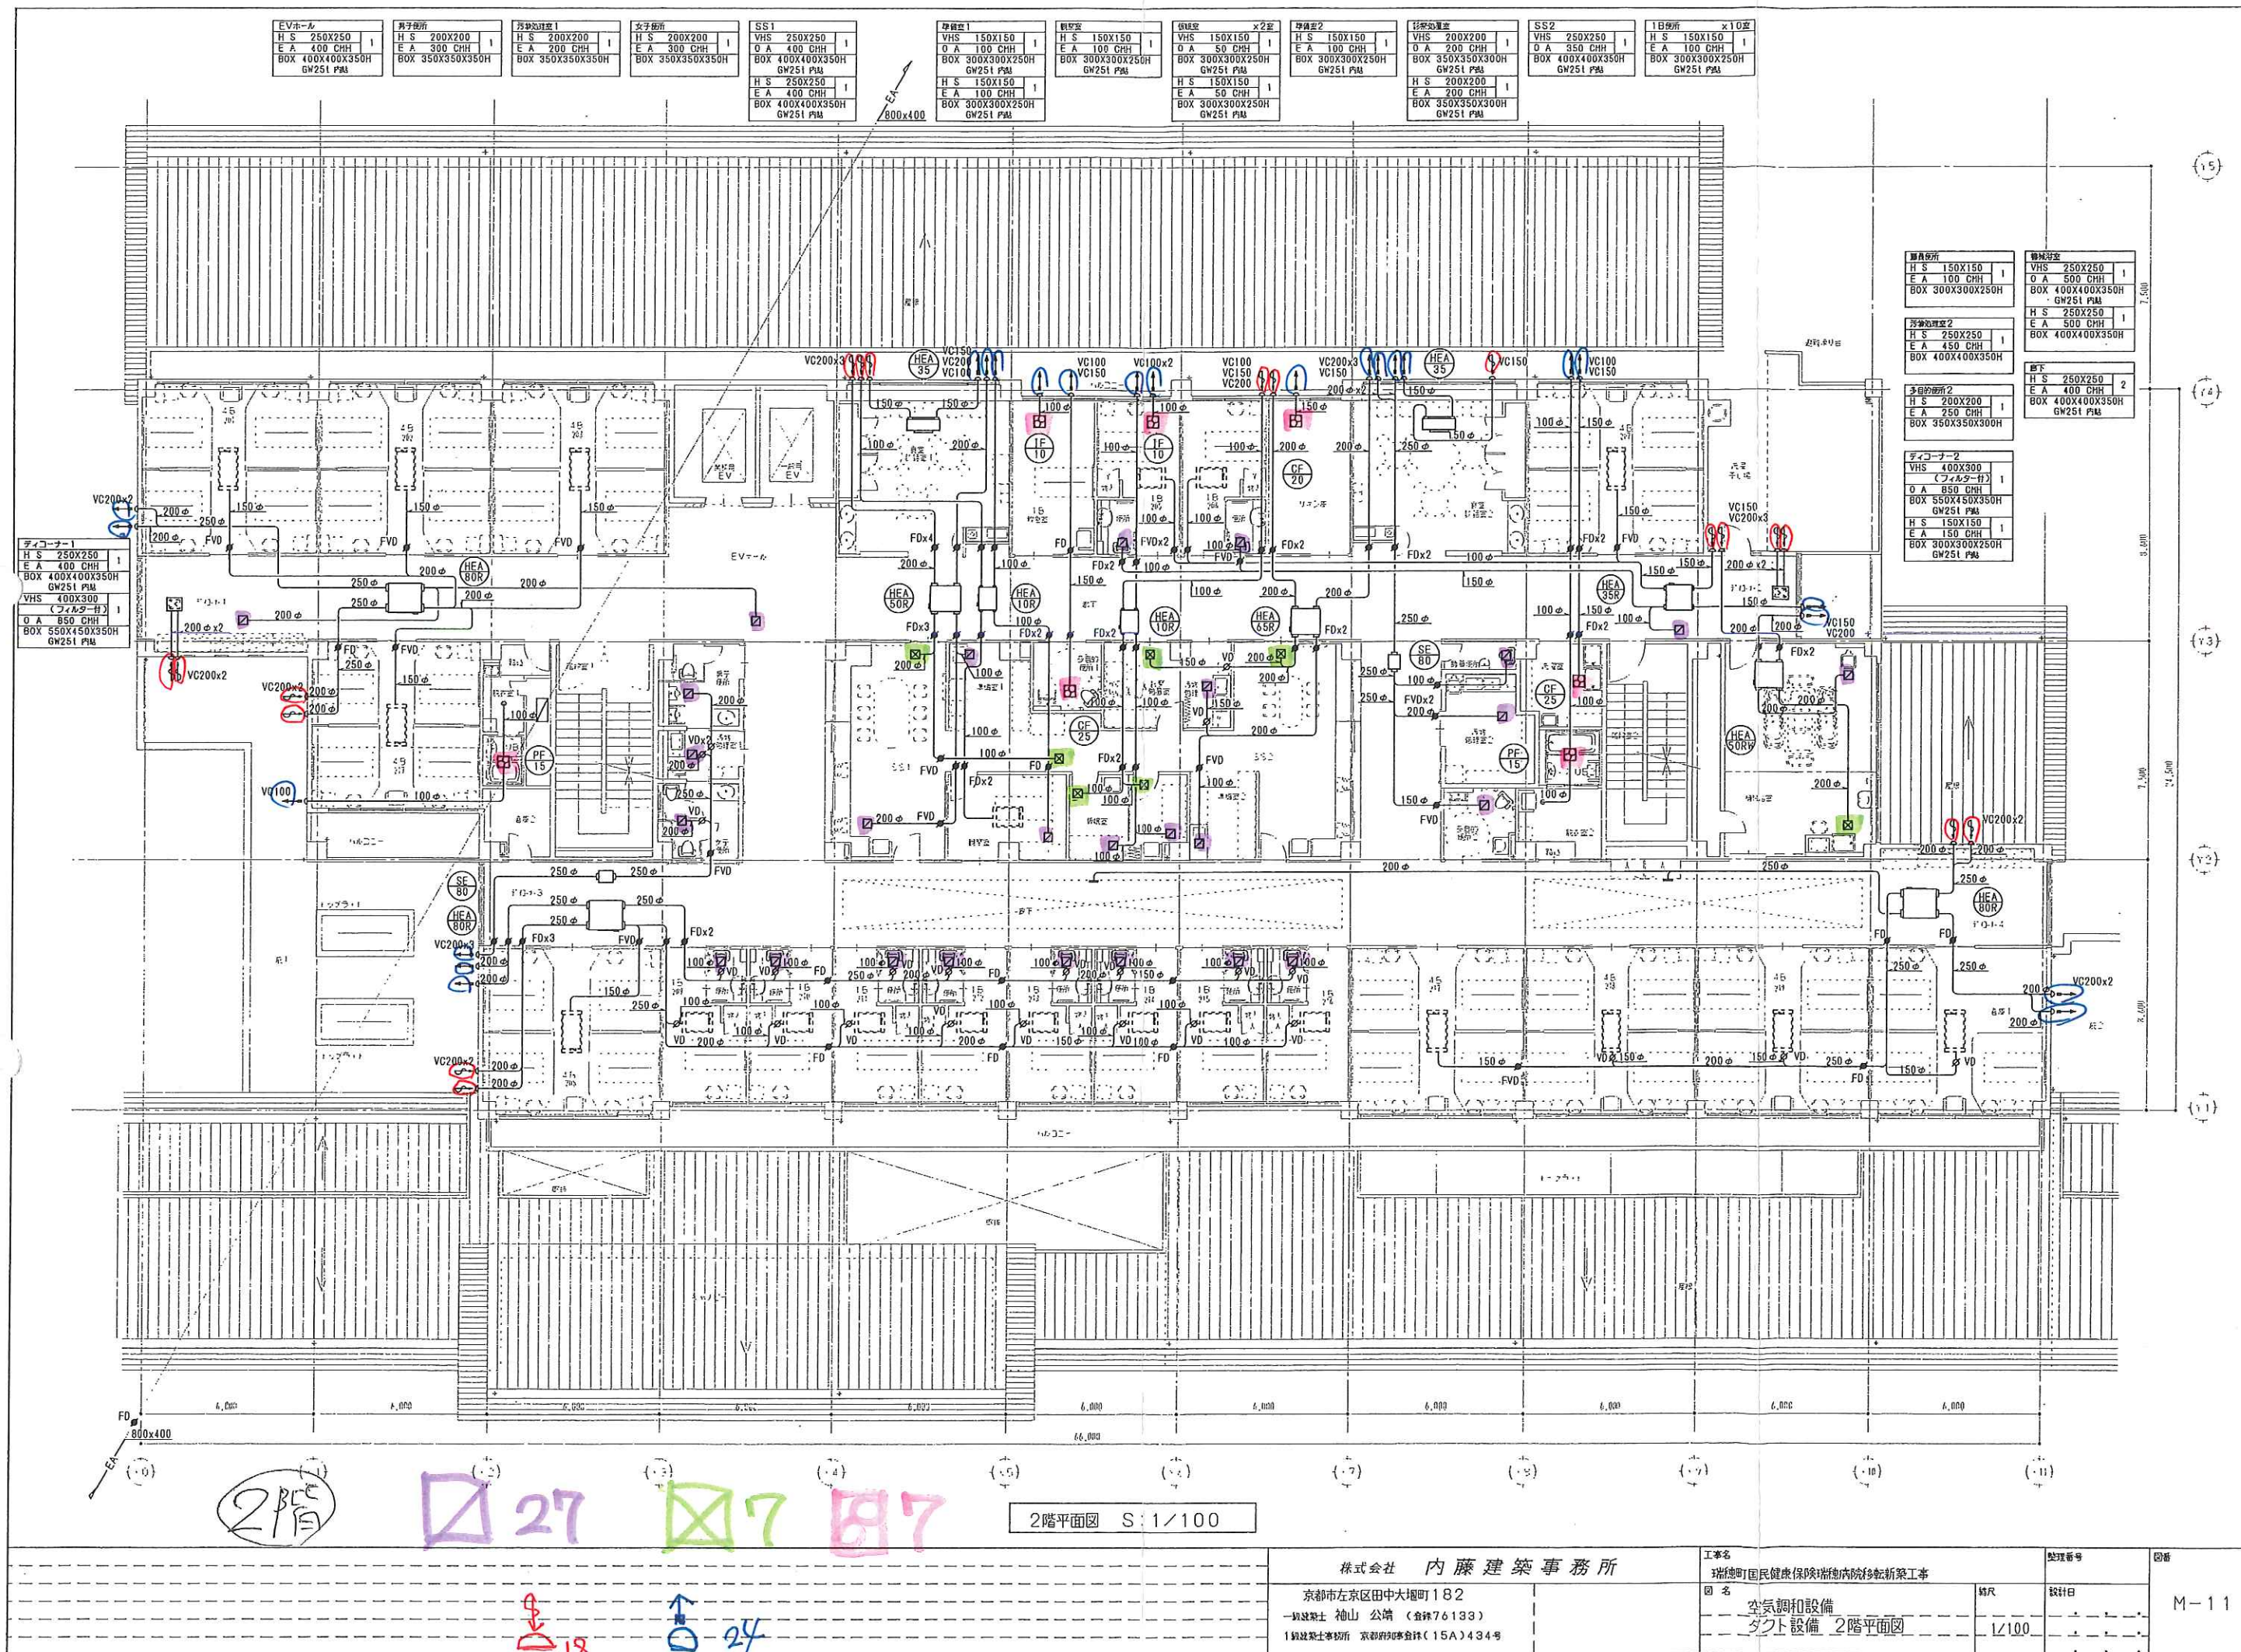

2F

27 7 7

2階平面図 S:1/100


|                           |  |             |                     |     |      |
|---------------------------|--|-------------|---------------------|-----|------|
| 株式会社 内藤建築事務所              |  | 工事名         | 瑞穂町国民健康保険瑞穂病院移転新築工事 |     | 図番   |
| 東京都左京区田中大塚町182            |  | 図名          | 空調設備                | 縮尺  | M-11 |
| 一級建築士 神山 公晴 (登録76133)     |  | ダクト設備 2階平面図 |                     | 設計日 |      |
| 1級建築士事務所 京都府知事登録(15A)434号 |  |             |                     |     |      |



|                                                                                |                                                         |                                                         |
|--------------------------------------------------------------------------------|---------------------------------------------------------|---------------------------------------------------------|
| 廊下<br>VHS 400X250<br>(フィルター付) 1<br>O A 700 CHH<br>BOX 550X400X350H<br>GW251 PM | 男子トイレ<br>H S 200X200<br>E A 200 CHH<br>BOX 350X350X300H | 女子トイレ<br>H S 200X200<br>E A 300 CHH<br>BOX 350X350X300H |
|--------------------------------------------------------------------------------|---------------------------------------------------------|---------------------------------------------------------|

|                                                                     |                                                                     |                                                                     |
|---------------------------------------------------------------------|---------------------------------------------------------------------|---------------------------------------------------------------------|
| EVホール<br>H S 150X150<br>E A 100 CHH<br>BOX 300X300X250H<br>GW251 PM | 乗降ホール<br>H S 150X150<br>E A 100 CHH<br>BOX 300X300X250H<br>GW251 PM | 手洗ホール<br>H S 150X150<br>E A 150 CHH<br>BOX 300X300X250H<br>GW251 PM |
|---------------------------------------------------------------------|---------------------------------------------------------------------|---------------------------------------------------------------------|


|                                                                                |                                                            |
|--------------------------------------------------------------------------------|------------------------------------------------------------|
| 廊下<br>VHS 400X250<br>(フィルター付) 1<br>O A 700 CHH<br>BOX 550X400X350H<br>GW251 PM | H S 150X150<br>E A 200 CHH<br>BOX 300X300X300H<br>GW251 PM |
|--------------------------------------------------------------------------------|------------------------------------------------------------|

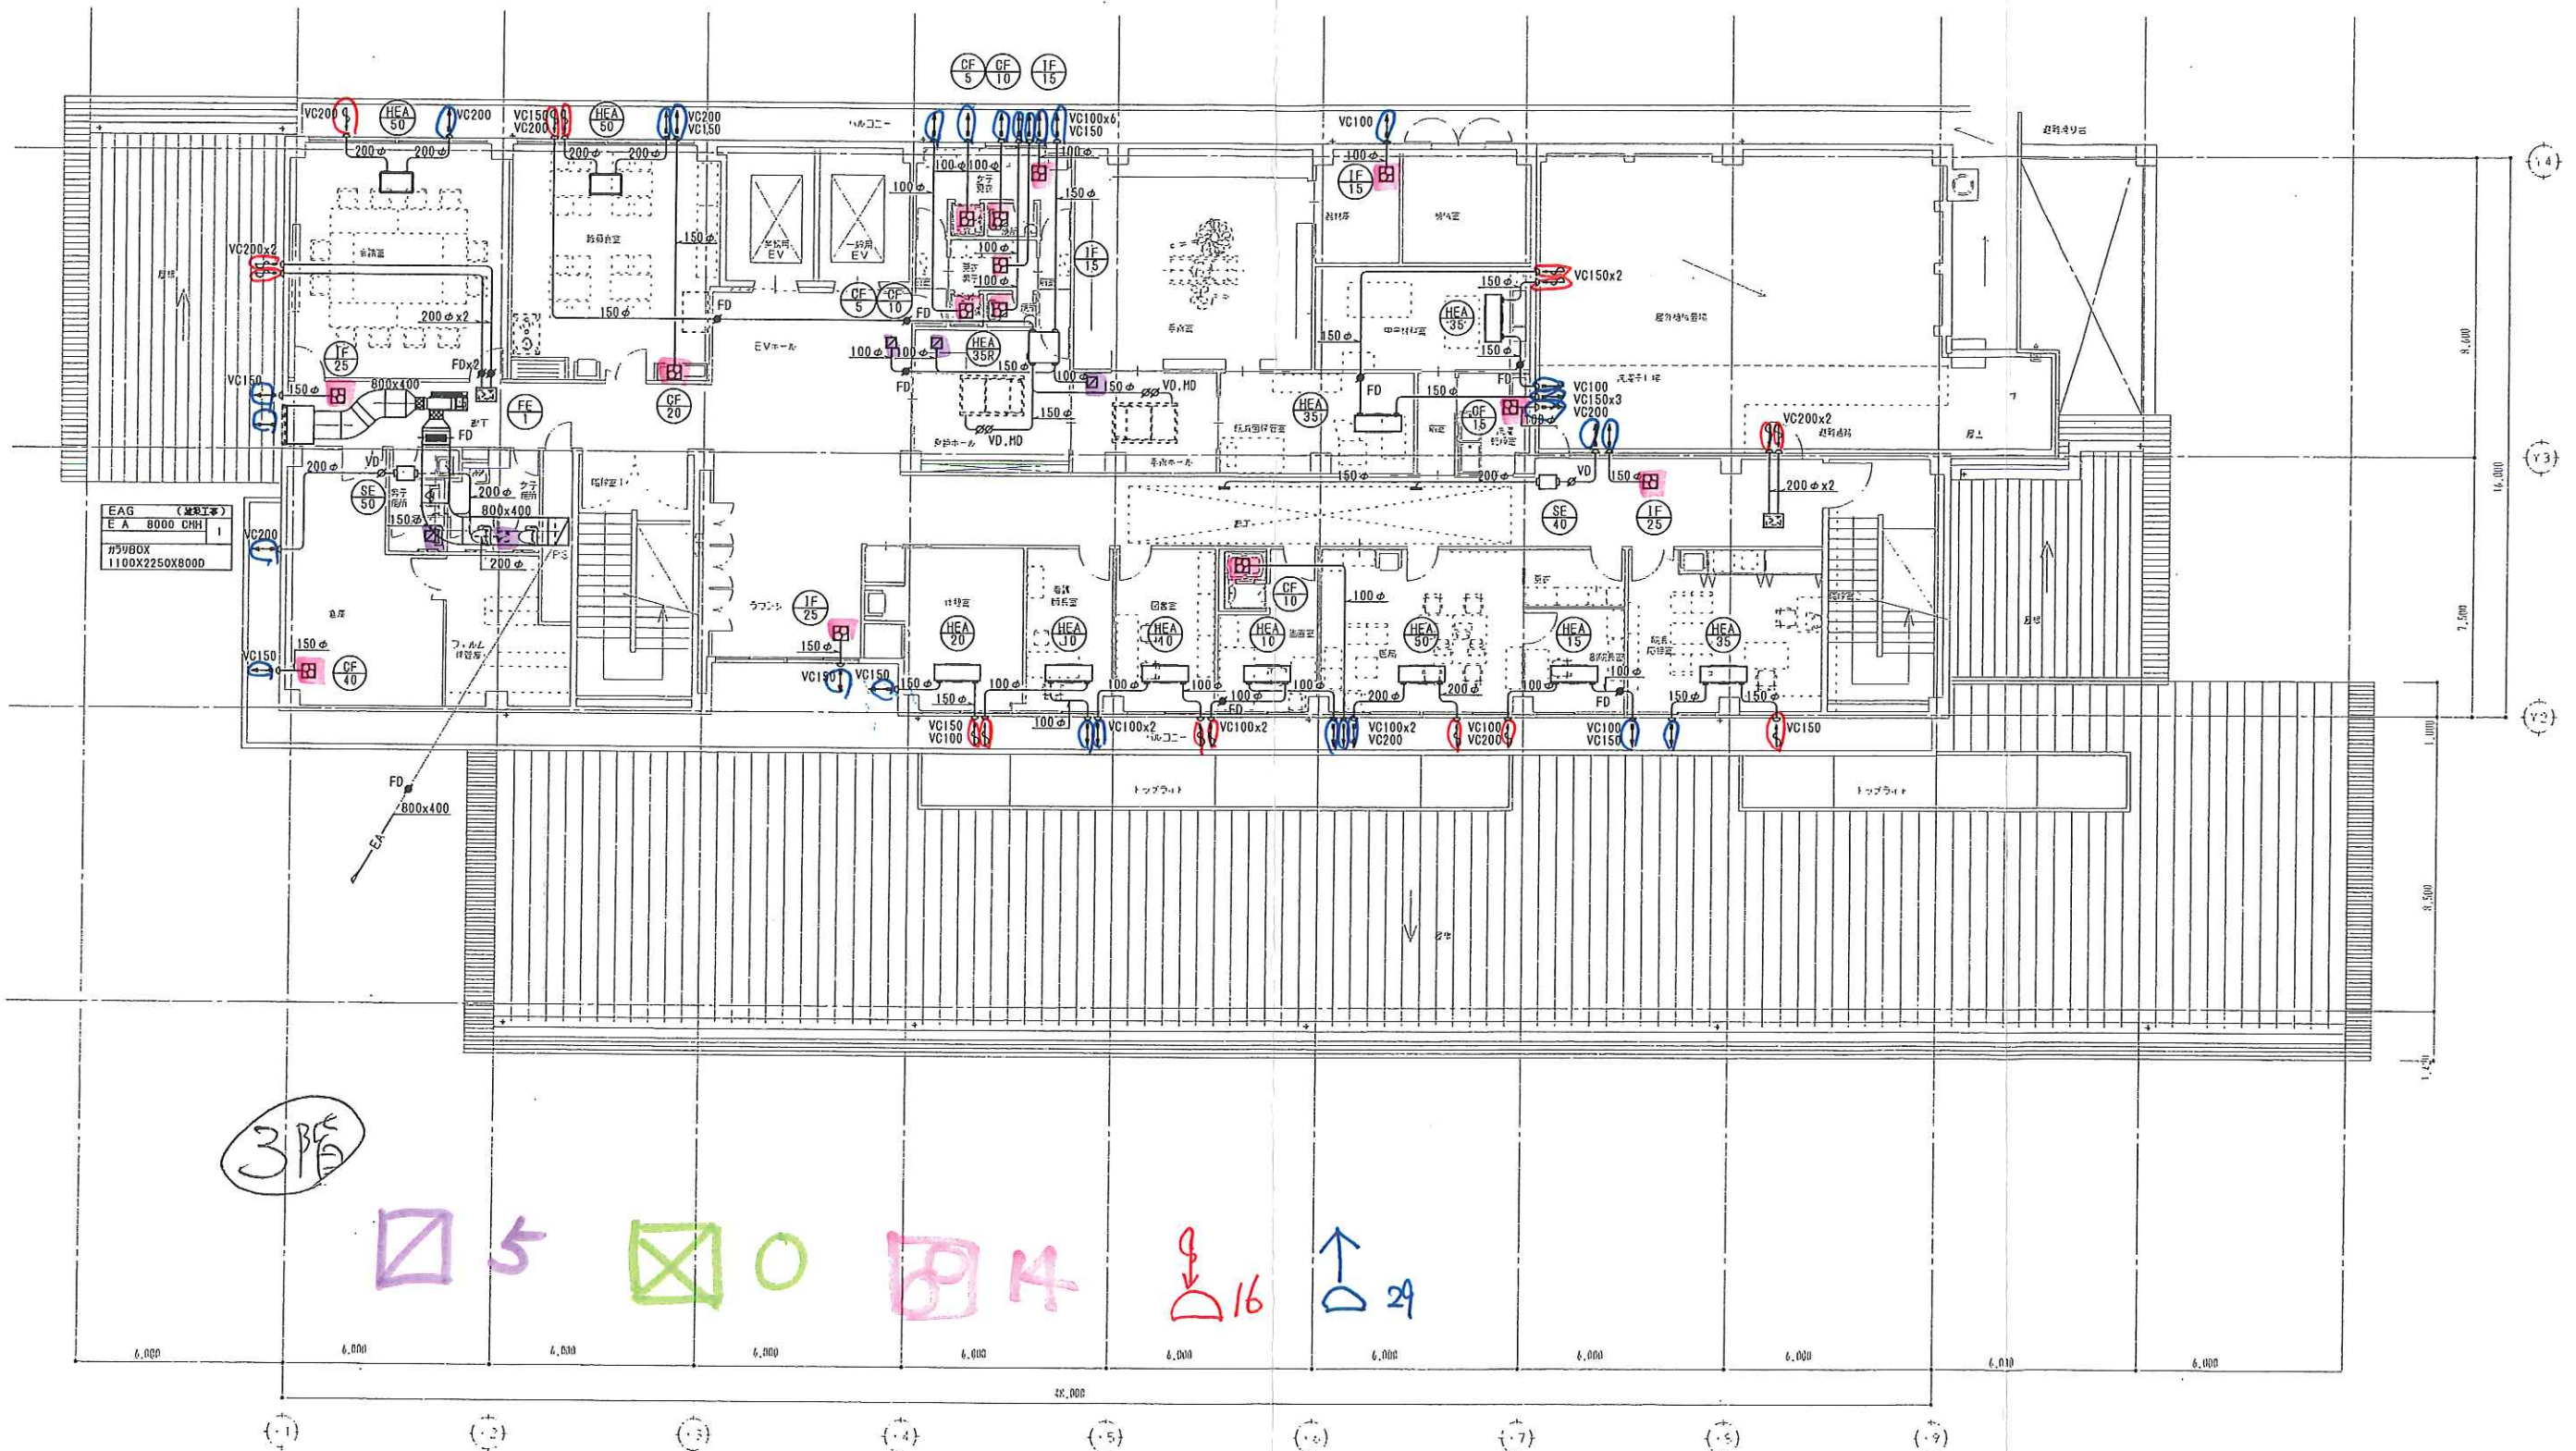

3階平面図 S: 1/100

|                           |                           |                            |      |            |
|---------------------------|---------------------------|----------------------------|------|------------|
| 株式会社 内藤建築事務所              |                           | 工事名<br>瑞穂町国民健康保険瑞穂病院移転新築工事 | 整理番号 | 図番<br>M-12 |
| 京都市左京区田中大塚町182            | 図名<br>空調設備<br>ダクト設備 3階平面図 | 図尺                         | 設計日  |            |
| 一級建築士 袖山 公晴 (登録76133)     |                           | 1/100                      |      |            |
| 1級建築士事務所 京都府知事登録(15A)434号 |                           |                            |      |            |



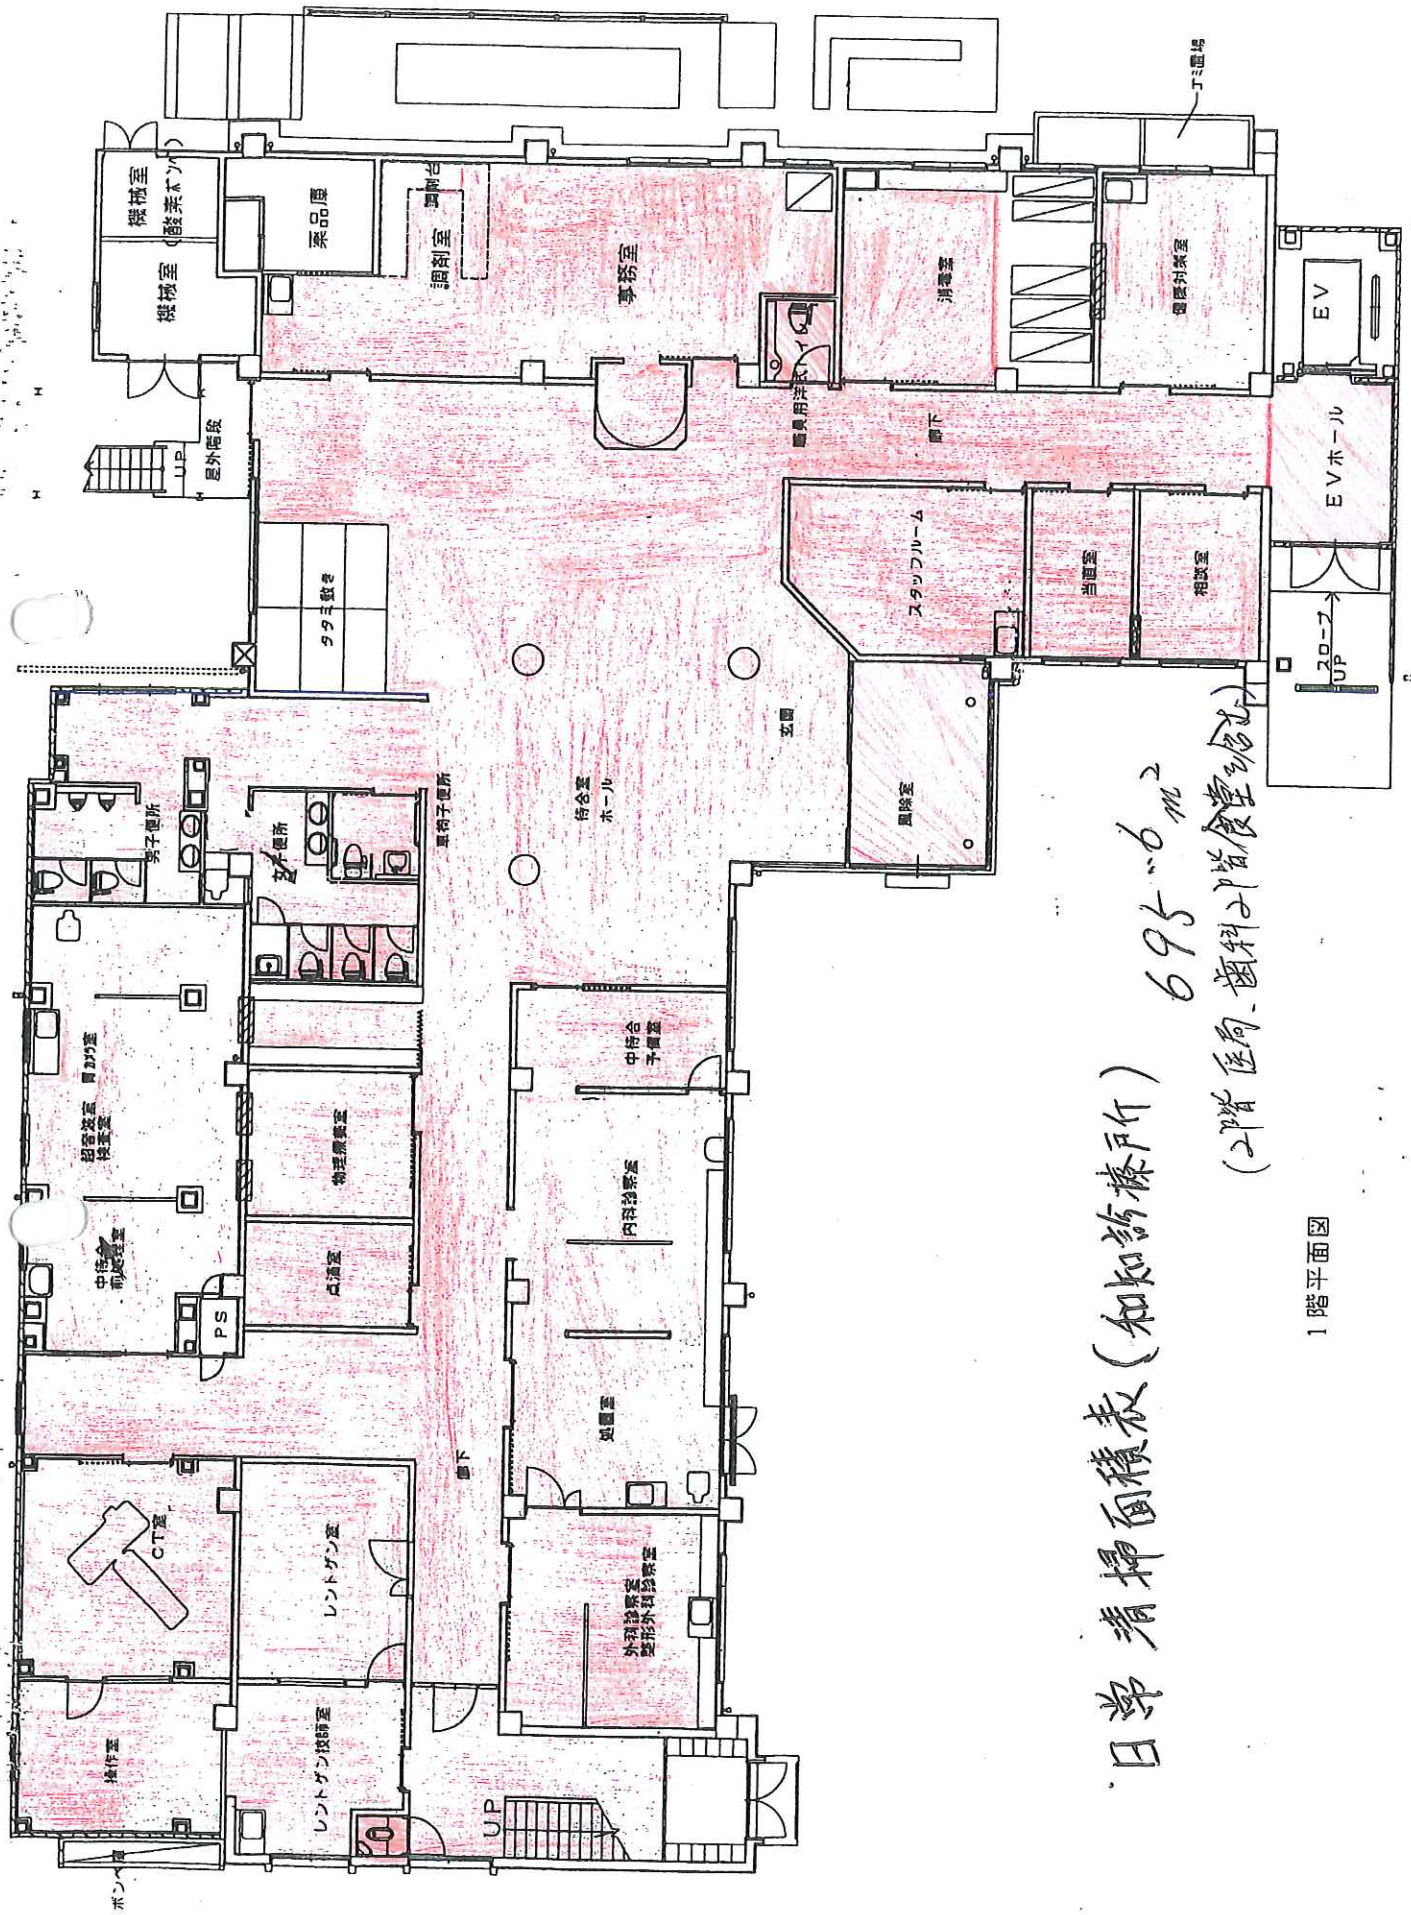

日常清掃面積表 (和知診療所)

695.6 m<sup>2</sup>


 
(2階 医局、歯科2階食堂含む)

1 階平面図








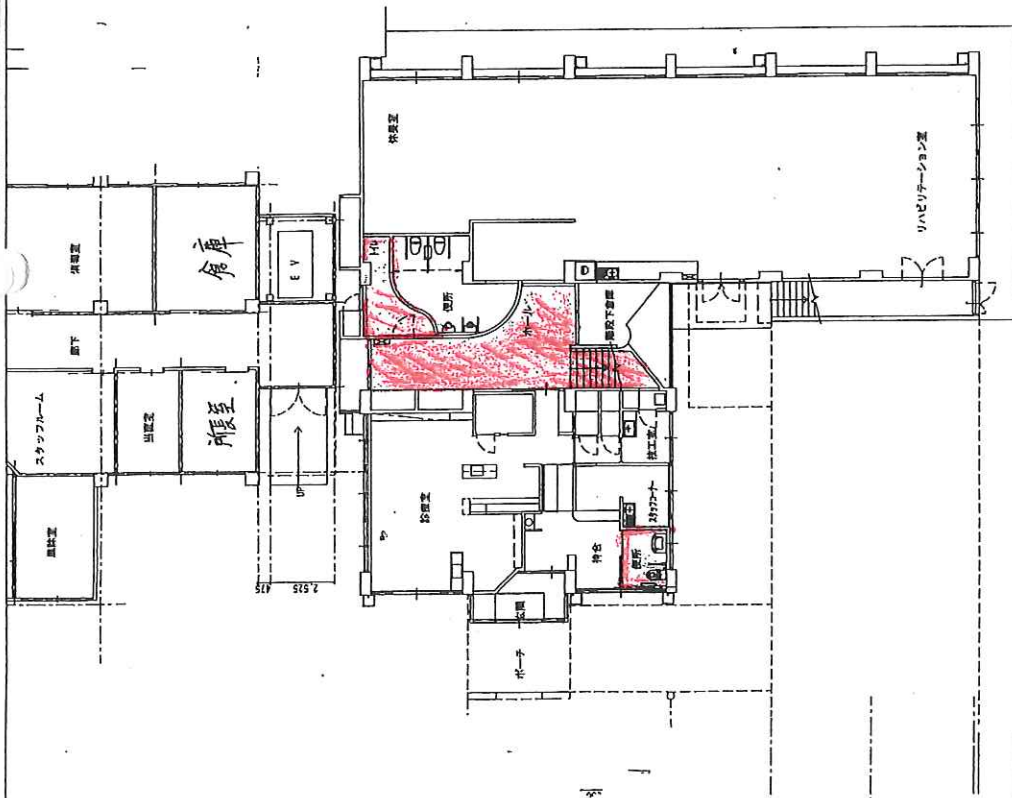

(歯科1階)


日常看掃面積表 (和知歯科診療所棟)

206.0 m<sup>2</sup>

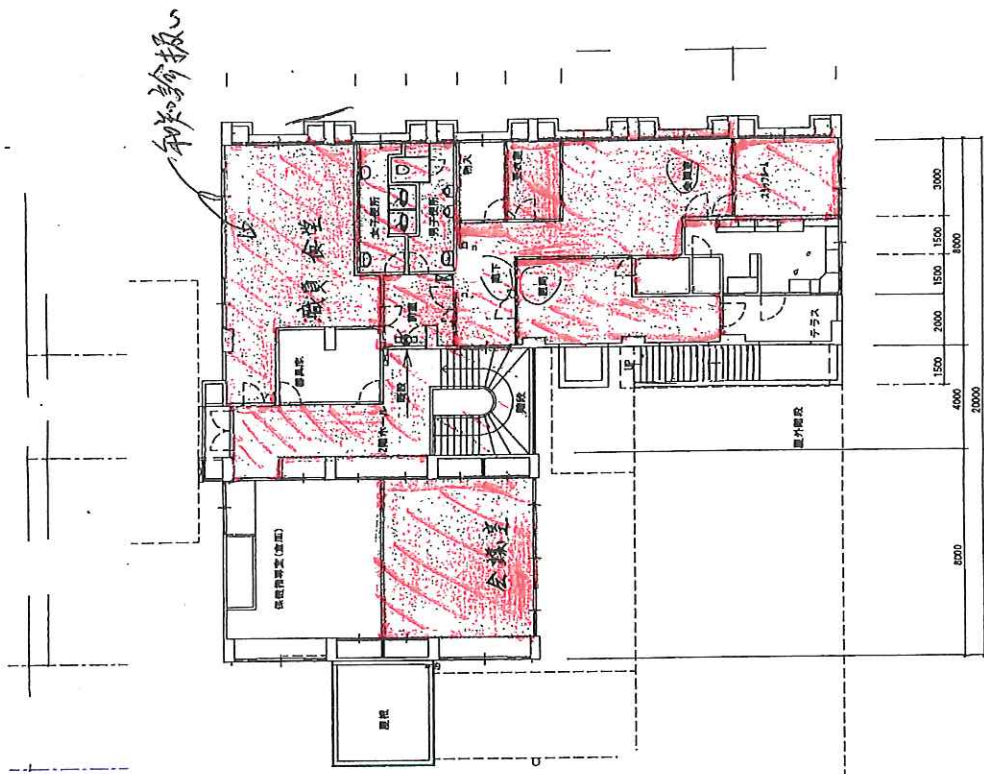

(歯科2階)



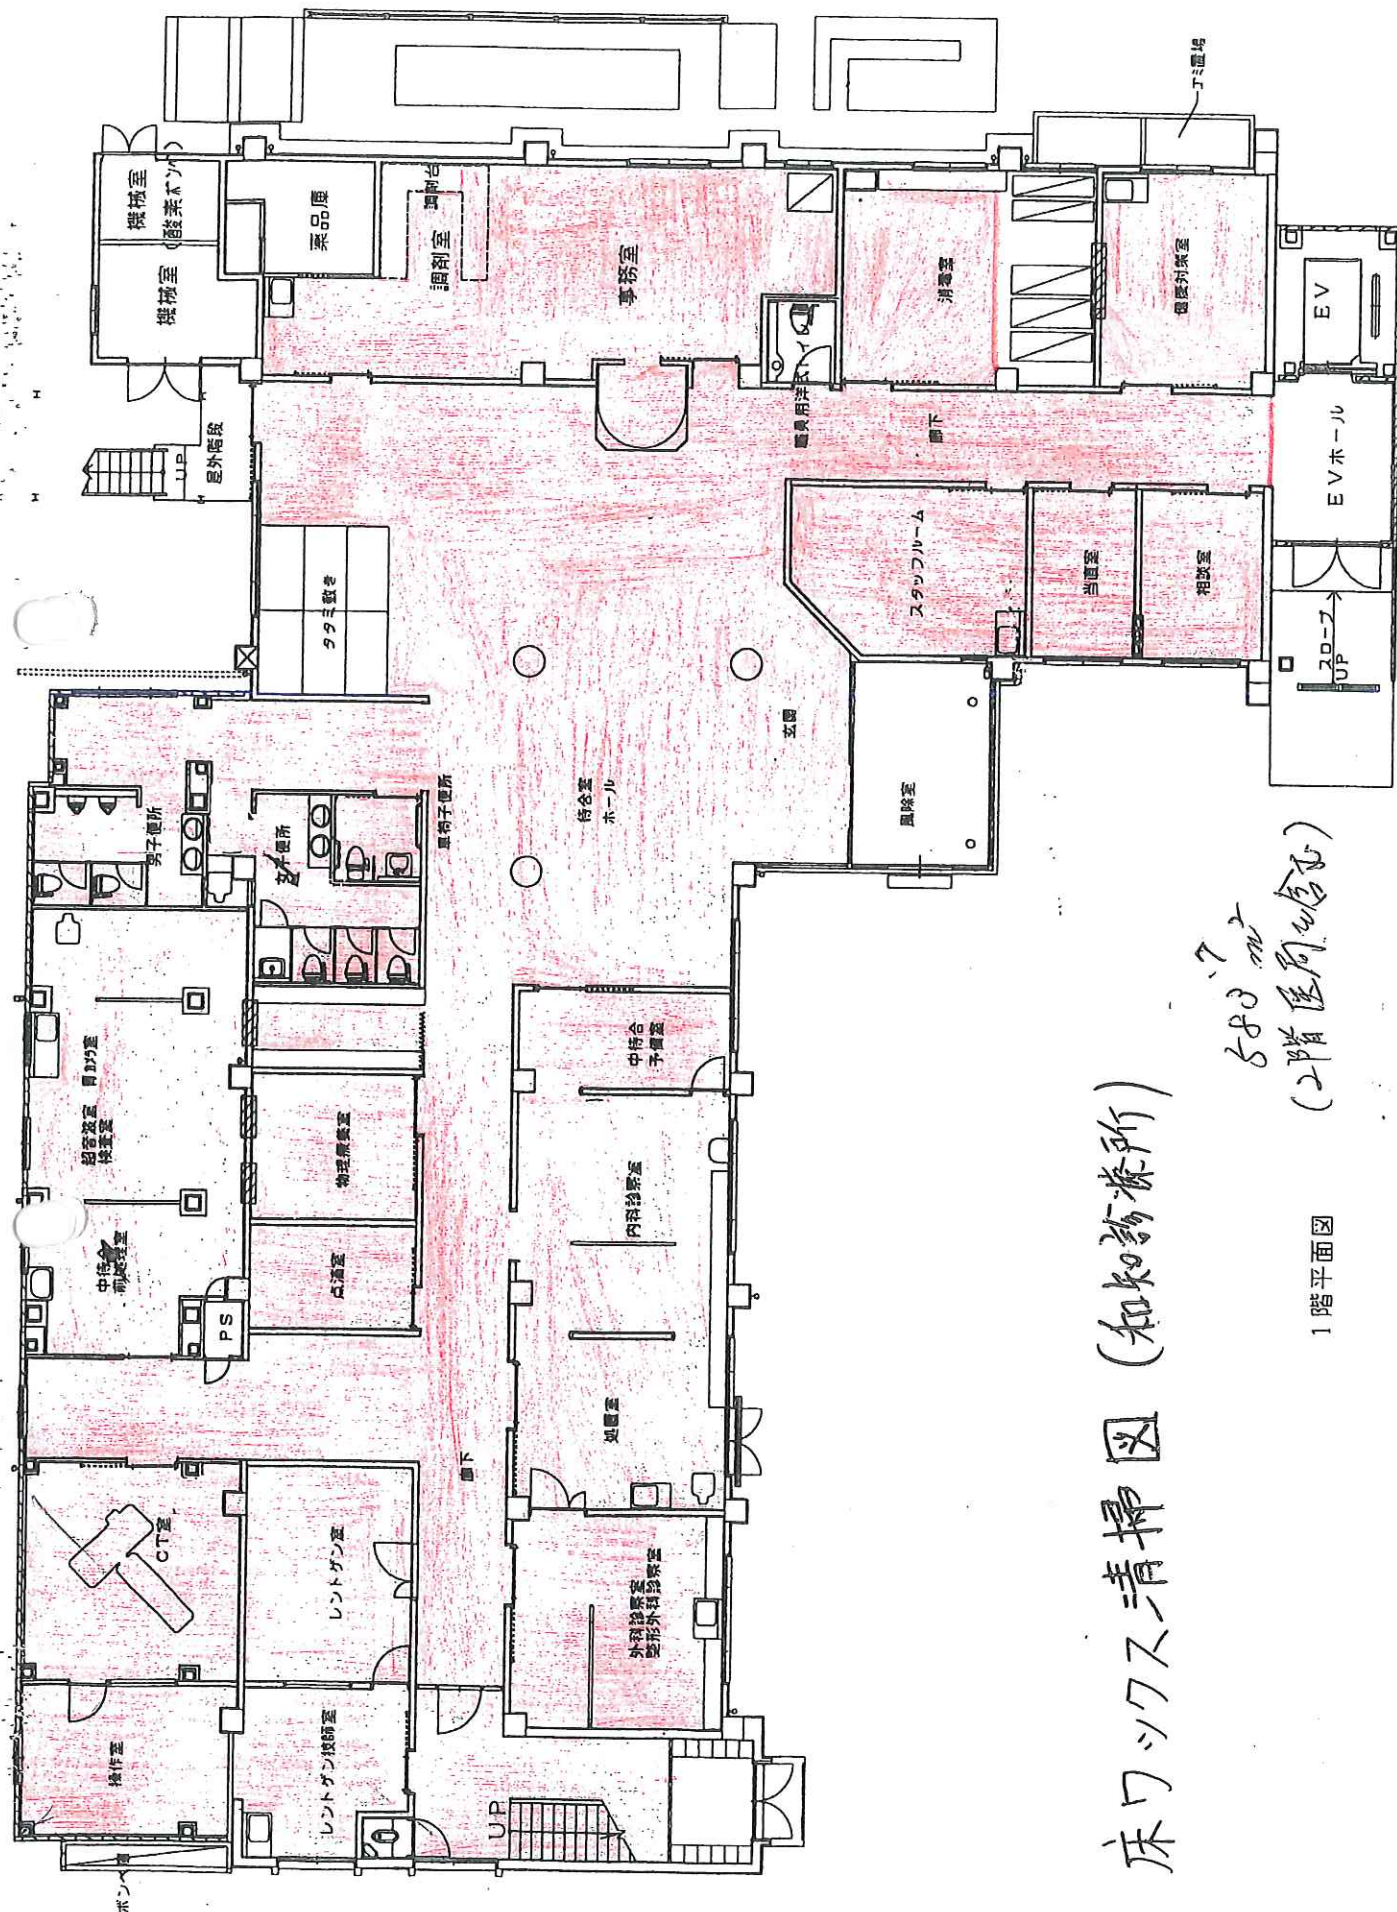


# 床ワックス清掃図 (和知診療所)

583<sup>17</sup> m<sup>2</sup>  
(2階医師の待合)

1 階平面図




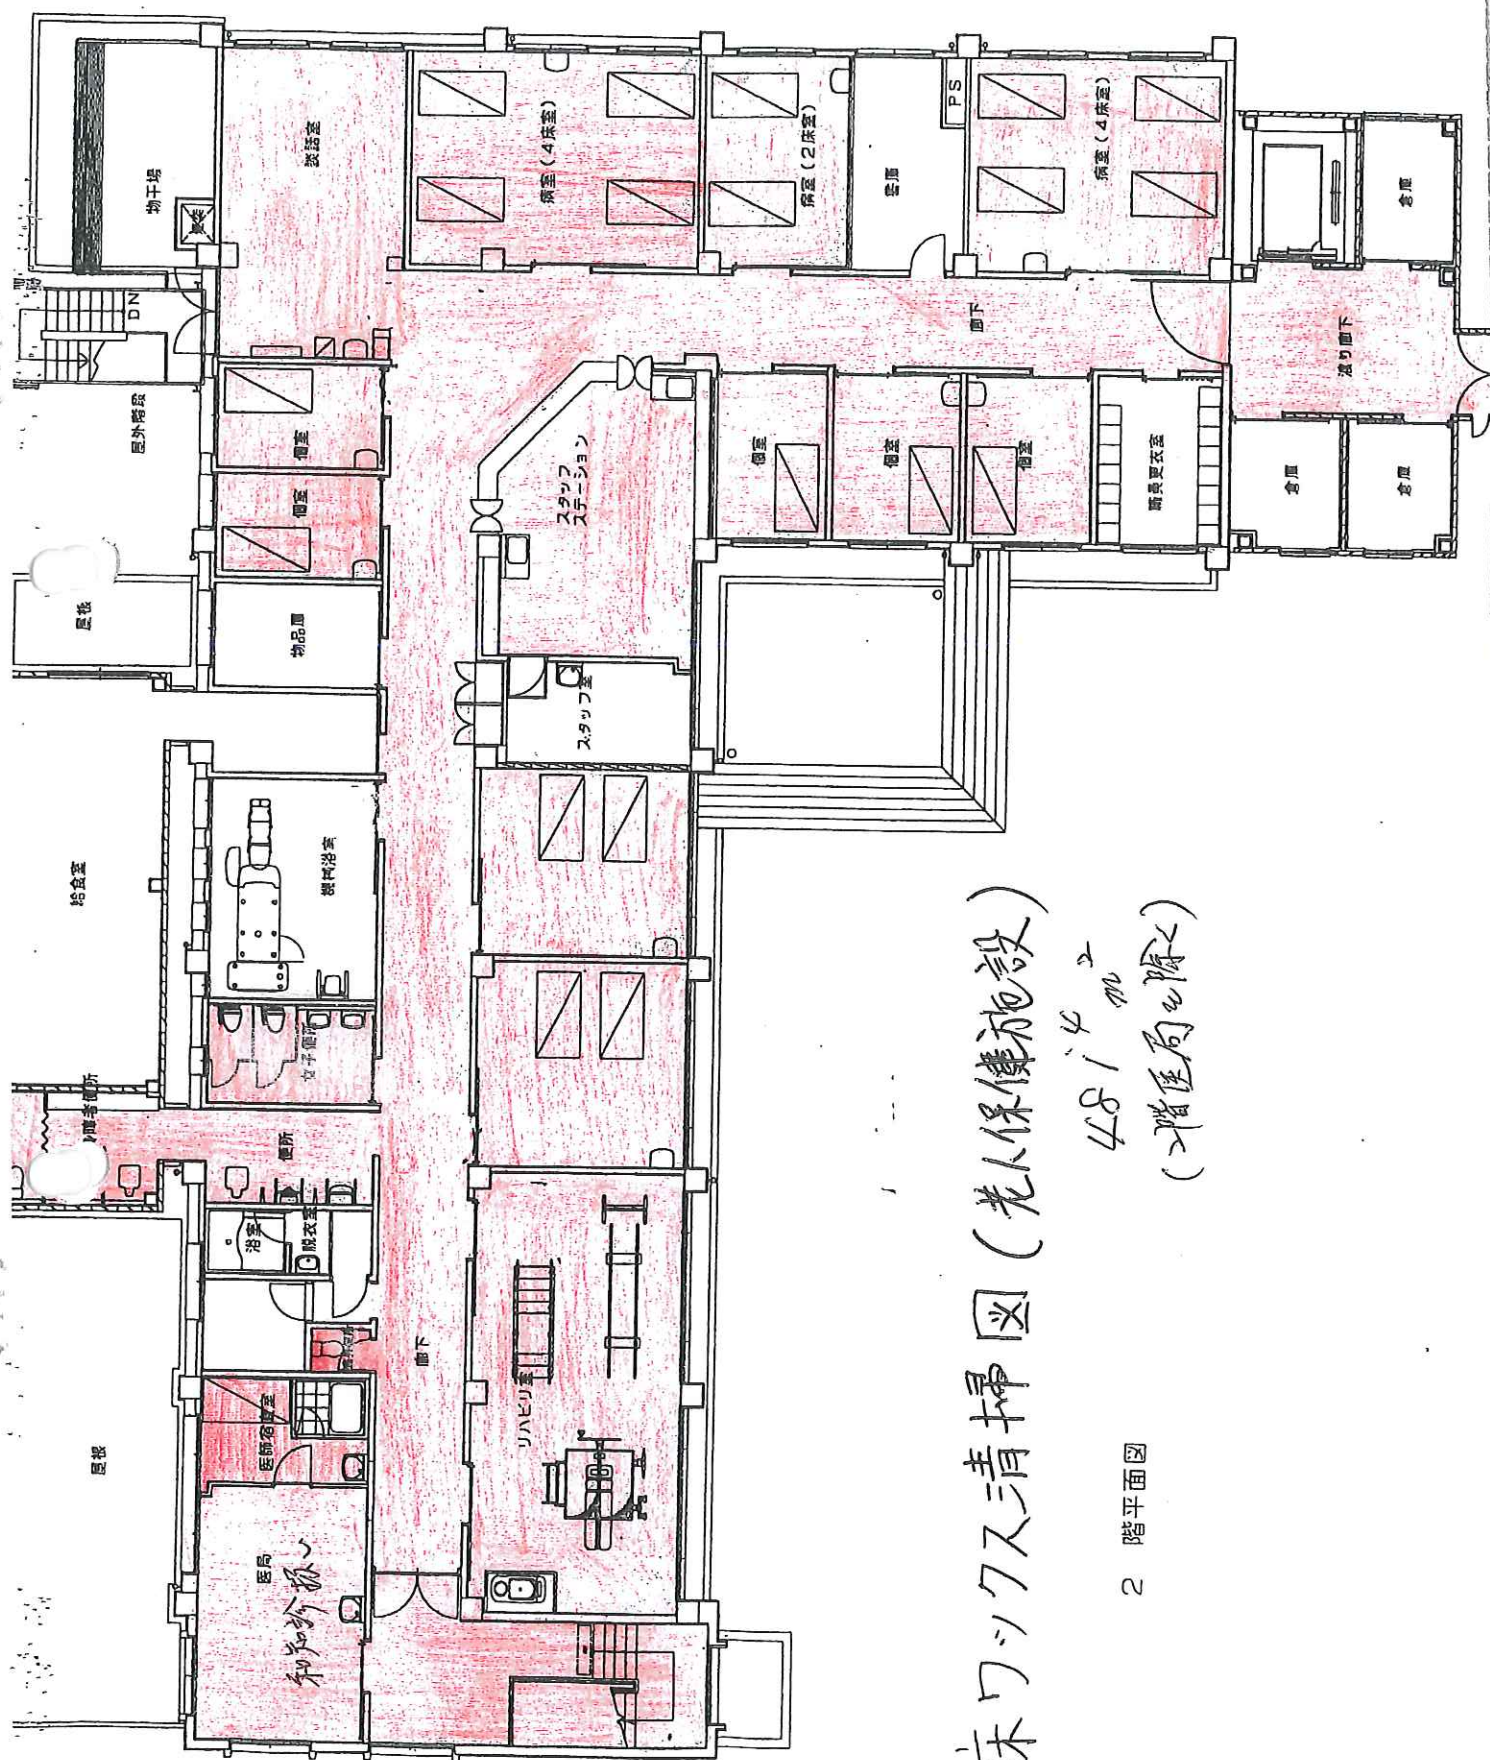


# 床ワックス清掃図 (老人保健施設)

481'4"2  
(2階医局を除く)

 
2 階平面図



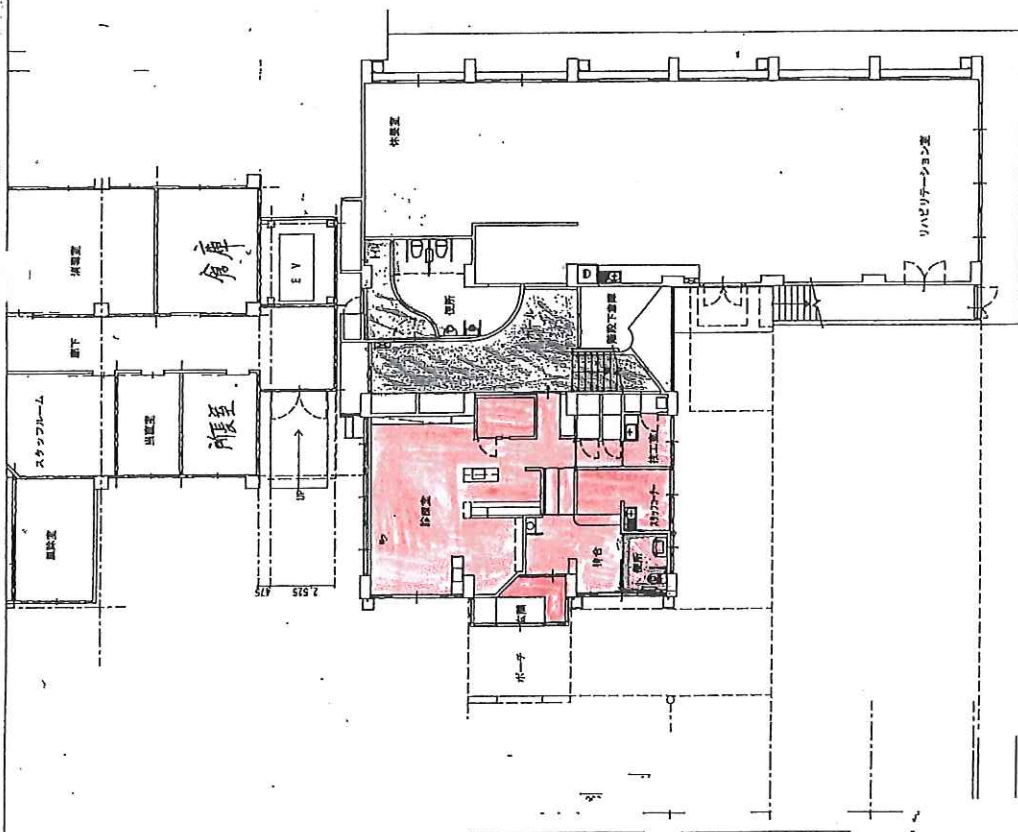

(歯科 1階)

1階平面図(1)

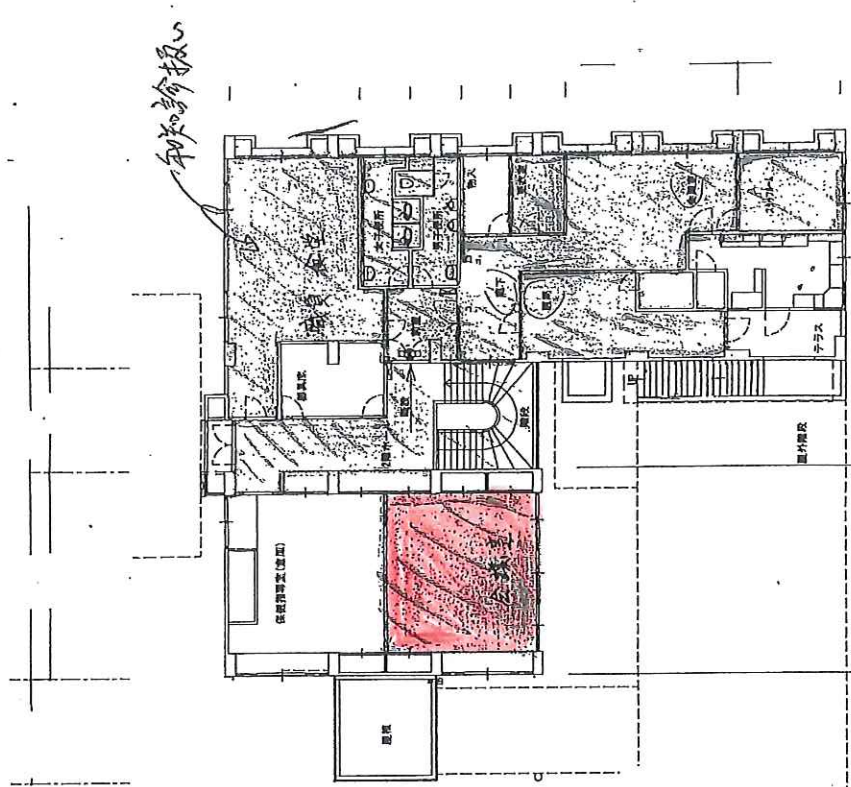

(歯科 2階)




新ワックス清掃園 (和知歯科診療所棟) 136.5 m<sup>2</sup>



# (窓ガラス清掃図)

和知診療所 185.10m


和知老健 185.10m

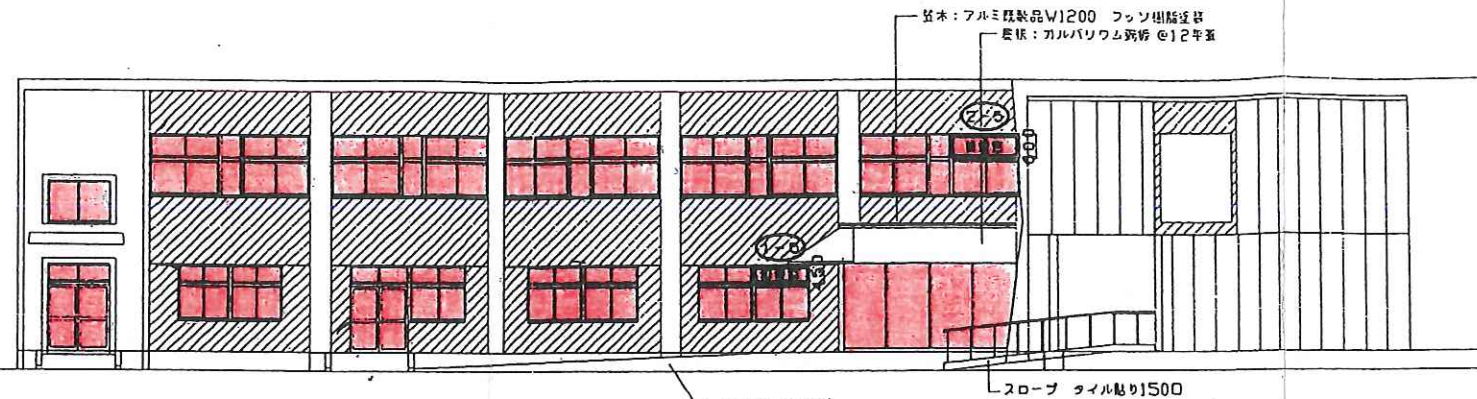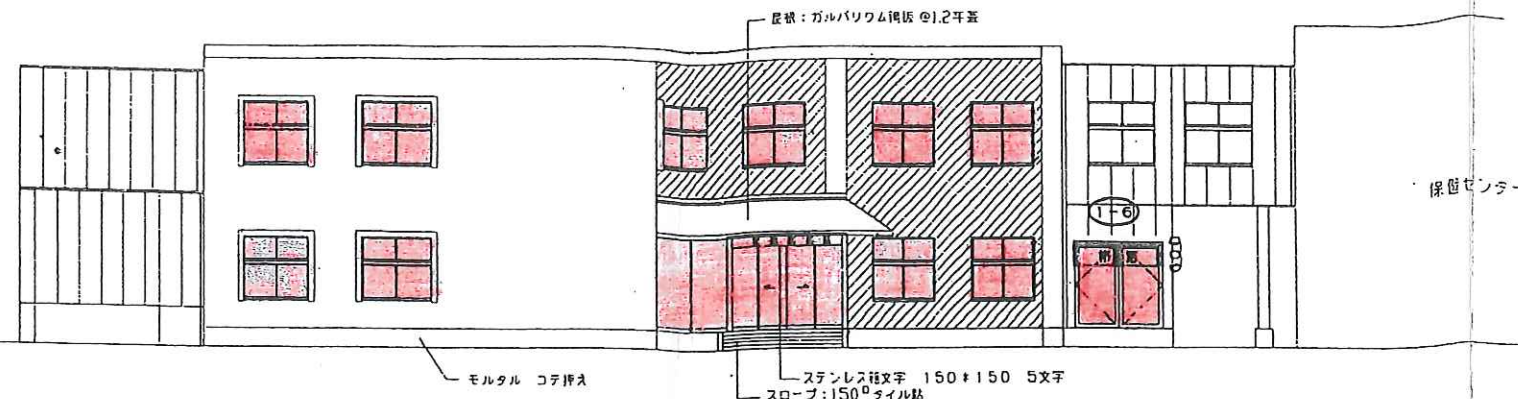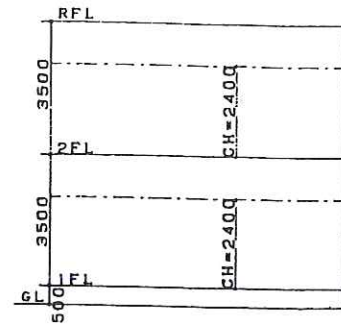

| 地下川越針算  |                                                |
|---------|------------------------------------------------|
| 1階 地下面積 | 254.565m <sup>2</sup> ÷50=5.0913m <sup>2</sup> |
| 窓寸法 1階  |                                                |
| 1-1     | (1.6L×0.8H×2×1/2)=1.28m <sup>2</sup>           |
| 1-2     | 1.0L×0.8H×1/2=0.4m <sup>2</sup>                |
| 1-3     | 1.6L×0.8H×1/2=0.64m <sup>2</sup>               |
| 1-4     | (1.6L×0.8H×2×1/2)=1.28m <sup>2</sup>           |
| 1-5     | 1.5L×0.4H×1/2=0.3m <sup>2</sup>                |
| 1-6     | 2.0L×0.6H=1.2m <sup>2</sup>                    |
| 計       | 5.1m <sup>2</sup> >5.091m <sup>2</sup>         |
| 2階 地下面積 | 185.99m <sup>2</sup> ÷50=3.7198m <sup>2</sup>  |
| 窓寸法 2階  |                                                |
| 2-1     | 2.0L×0.6H=1.2m <sup>2</sup>                    |
| 2-2     | 1.2L×0.6H×1/2=0.36m <sup>2</sup>               |
| 2-3     | 0.9L×0.5H=0.45m <sup>2</sup>                   |
| 2-4     | (1.6L×0.8H×2×1/2)=1.28m <sup>2</sup>           |
| 2-5     | 1.8L×0.5H×1/2=0.45m <sup>2</sup>               |
| 計       | 3.74m <sup>2</sup> >3.72m <sup>2</sup>         |

保健センター


東立面図 1:100

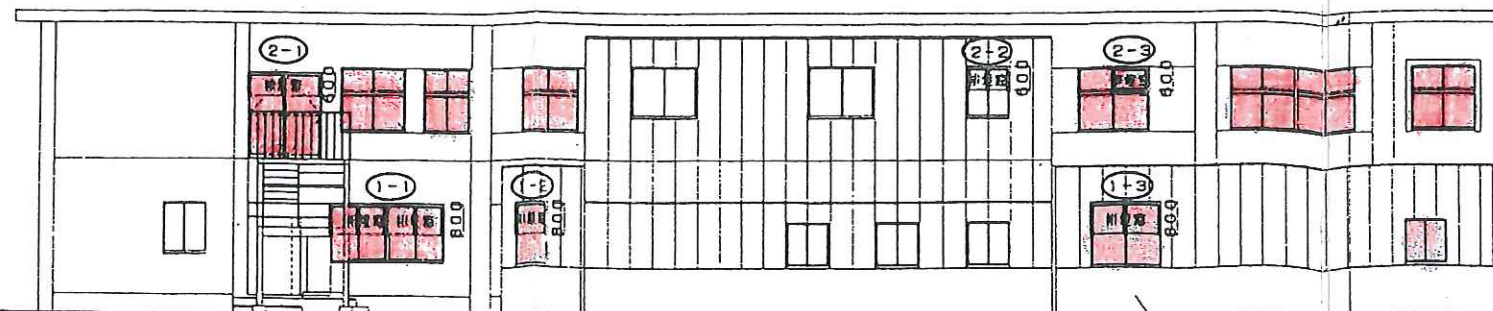


※外観はすべて吹き付けものとする(既存塗装及びタイル撤去の上)  
 型:マジックコート (くし引き) 同等品  
 色:マジックコート (フラット) 同等品

排気管 ルーセント取付高さ: 800~1800mm



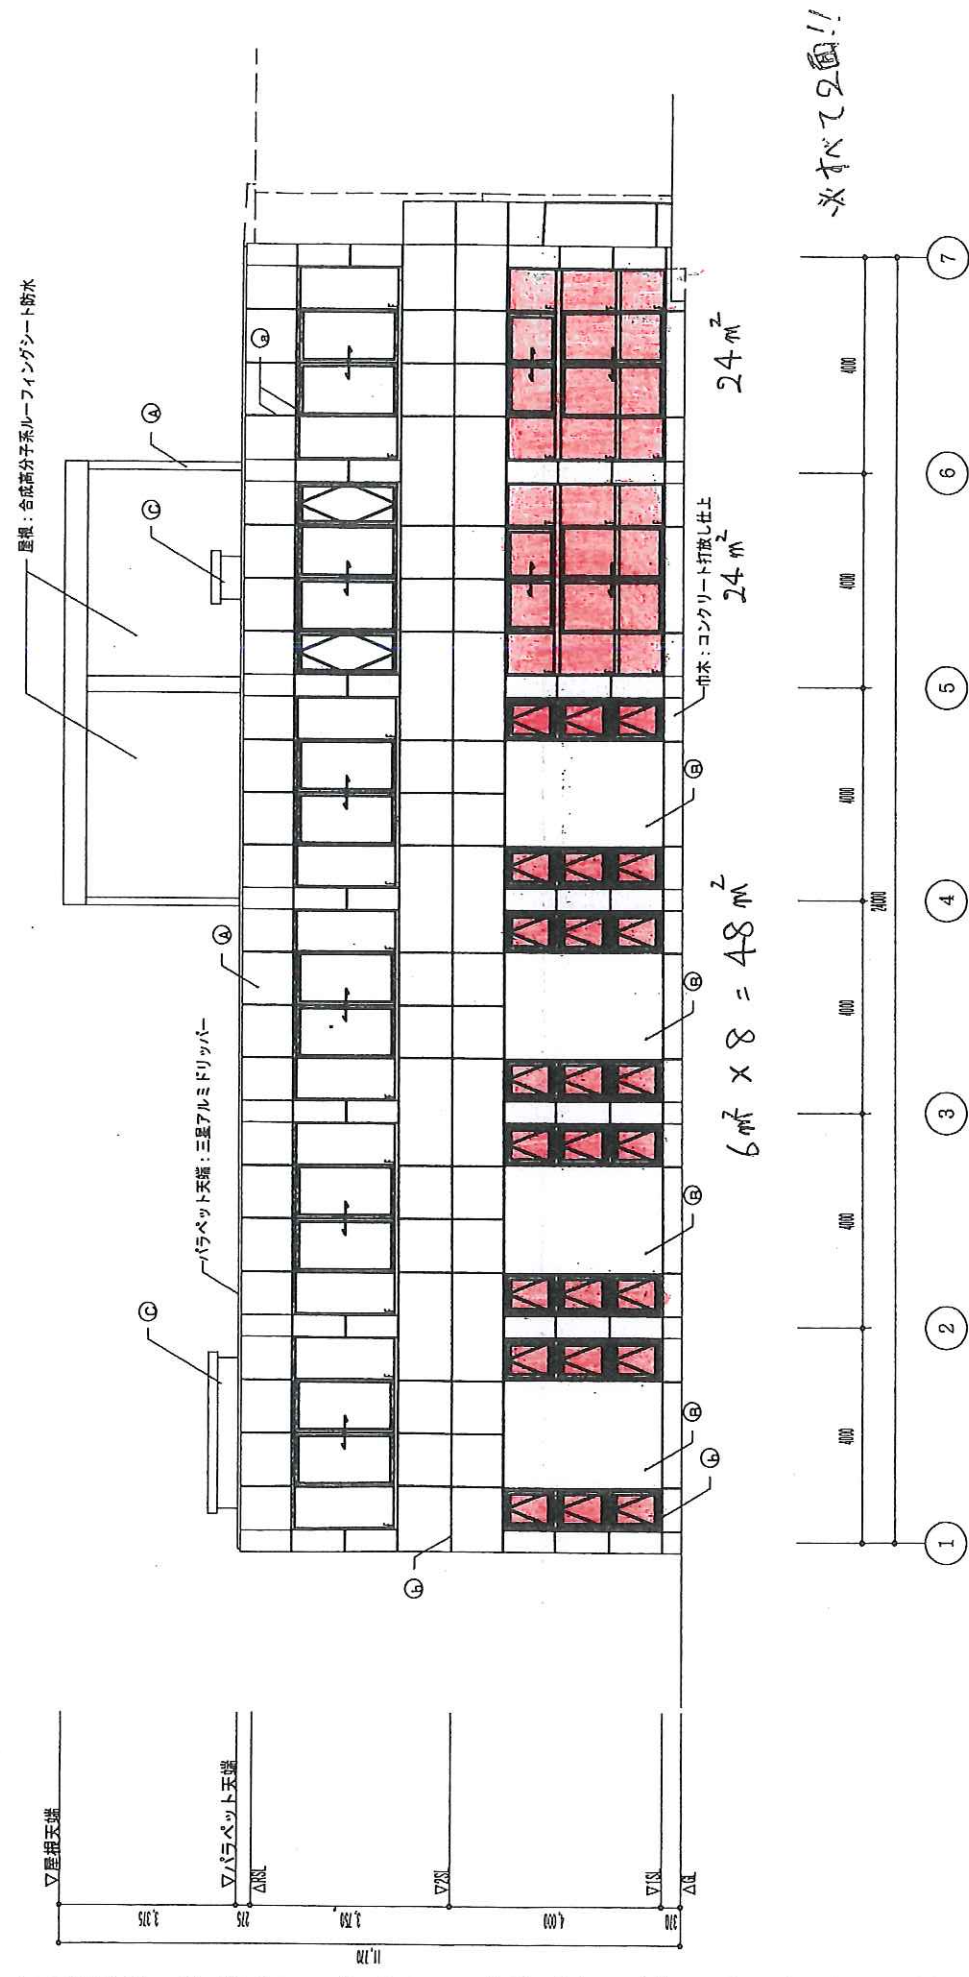

東側立面図(現況) S=1/100

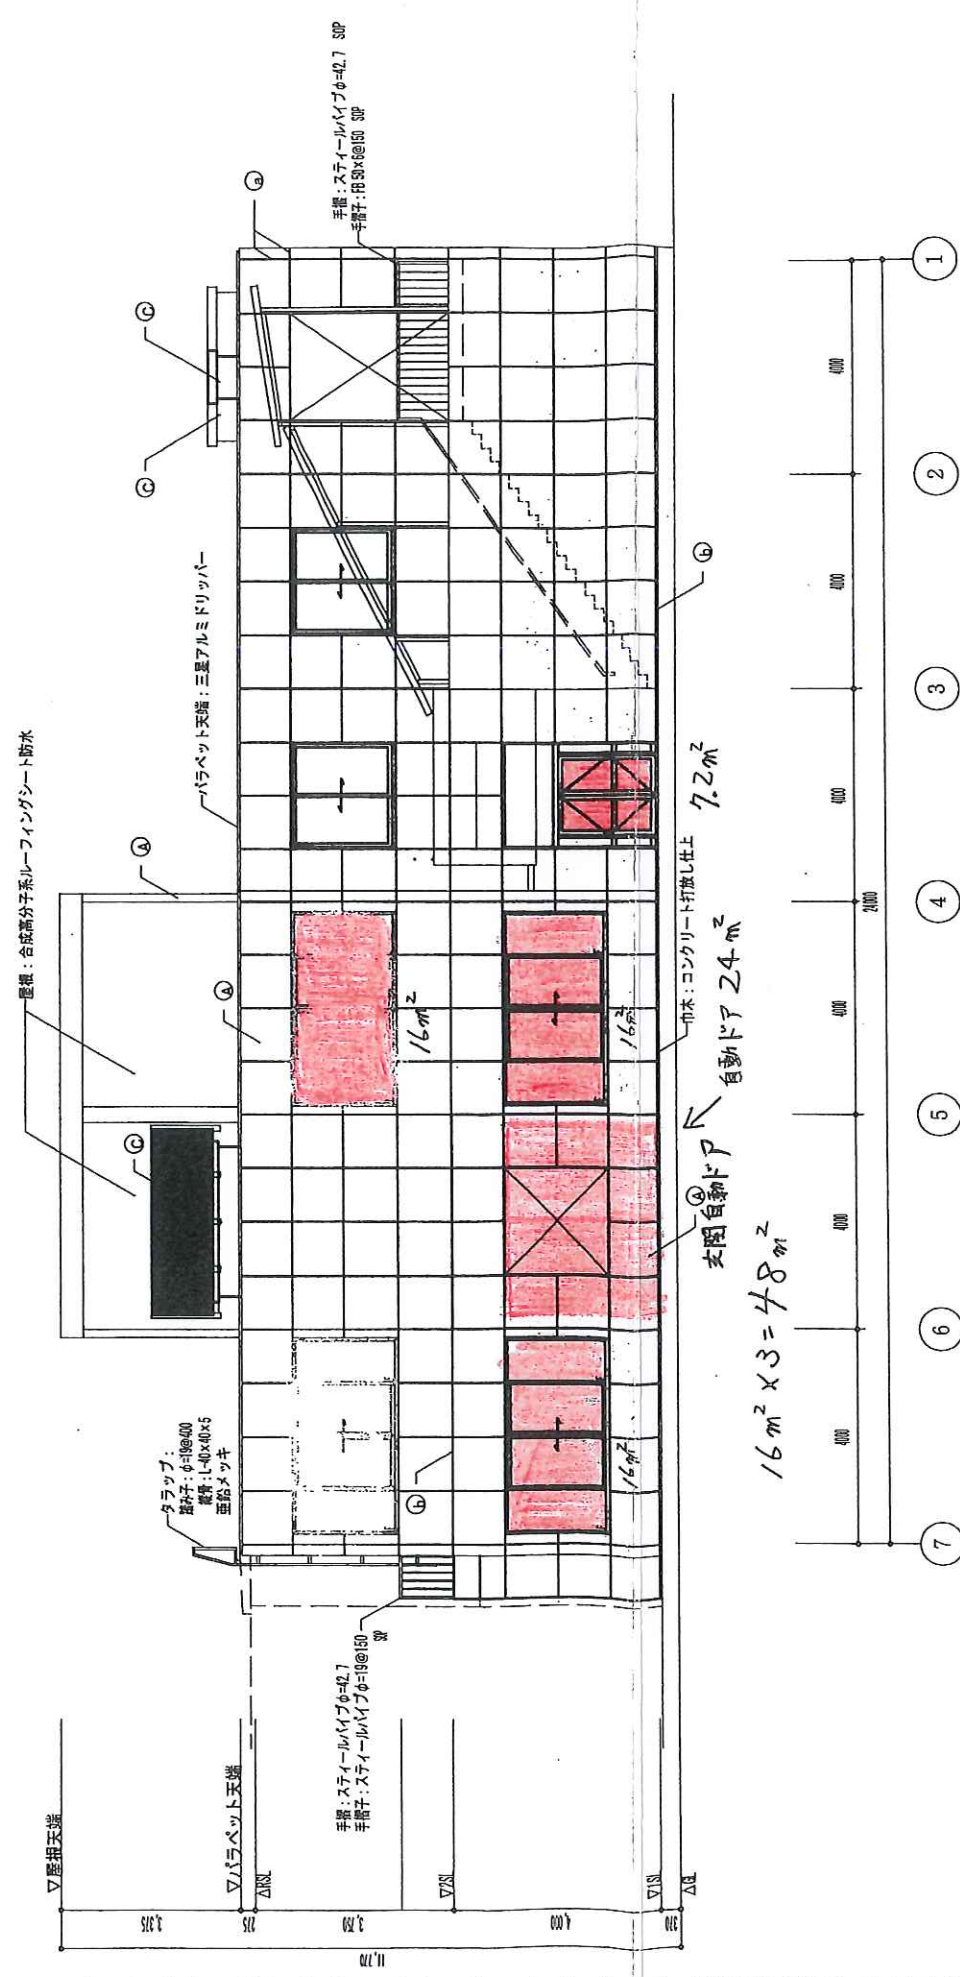


西側立面図(現況) S=1/100

(齒科棟窓子さ)

| 工事名称 | 和知保健センター改修工事 | 概算 | 15    | 15 | 10 |
|------|--------------|----|-------|----|----|
| 図面名称 | 立面図(現況)      | 概算 | 1/100 |    |    |




(窓カ"ラ"不清掃図)

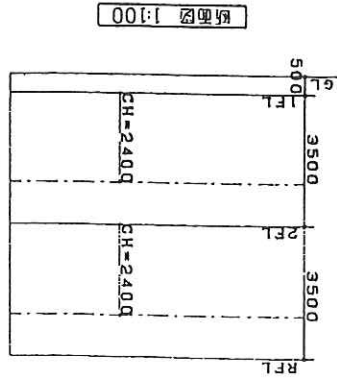

|                                |                                |
|--------------------------------|--------------------------------|
| 地下川底斜線                         | 254565m2+50-50913m2            |
| 1階 地下面積                        | 254565m2+50-50913m2            |
| 2階 地下面積                        | 185.99m2+50-3.7196m2           |
| 5階 1階                          | 2-1 2.0Lx0.6H = 1.2m2          |
| 2-2 1.2Lx0.6Hx1/2 = 0.36m2     |                                |
| 2-3 0.9Lx0.5H = 0.45m2         |                                |
| 2-4 (1.6Lx0.8Hx2x1/2) = 1.28m2 |                                |
| 2-5 1.6Lx0.5Hx1/2 = 0.45m2     |                                |
| 2-6 2.0Lx0.6H = 1.2m2          |                                |
| 2階 地下面積                        | 5.1m2+5091m2                   |
| 5階 1階                          | 1-1 (1.6Lx0.8Hx2x1/2) = 1.28m2 |
| 1-2 1.0Lx0.8Hx1/2 = 0.4m2      |                                |
| 1-3 1.6Lx0.8Hx1/2 = 0.4m2      |                                |
| 1-4 (1.6Lx0.8Hx2x1/2) = 1.28m2 |                                |
| 1-5 1.5Lx0.4Hx1/2 = 0.3m2      |                                |
| 1-6 2.0Lx0.6H = 1.2m2          |                                |
| 2階 地下面積                        | 3.74m2+3.72m2                  |


※図面はあくまで設計図であり、実際の施工は、設計図と実地調査の結果を基に、必要に応じて変更される場合があります。

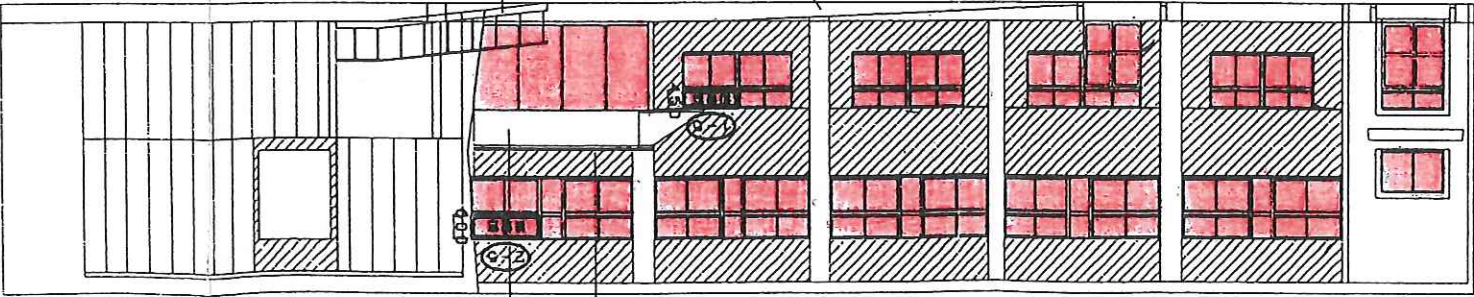

※：アルミサッシ製品V1200 ユニバーサル窓枠  
— 窓枠：アルミサッシ製品V1200 ユニバーサル窓枠 @ 12mm

西立面図 1:100


スロ-7:150°サッシ  
スロ-7:150°サッシ 150°150°55°

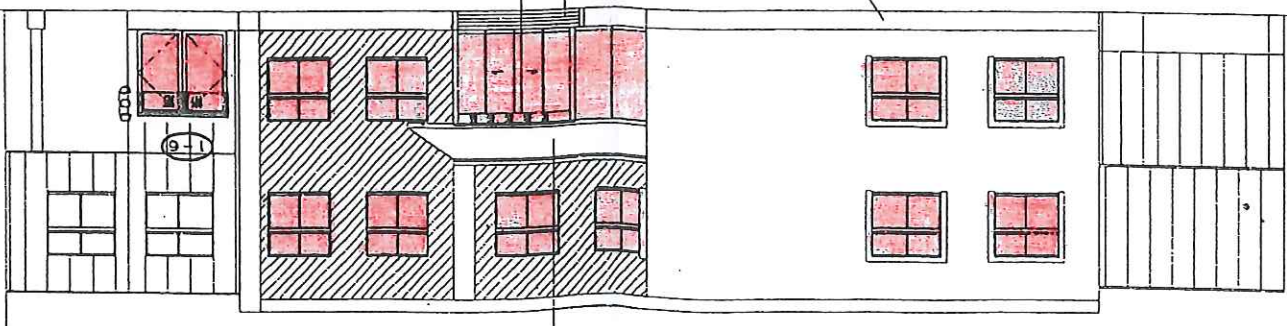

— 窓枠：アルミサッシ製品V1200 ユニバーサル窓枠 @ 12mm


南立面図 1:100

スロ-7:150°サッシ

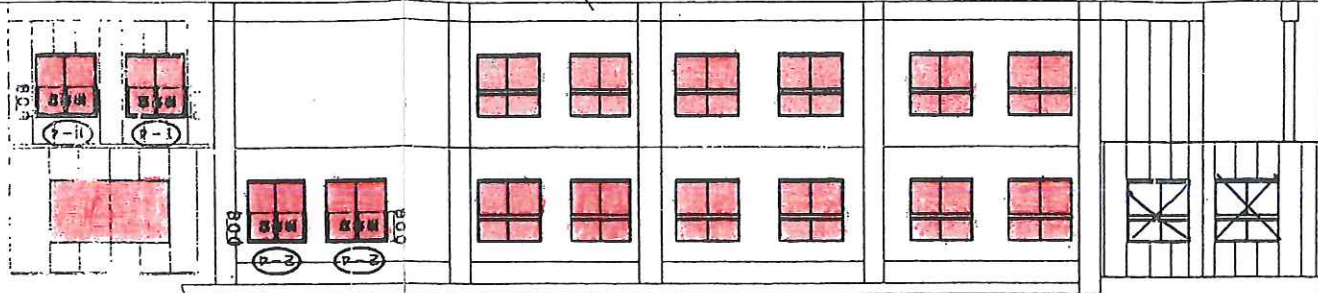

東立面図 1:100

スロ-7:150°サッシ

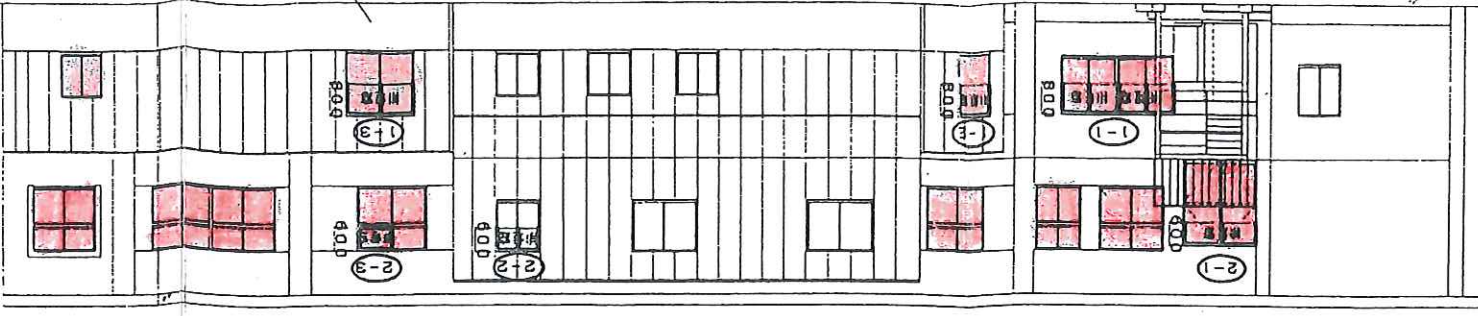


北立面図 1:100


スロ-7:150°サッシ

排水経路 1/200 排水径 150mm



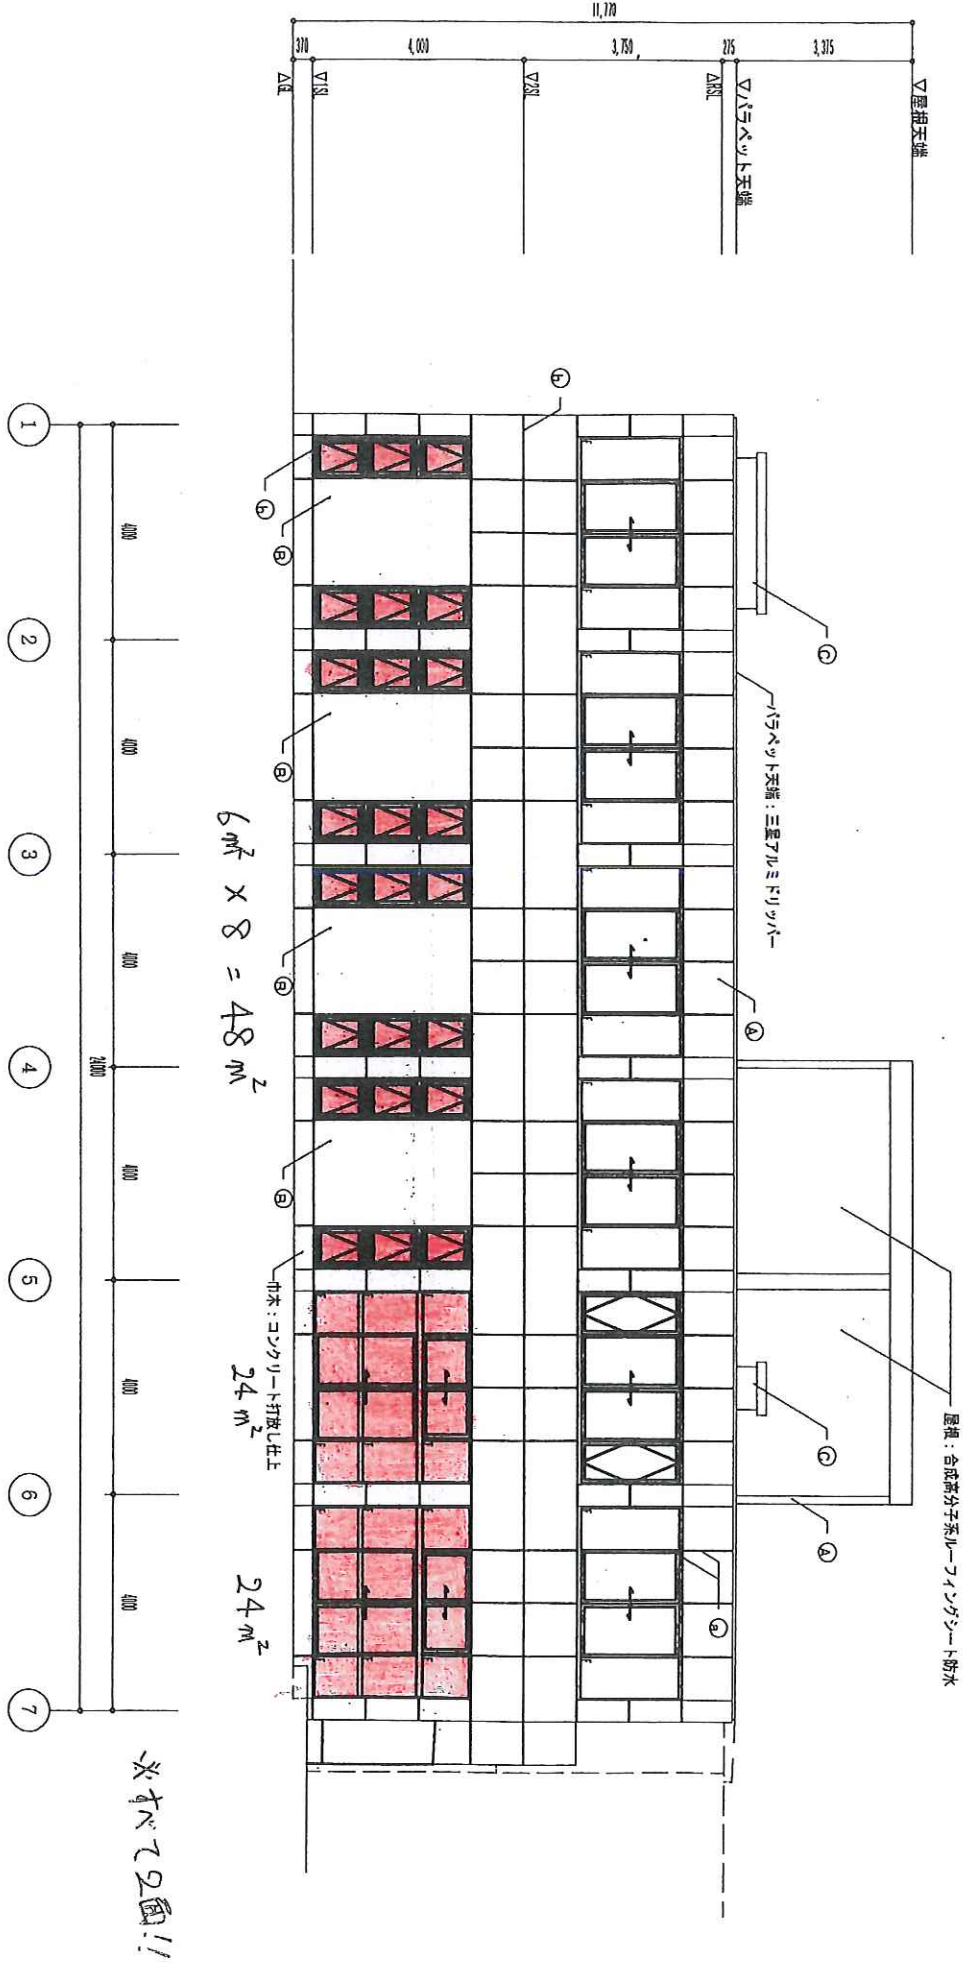

東側立面図 (現況) 5-1/100

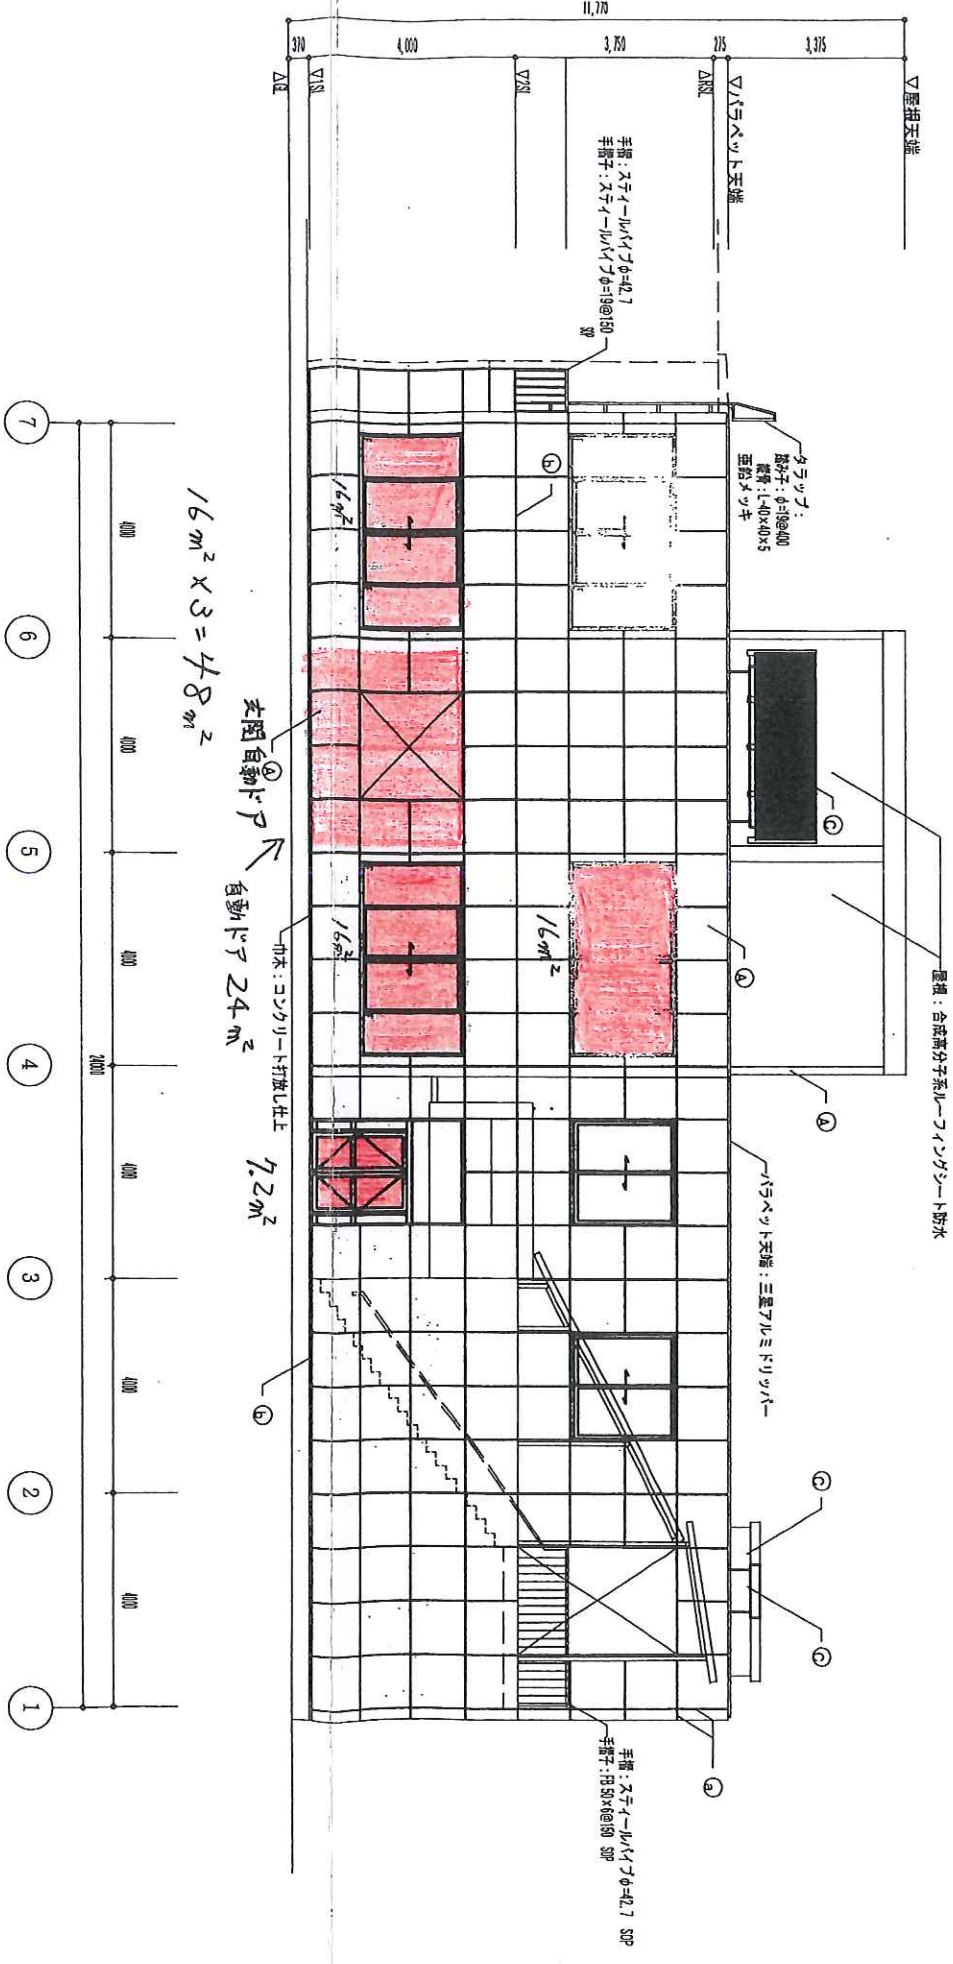

西側立面図 (現況) 5-1/100

(齒科棟窓3.5)


工事名称 和知保健センター改修工事  
図面名称 立面図 (現況)

図面番号 1/100

図面番号 1/100


図面番号 1/100



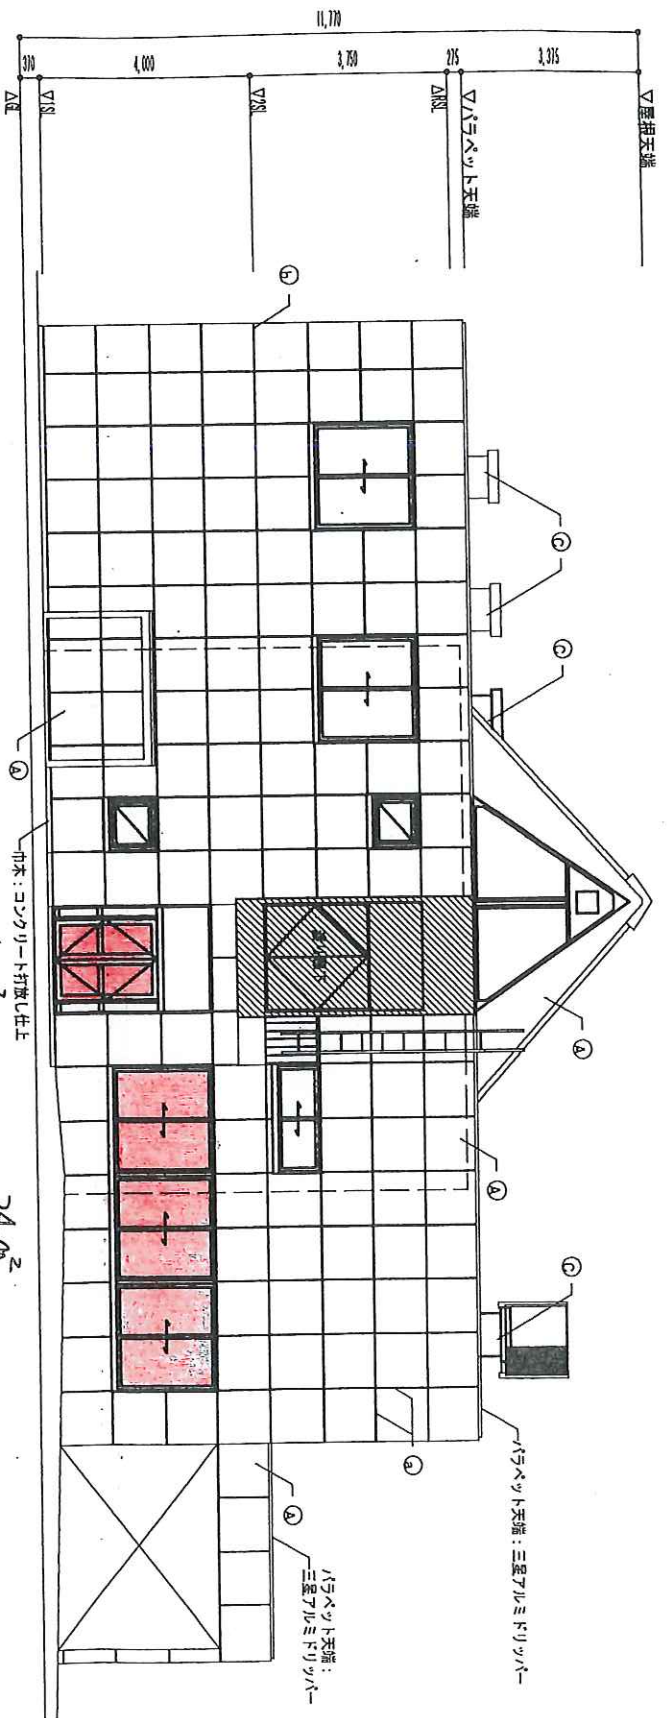


7.2m<sup>2</sup>

24m<sup>2</sup>

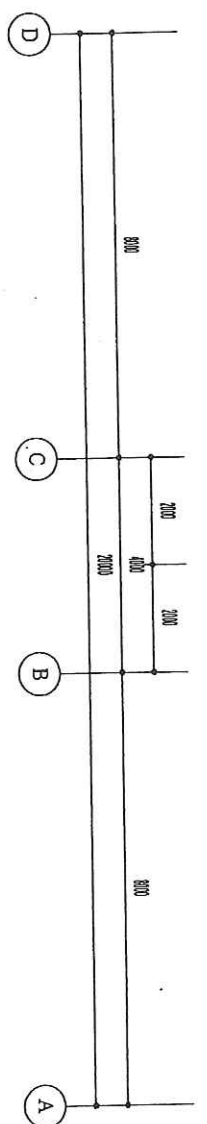


北側立面図 (現況) S=1/100

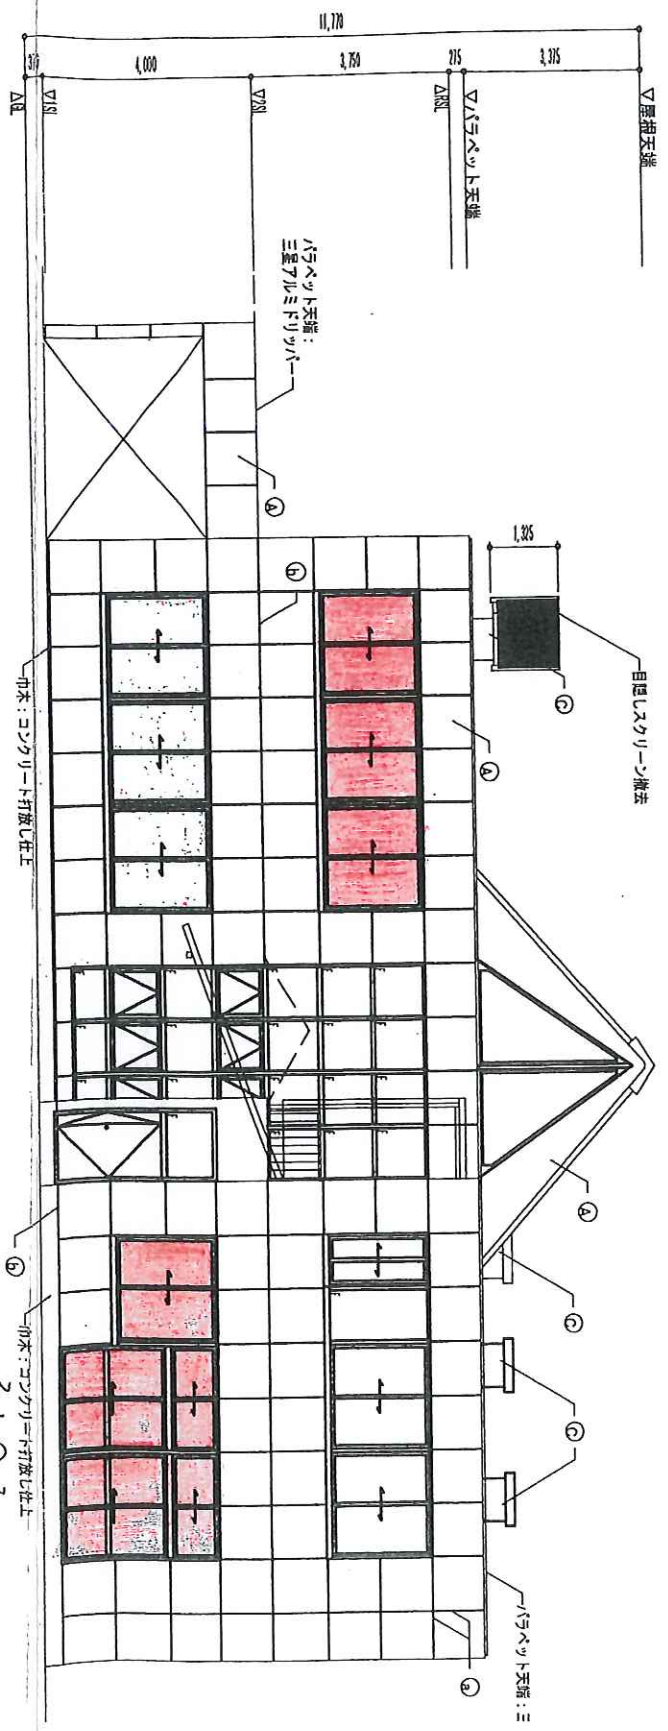

24m<sup>2</sup> × 2 = 48m<sup>2</sup>

24m<sup>2</sup> + 8m<sup>2</sup>

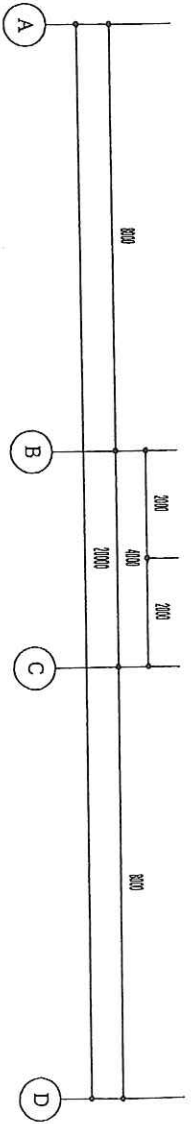

南側立面図 (現況) S=1/100 赤色で2面を、286.4m<sup>2</sup>

(南科棟窓ふし)

|    |                          |
|----|--------------------------|
| 部号 | 外壁仕上                     |
| ①  | コンクリート打放しの上、スチツクローラー取付   |
| ②  | コンクリート打放しの上、V面付          |
| ③  | 部分仕上                     |
| ④  | 差阻防水                     |
| ⑤  | コンクリート打放し仕上              |
| 部号 | 目地                       |
| ⑥  | ④⑤×⑥②④①①① (ケ、コ、サ)        |
| ⑦  | ④⑤×⑥②④①①① (ケ、コ、サ) 打置2枚目地 |