



本設配管平面図 S=1:100

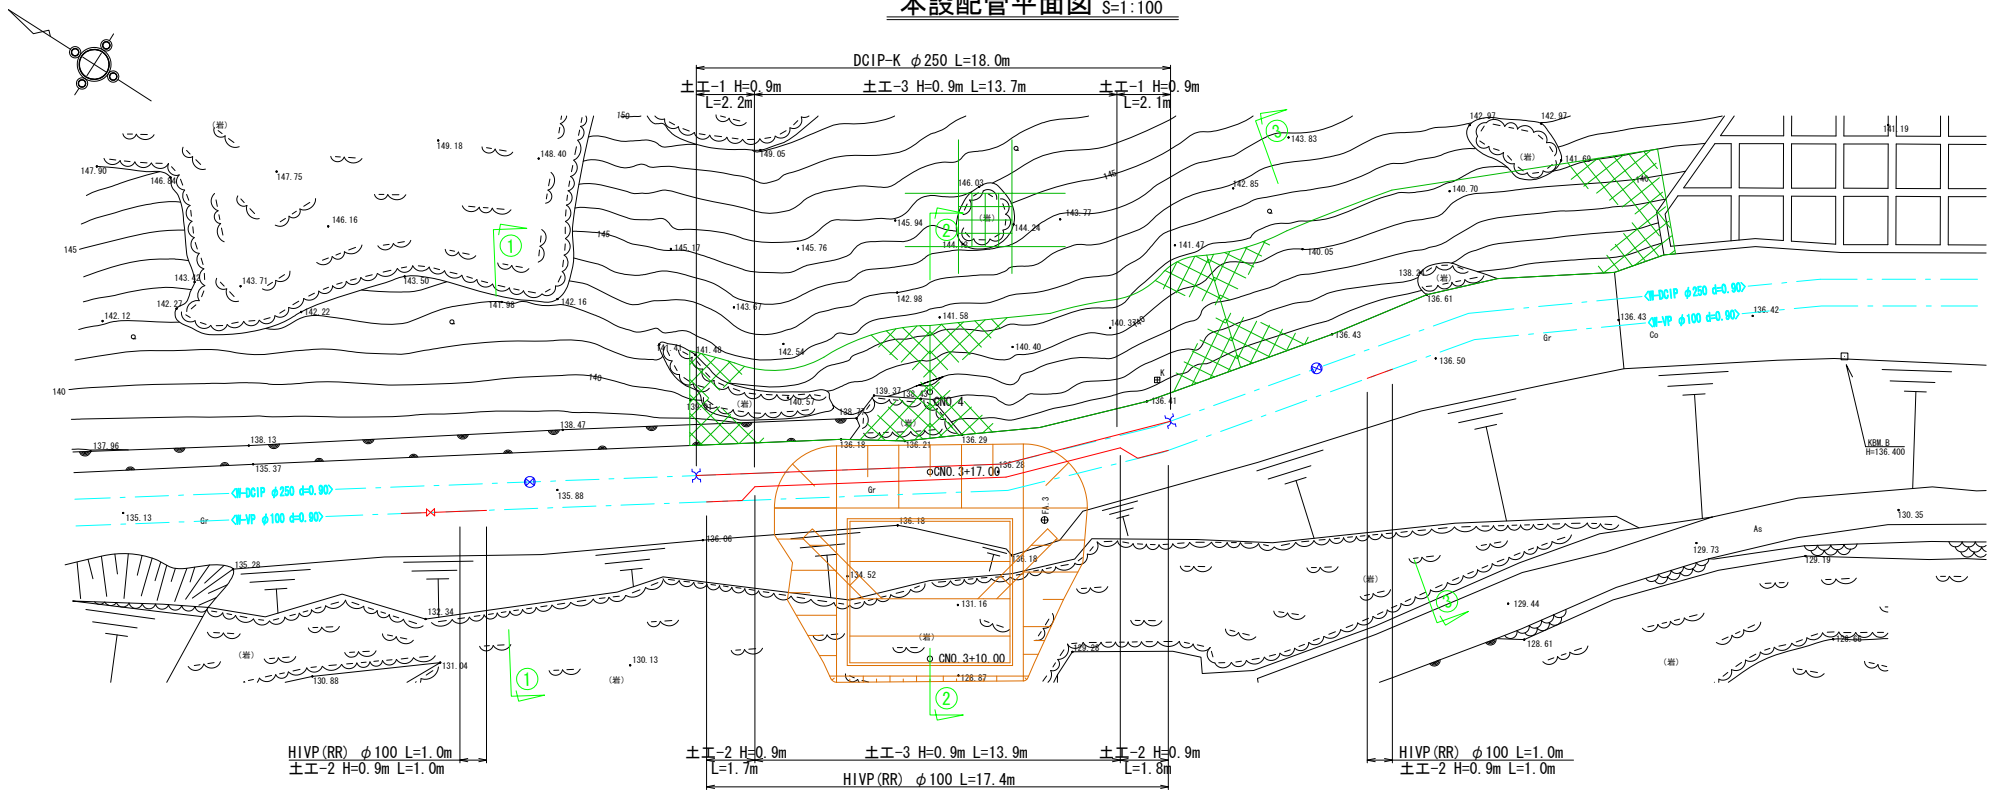


横断面図 S=1:100

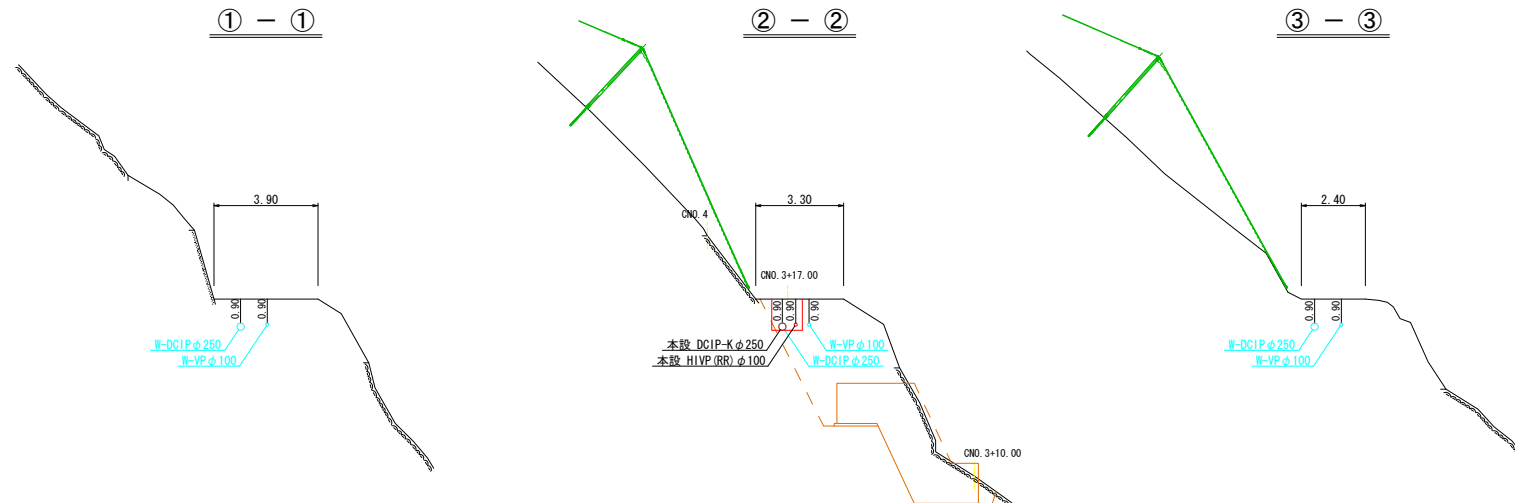


事業名	平成22年度
工事名	高麗川総合流域防災(統合)工事 に伴う水道管布設工事
施工箇所	船井郡京丹波町下山 地内
図面名称	本設配管平面図・横断面図
縮尺	図示
図面番号	1 / 6
京丹波町水道課	

本設配管詳細図 S=NON


本設 DCIP-K φ250

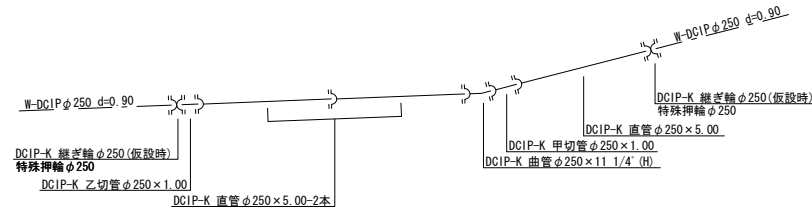

本設 HIVP (RR) φ100

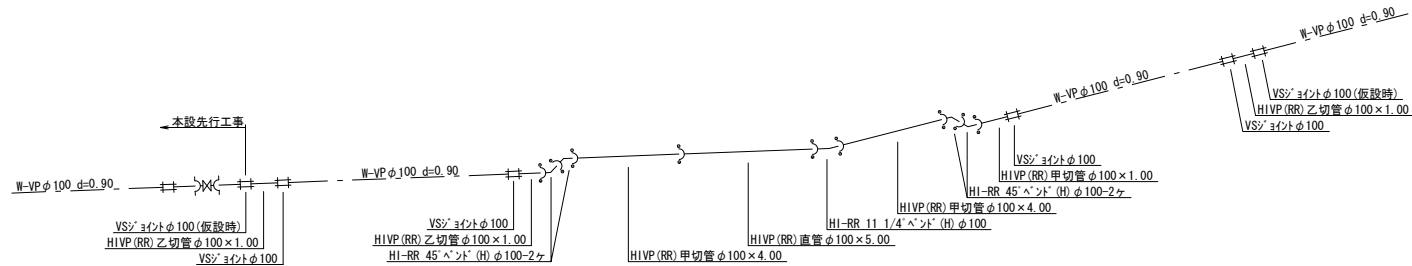

凡 例

 


事業名			
工事名	平成22年度 高麗川総合流域防災(統合)工事 に伴う水道管布設替工事		
施工箇所	船井郡京丹波町下山 地内		
図面名称	本設 配管詳細図		
縮 尺	図 示	図面番号	2 / 6
京 丹 波 町 水 道 課			


仮設配管 (SUS 250A) 平面図 S=1:100

(リ-ス管 H型) SUS 250A L=50.6m

露出

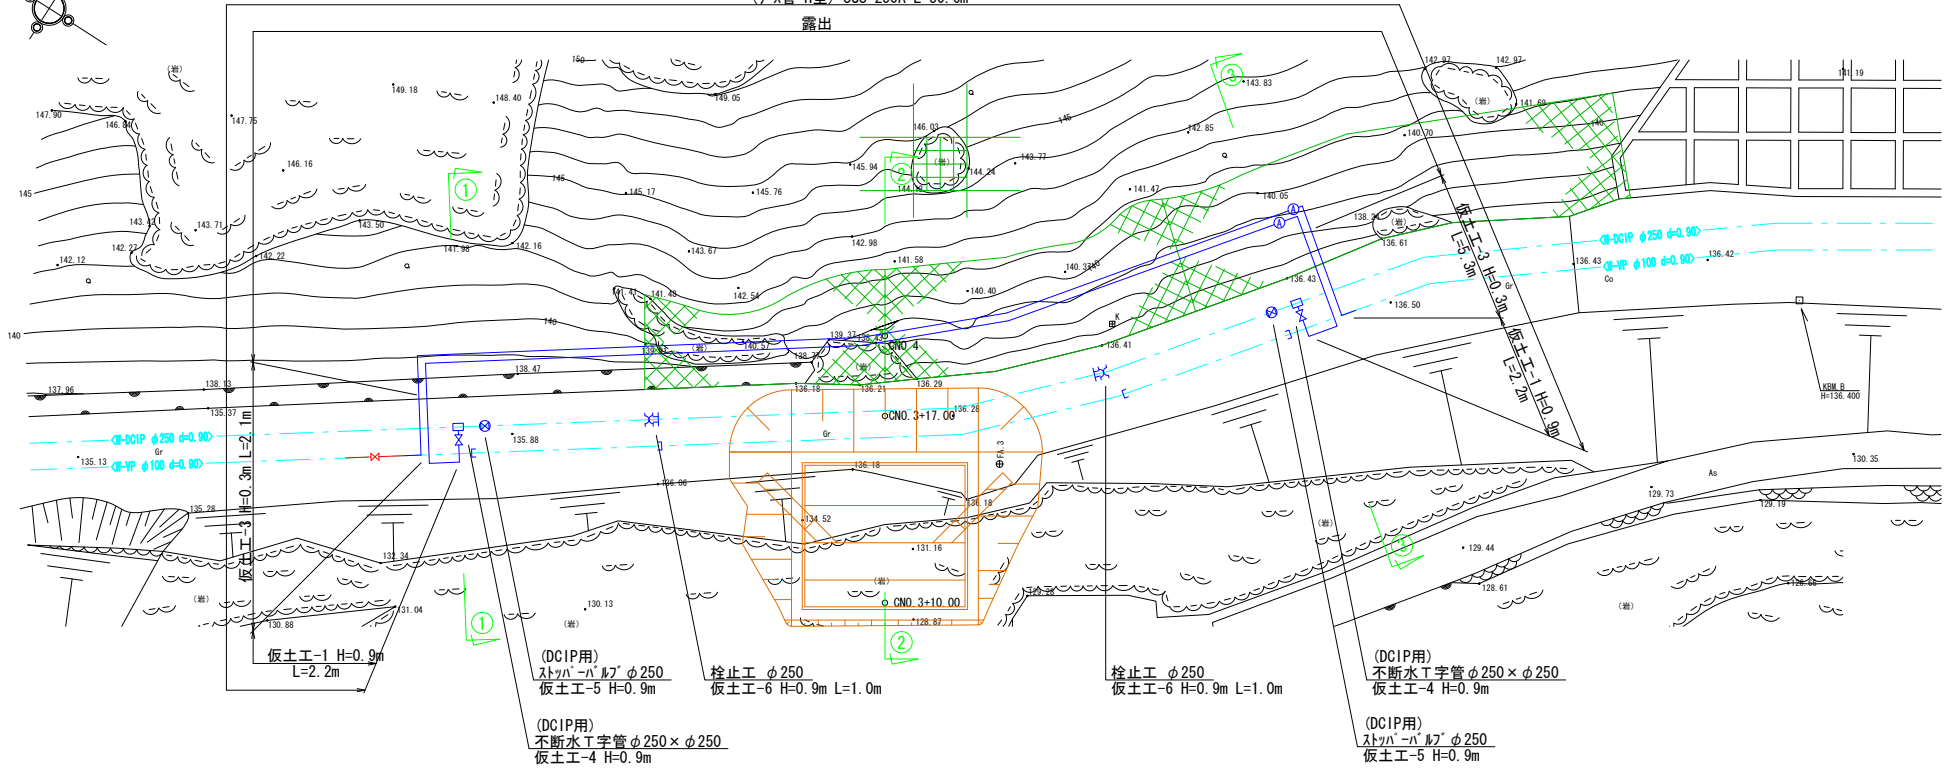

横断面図 S=1:100

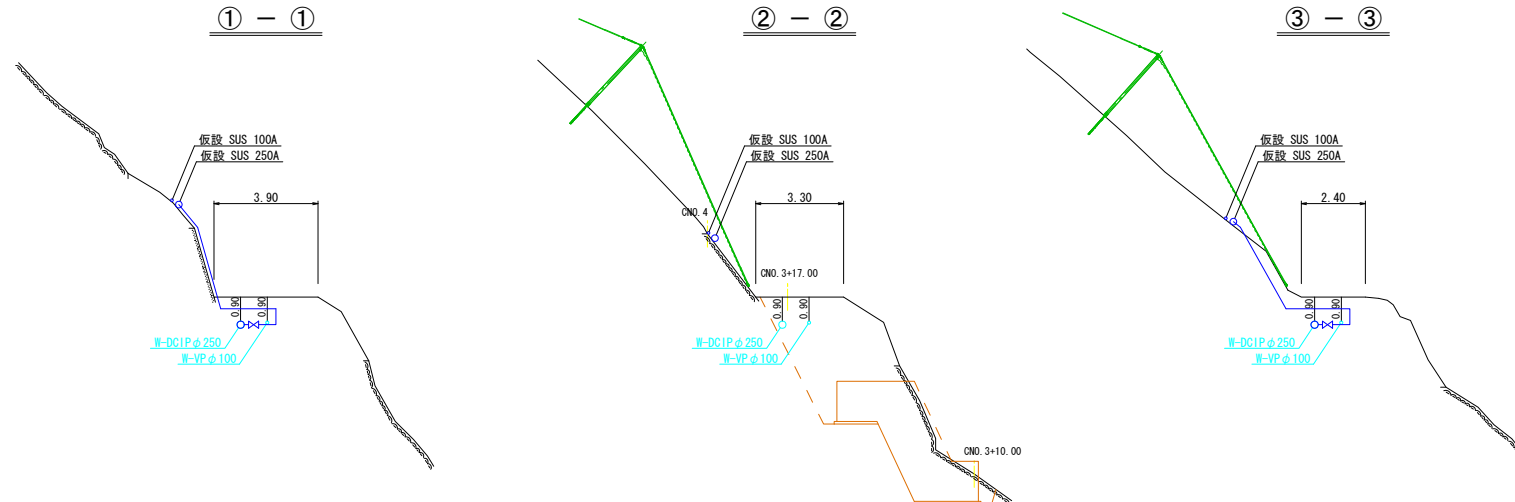


事業名	平成22年度
工事名	高麗川総合流域防災(統合)工事に伴う水道管布設替工事
施工箇所	船井郡京丹波町下山 地内
図面名称	仮設配管 250A 平面図・横断面図
縮尺	図示
図面番号	3 / 6
京丹波町水道課	


仮設配管 (SUS 100A) 平面図 S=1:100

(リ-ス管 G型) SUS 100A L=48.7m

露出

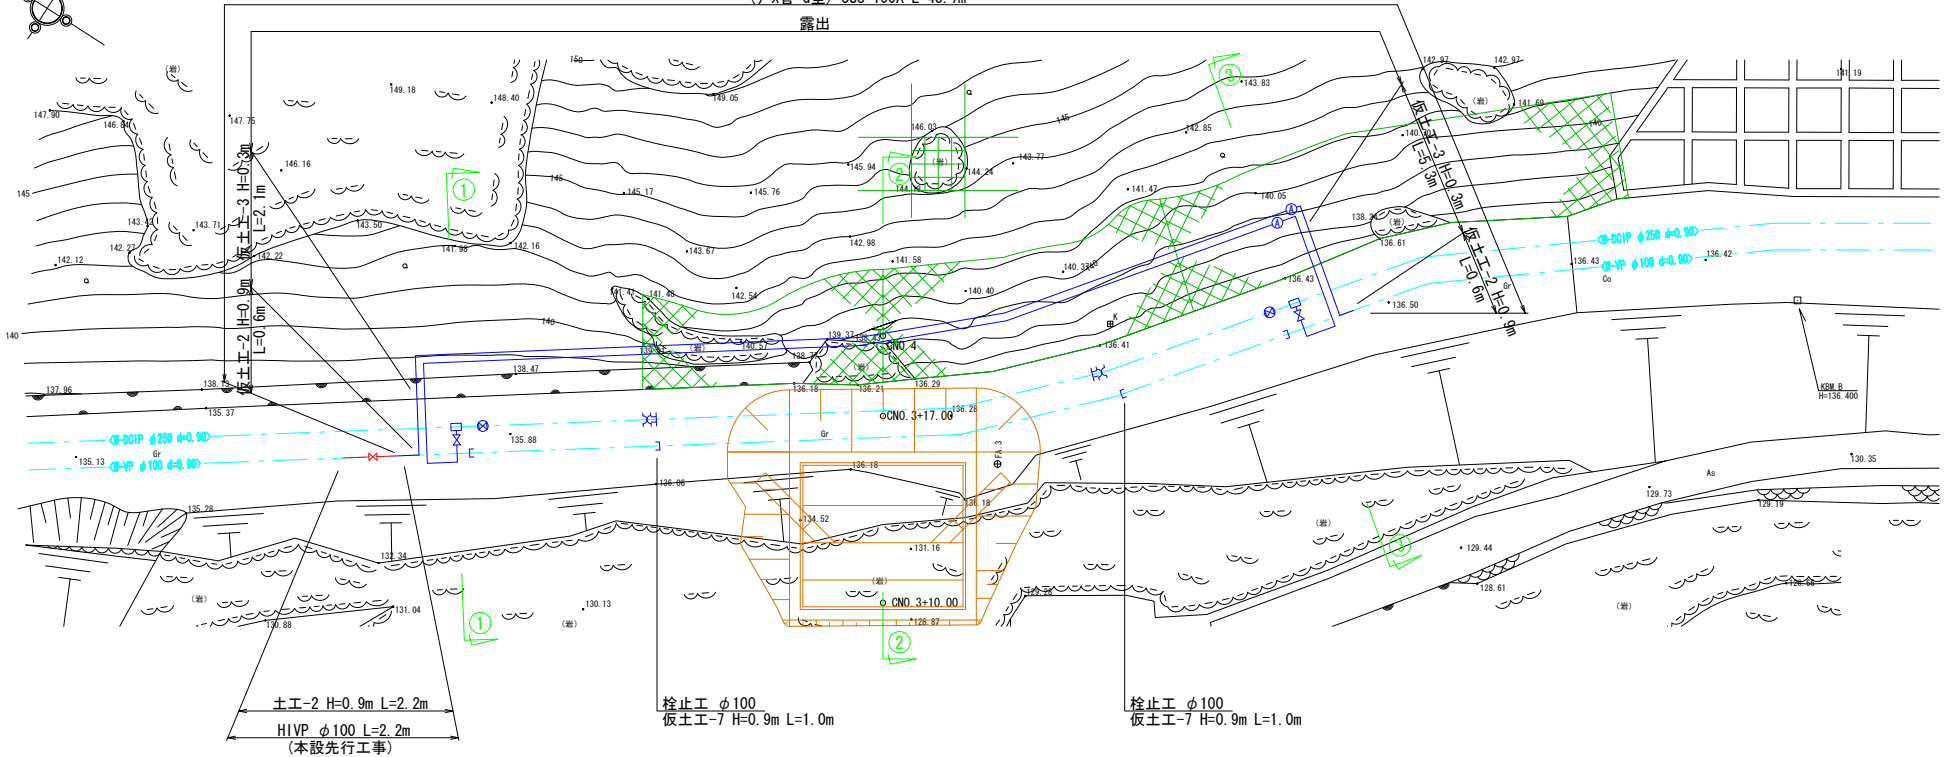


横断面図 S=1:100

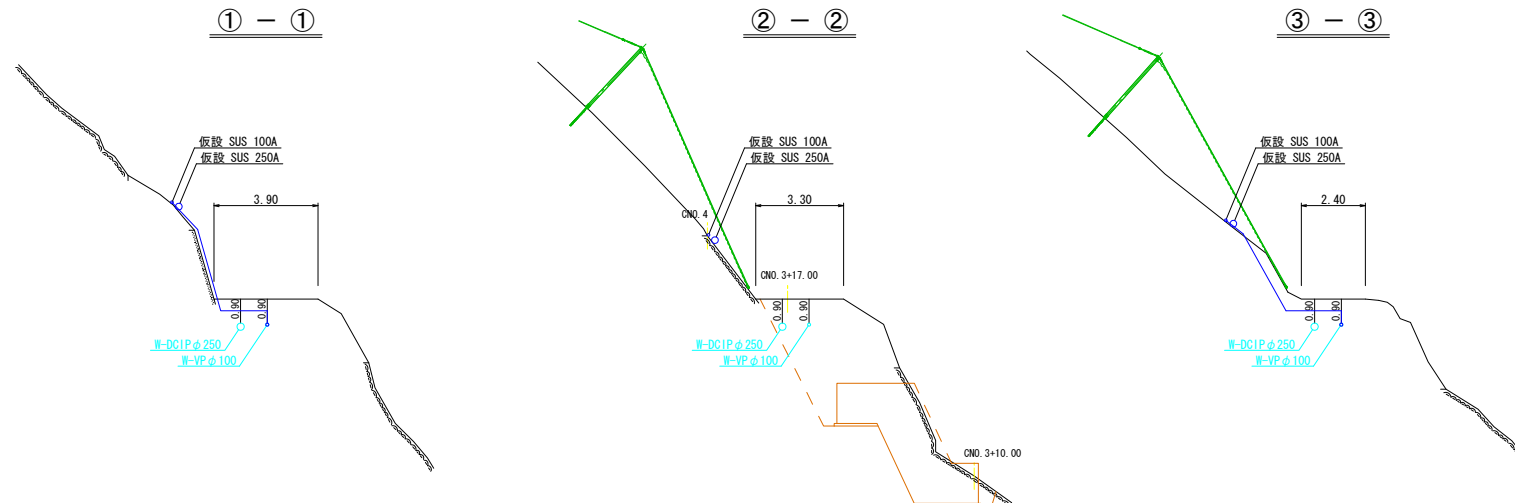


事業名	平成22年度
工事名	高麗川総合流域防災(統合)工事に伴う水道管布設工事
施工箇所	船井郡京丹波町下山 地内
図面名称	仮設配管 100A 平面図・横断面図
縮尺	図示
図面番号	4 / 6
京丹波町水道課	

仮設配管詳細図 S=NON

仮設 SUS 100A
G型

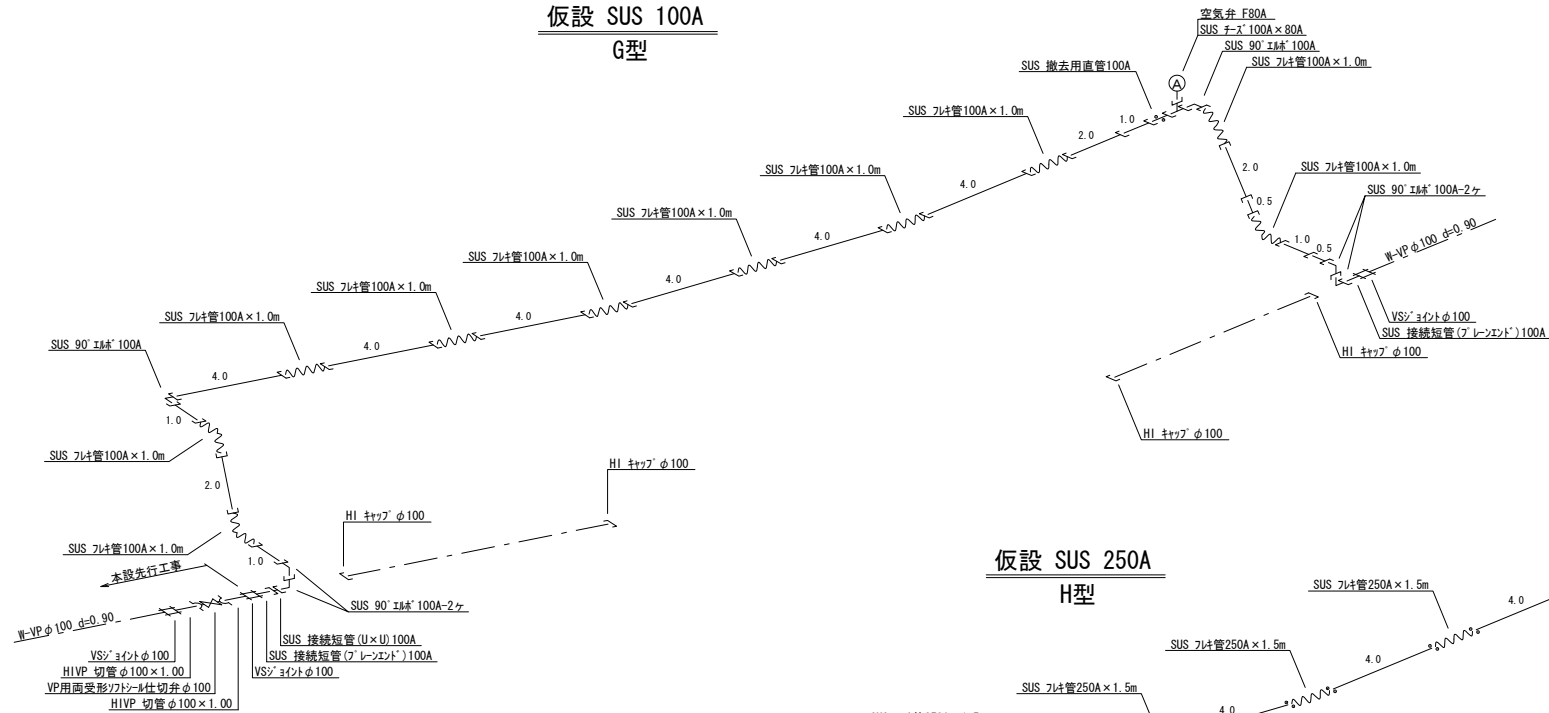


仮設 SUS 250A
H型

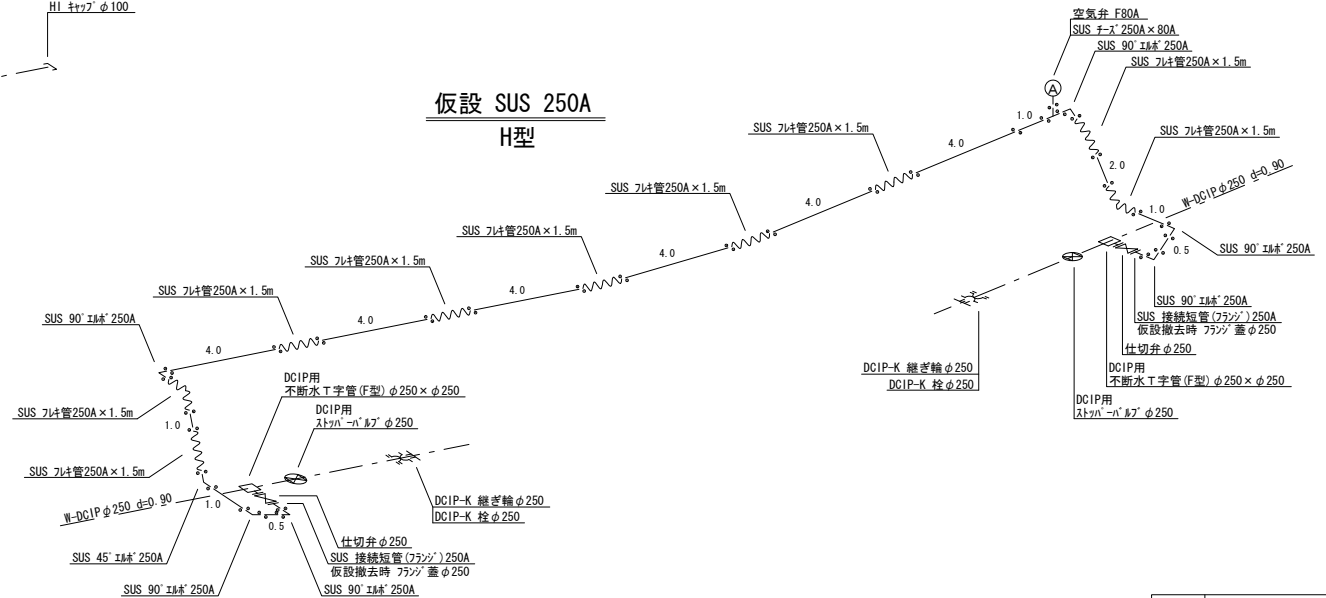


事業名			
工事名	平成22年度 高屋川総合流域防災(統合)工事 に伴う水道管布設替工事		
施工箇所	船井郡京丹波町下山 地内		
図面名称	仮設 配管詳細図		
縮 尺	図 示	図面番号	5 / 6
京丹波町 水道課			

本設 掘削断面標準図 S=1:20


土工-1

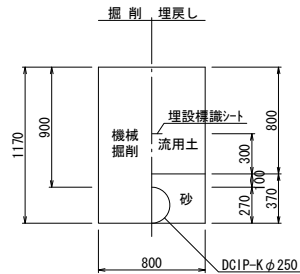


土工-2

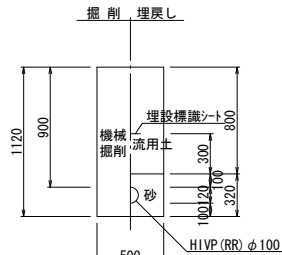


土工-3

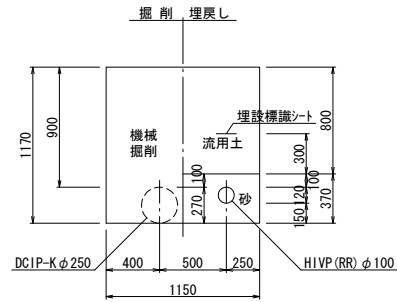

φ250 (土被り H=900)

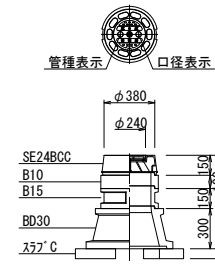


φ100 (土被り H=900)

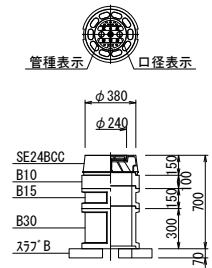


仮設 掘削断面標準図 S=1:20


仮土工-1 (布設)

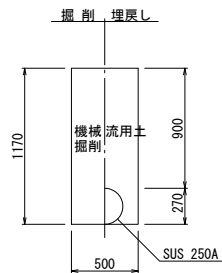


仮土工-2 (布設)

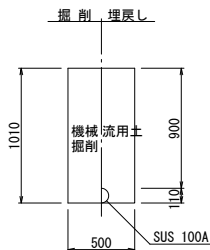


仮土工-3 (布設)

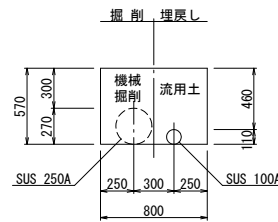


仮土工-4 (不断水T字管)

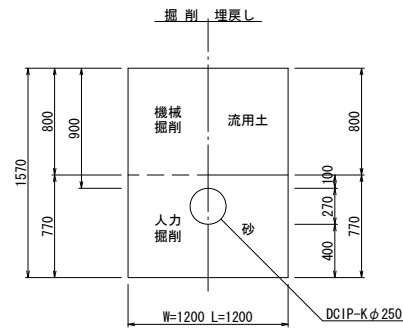


仮土工-5 (ストップ・バルブ)

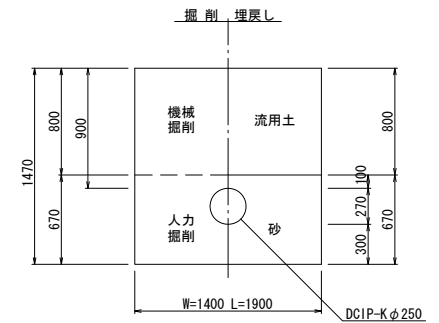


仮土工-1 (撤去)

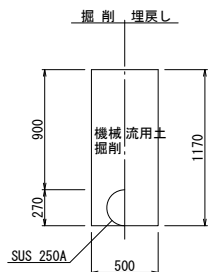


仮土工-2 (撤去)

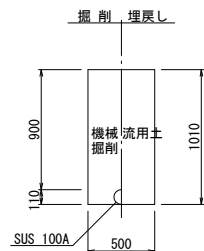


仮土工-3 (撤去)

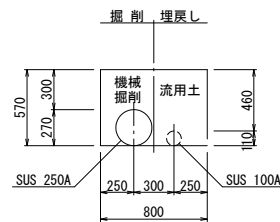

仮土工-6 (栓止工)

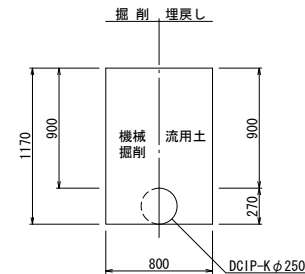

仮土工-7 (栓止工)

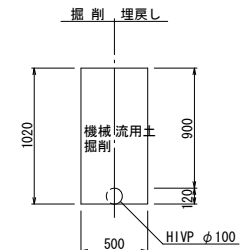

事業名	平成22年度
工事名	高麗川総合流域防災(統合)工事 に伴う水道管布設工事
施工箇所	船井郡京丹波町下山 地内
図面名称	掘削標準断面図・弁室標準図
縮尺	図示
図面番号	6 / 6
京丹波町水道課	