

地下1		CH=3000	サーバー室		CH=2700	地下3		CH=3000	給湯1		CH=2600	風路室2		CH=2600	エントランスホール		CH=3200	会計室		CH=2890	待合ロビー1F		CH=2890	打合せコーナー1		-	印刷・作業		CH=2890	倉庫1		CH=2700	倉庫倉庫1		CH=2700	風路室4		CH=2600	給湯2		CH=2500	階段3		CH=3890
DL1W		x 8	CL12		x 12	DL2		x 12	DL5		x 1	DL1W		x 2	DW1		x 11	L1-15		x 1	L1-15		x 12	L1-15		x 30	CL1		x 12	CL31		x 11	CL31		x 4	DW1		x 2	DL5		x 1	DL1W		x 1
DW1		x 3							BR2		x 1				DL1W		x 9	L1-12		x 1	L1-12		x 1															BR2		x 1				
															AJ1		x 6	CL12		x 8	L3		x 39																					
																					SP1		x 18																					
																					LD-A (1.5m)		x 1																					
																					LD-A (22.5m)		x 1																					
																					RM-FCPEE1.2-3P (E25)																							

資料展示ロビー	CH=3000
DL1W	x 17
DL1N	x 2
SP1	x 18
LD-A (8.7m)	x 1
LD-A (6.3m)	x 2
L1-15	x 4
L1-08	x 1

防災会議室	CH=3000
DL1W	x 7
CL2	x 24

キッチンコーナー	CH=3000
L1-15	x 2
L1-12	x 2
L1-10	x 1
L1-05	x 1

交流ラウンジ	CH=3000
ST1	x 13
DL1W	x 64
DL1N	x 7
AJ2	x 30

新ストープコーナー	CH=3000
AJ1	x 3

自販機コーナー	CH=3000
AJ1	x 3

階段2	-
DL1N	x 1

外壁	H=2500
WBR1	x 1
WBR2	x 4
WSP1	x 1

備品庫	CH=2700
CL31	x 4

時間外窓口	CH=2700
CL12	x 4

宿直室	CH=2700
CL31	x 4
DL2	x 1
DL4	x 1

設備室	H=3800
CL21	x 2

倉庫1・FPS	CH=2700
CL21	x 3

更衣室2	CH=2700
DL3	x 13

地下2	CH=3000
DW1	x 5

小会議室	CH=3000
CL12	x 12

更衣室1	CH=2700
DL3	x 19

地下3	CH=3000
DL2	x 12

防災会議室	CH=3000
DL1W	x 7
CL2	x 24

キッチンコーナー	CH=3000
L1-15	x 2
L1-12	x 2
L1-10	x 1
L1-05	x 1

交流ラウンジ	CH=3000
ST1	x 13
DL1W	x 64
DL1N	x 7
AJ2	x 30

新ストープコーナー	CH=3000
AJ1	x 3

自販機コーナー	CH=3000
AJ1	x 3

階段2	-
DL1N	x 1

外壁	H=2500
WBR1	x 1
WBR2	x 4
WSP1	x 1

備品庫	CH=2700
CL31	x 4

時間外窓口	CH=2700
CL12	x 4

宿直室	CH=2700
CL31	x 4
DL2	x 1
DL4	x 1

設備室	H=3800
CL21	x 2

倉庫1・FPS	CH=2700
CL21	x 3

更衣室2	CH=2700
DL3	x 13

地下3	CH=3000
DL2	x 12

防災会議室	CH=3000
DL1W	x 7
CL2	x 24

キッチンコーナー	CH=3000
L1-15	x 2
L1-12	x 2
L1-10	x 1
L1-05	x 1

交流ラウンジ	CH=3000
ST1	x 13
DL1W	x 64
DL1N	x 7
AJ2	x 30

新ストープコーナー	CH=3000
AJ1	x 3

自販機コーナー	CH=3000
AJ1	x 3

階段2	-
DL1N	x 1

外壁	H=2500
WBR1	x 1
WBR2	x 4
WSP1	x 1

備品庫	CH=2700
CL31	x 4

時間外窓口	CH=2700
CL12	x 4

宿直室	CH=2700
CL31	x 4
DL2	x 1
DL4	x 1

設備室	H=3800
CL21	x 2

倉庫1・FPS	CH=2700
CL21	x 3

更衣室2	CH=2700
DL3	x 13

地下3	CH=3000
DL2	x 12

防災会議室	CH=3000
DL1W	x 7
CL2	x 24

キッチンコーナー	CH=3000
L1-15	x 2
L1-12	x 2
L1-10	x 1
L1-05	x 1

交流ラウンジ	CH=3000
ST1	x 13
DL1W	x 64
DL1N	x 7
AJ2	x 30

新ストープコーナー	CH=3000
AJ1	x 3

自販機コーナー	CH=3000
AJ1	x 3

階段2	-
DL1N	x 1

外壁	H=2500
WBR1	x 1
WBR2	x 4
WSP1	x 1

備品庫	CH=2700
CL31	x 4

時間外窓口	CH=2700
CL12	x 4

宿直室	CH=2700
CL31	x 4
DL2	x 1
DL4	x 1

設備室	H=3800
CL21	x 2

倉庫1・FPS	CH=2700
CL21	x 3

更衣室2	CH=2700
DL3	x 13

地下3	CH=3000
DL2	x 12

防災会議室	CH=3000
DL1W	x 7
CL2	x 24

キッチンコーナー	CH=3000
L1-15	x 2
L1-12	x 2
L1-10	x 1
L1-05	x 1

交流ラウンジ	CH=3000
ST1	x 13
DL1W	x 64
DL1N	x 7
AJ2	x 30

新ストープコーナー	CH=3000
AJ1	x 3

自販機コーナー	CH=3000
AJ1	x 3

階段2	-
DL1N	x 1

外壁	H=2500
WBR1	x 1
WBR2	x 4
WSP1	x 1

備品庫	CH=2700
CL31	x 4

時間外窓口	CH=2700
CL12	x 4

宿直室	CH=2700
CL31	x 4
DL2	x 1
DL4	x 1

設備室	H=3800
CL21	x 2

倉庫1・FPS	CH=2700
CL21	x 3

更衣室2	CH=2700
DL3	x 13

地下3	CH=3000
DL2	x 12

防災会議室	CH=3000
DL1W	x 7
CL2	x 24

キッチンコーナー	CH=3000
L1-15	x 2
L1-12	x 2
L1-10	x 1
L1-05	x 1

交流ラウンジ	CH=3000
ST1	x 13
DL1W	x 64
DL1N	x 7
AJ2	x 30

新ストープコーナー	CH=3000
AJ1	x 3

自販機コーナー	CH=3000
AJ1	x 3

階段2	-
DL1N	x 1

外壁	H=2500
WBR1	x 1
WBR2	x 4
WSP1	x 1

備品庫	CH=2700
CL31	x 4

時間外窓口	CH=2700
CL12	x 4

宿直室	CH=2700
CL31	x 4
DL2	x 1
DL4	x 1

設備室	H=3800
CL21	x 2

倉庫1・FPS	CH=2700
CL21	x 3

更衣室2	CH=2700
DL3	x 13

地下3	CH=3000
DL2	x 12

防災会議室	CH=3000
DL1W	x 7
CL2	x 24

キッチンコーナー	CH=3000
L1-15	x 2
L1-12	x 2
L1-10	x 1
L1-05	x 1

交流ラウンジ	CH=3000
ST1	x 13
DL1W	x 64
DL1N	x 7
AJ2	x 30

新ストープコーナー	CH=3000
AJ1	x 3

自販機コーナー	CH=3000
AJ1	x 3

階段2	-
DL1N	x 1

外壁	H=2500
WBR1	x 1
WBR2	x 4
WSP1	x 1

備品庫	CH=2700
CL31	x 4

時間外窓口	CH=2700
CL12	x 4

宿直室	CH=2700
CL31	x 4
DL2	x 1
DL4	x 1

設備室	H=3800
CL21	x 2

倉庫1・FPS	CH=2700
CL21	x 3

更衣室2	CH=2700
DL3	x 13

地下3	CH=3000
DL2	x 12

防災会議室	CH=3000
DL1W	x 7
CL2	x 24

キッチンコーナー	CH=3000
L1-15	x 2
L1-12	x 2
L1-10	x 1
L1-05	x 1

交流ラウンジ	CH=3000
ST1	x 13
DL1W	x 64
DL1N	x 7
AJ2	x 30

新ストープコーナー	CH=3000
AJ1	x 3

自販機コーナー	CH=3000
AJ1	x 3

階段2	-
DL1N	x 1

外壁	H=2500
WBR1	x 1
WBR2	x 4
WSP1	x 1

備品庫	CH=2700
CL31	x 4

時間外窓口	CH=2700
CL12	x 4

宿直室	CH=2700
CL31	x 4
DL2	x 1
DL4	x 1

設備室	H=3800
CL21	x 2

倉庫1・FPS	CH=2700
CL21	x 3

更衣室2	CH=2700
DL3	x 13

地下3	CH=3000
DL2	x 12

防災会議室	CH=3000
DL1W	x 7
CL2	x 24

キッチンコーナー	CH=3000
L1-15	x 2
L1-12	x 2
L1-10	x 1
L1-05	x 1

交流ラウンジ	CH=3000
ST1	x 13
DL1W	x 64
DL1N	x 7
AJ2	x 30

新ストープコーナー	CH=3000
AJ1	x 3

自販機コーナー	CH=3000
AJ1	x 3

階段2	-
DL1N	x 1

外壁	H=2500
WBR1	x 1
WBR2	x 4
WSP1	x 1

備品庫	CH=2700
CL31	x 4

時間外窓口	CH=2700
CL12	x 4

議会議務	CH=2500
CL12	x 6

廊下5	CH=3200
AJ1	x 3
DL1N	x 3
DW1	x 3

大会議室	CH=3655-5100
MAJ1	x 10
L1-15	x 53
L1-10	x 2
L1-08	x 2
L1-05	x 3
L6	x 17

階段1	CH=2600
DL1W	x 3

控室前室	CH=2700
DL3	x 2

控室	CH=2500
DL4	x 6

2Fホール・ラウンジ2	CH=3200
L1-10	x 1
L1-15	x 3
SP1	x 10
LD-B (9.4m)	x 1
DL1W	x 26

執務室2F	CH=4300-5700
L1-15	x 26
L2	x 70

副町長室	CH=2500
CL12	x 6

町長室	CH=2200-3586
L1-15	x 3
P1	x 3

男子WC4	CH=2300
DL2	x 2
DL1W	x 5

相談室5	CH=2300
CL12	x 3

相談室6	CH=2300
CL12	x 3

相談室7	CH=2300
CL12	x 3

正副議長室	CH=2500
CL12	x 6

議員控室	CH=2500
CL12	x 9

委員会室	CH=2500
CL12	x 9

議会議務資料室	CH=2600
CL32	x 2

議場前室2	CH=2700
DL1W	x 7

給湯3	CH=2600
D4	x 1
BR2	x 1

倉庫2	CH=2600
CL31	x 2

更衣室3	CH=2600
CL31	x 2

更衣室4	CH=2600
CL31	x 1

倉庫倉庫2	CH=2600
CL31	x 4

議場前室1	CH=2700
DW1	x 14

階段2	CH=2700
AJ1	x 6
DW1	x 6

議場ロビー	CH=2800-3525
L1-15	x 12
L1-10	x 1

大会議室備品庫1	CH=2700
CL21	x 5

議場	CH=2480-4620
MDL1	x 34
L1-15	x 24
L1-12	x 4
L1-08	x 8

設備室	H=3100
CL21	x 5

倉庫5	CH=2600
CL32	x 2

操作室	CH=2700
DL5	x 3

大会議室備品庫2	CH=2700
CL21	x 3

廊下4	CH=3200
DW1	x 8
L1-15	x 9
L1-10	x 1
DL2	x 4

女子WC3	CH=2600
DL2	x 3
DL1W	x 8

男子WC3	CH=2600
DL2	x 4
DL1W	x 5

多目的WC2	CH=2600
DL1N	x 2

防災通信機器	CH=2500
DL1N	x 3

秘書係室	CH=2500
CL12	x 6

応接室	CH=2200-3586
L1-15	x 3
P1	x 3

給湯5	CH=2500
DL4	x 1
BR2	x 1

相談室前通路	CH=4300-5700
L1-15	x 10
L1-08	x 1

待合ロビー2F	CH=3600-4300
L1-15	x 56
L2	x 20
L3	x 39

打合コーナー4	CH=2800-3600
SP1	x 9
LD-B (5.5m)	x 1

倉庫6	CH=2300
CL31	x 1

倉庫7	CH=2300
CL31	x 2

外壁	
WSP1	x 1

打合室3	CH=2500
CL12	x 12

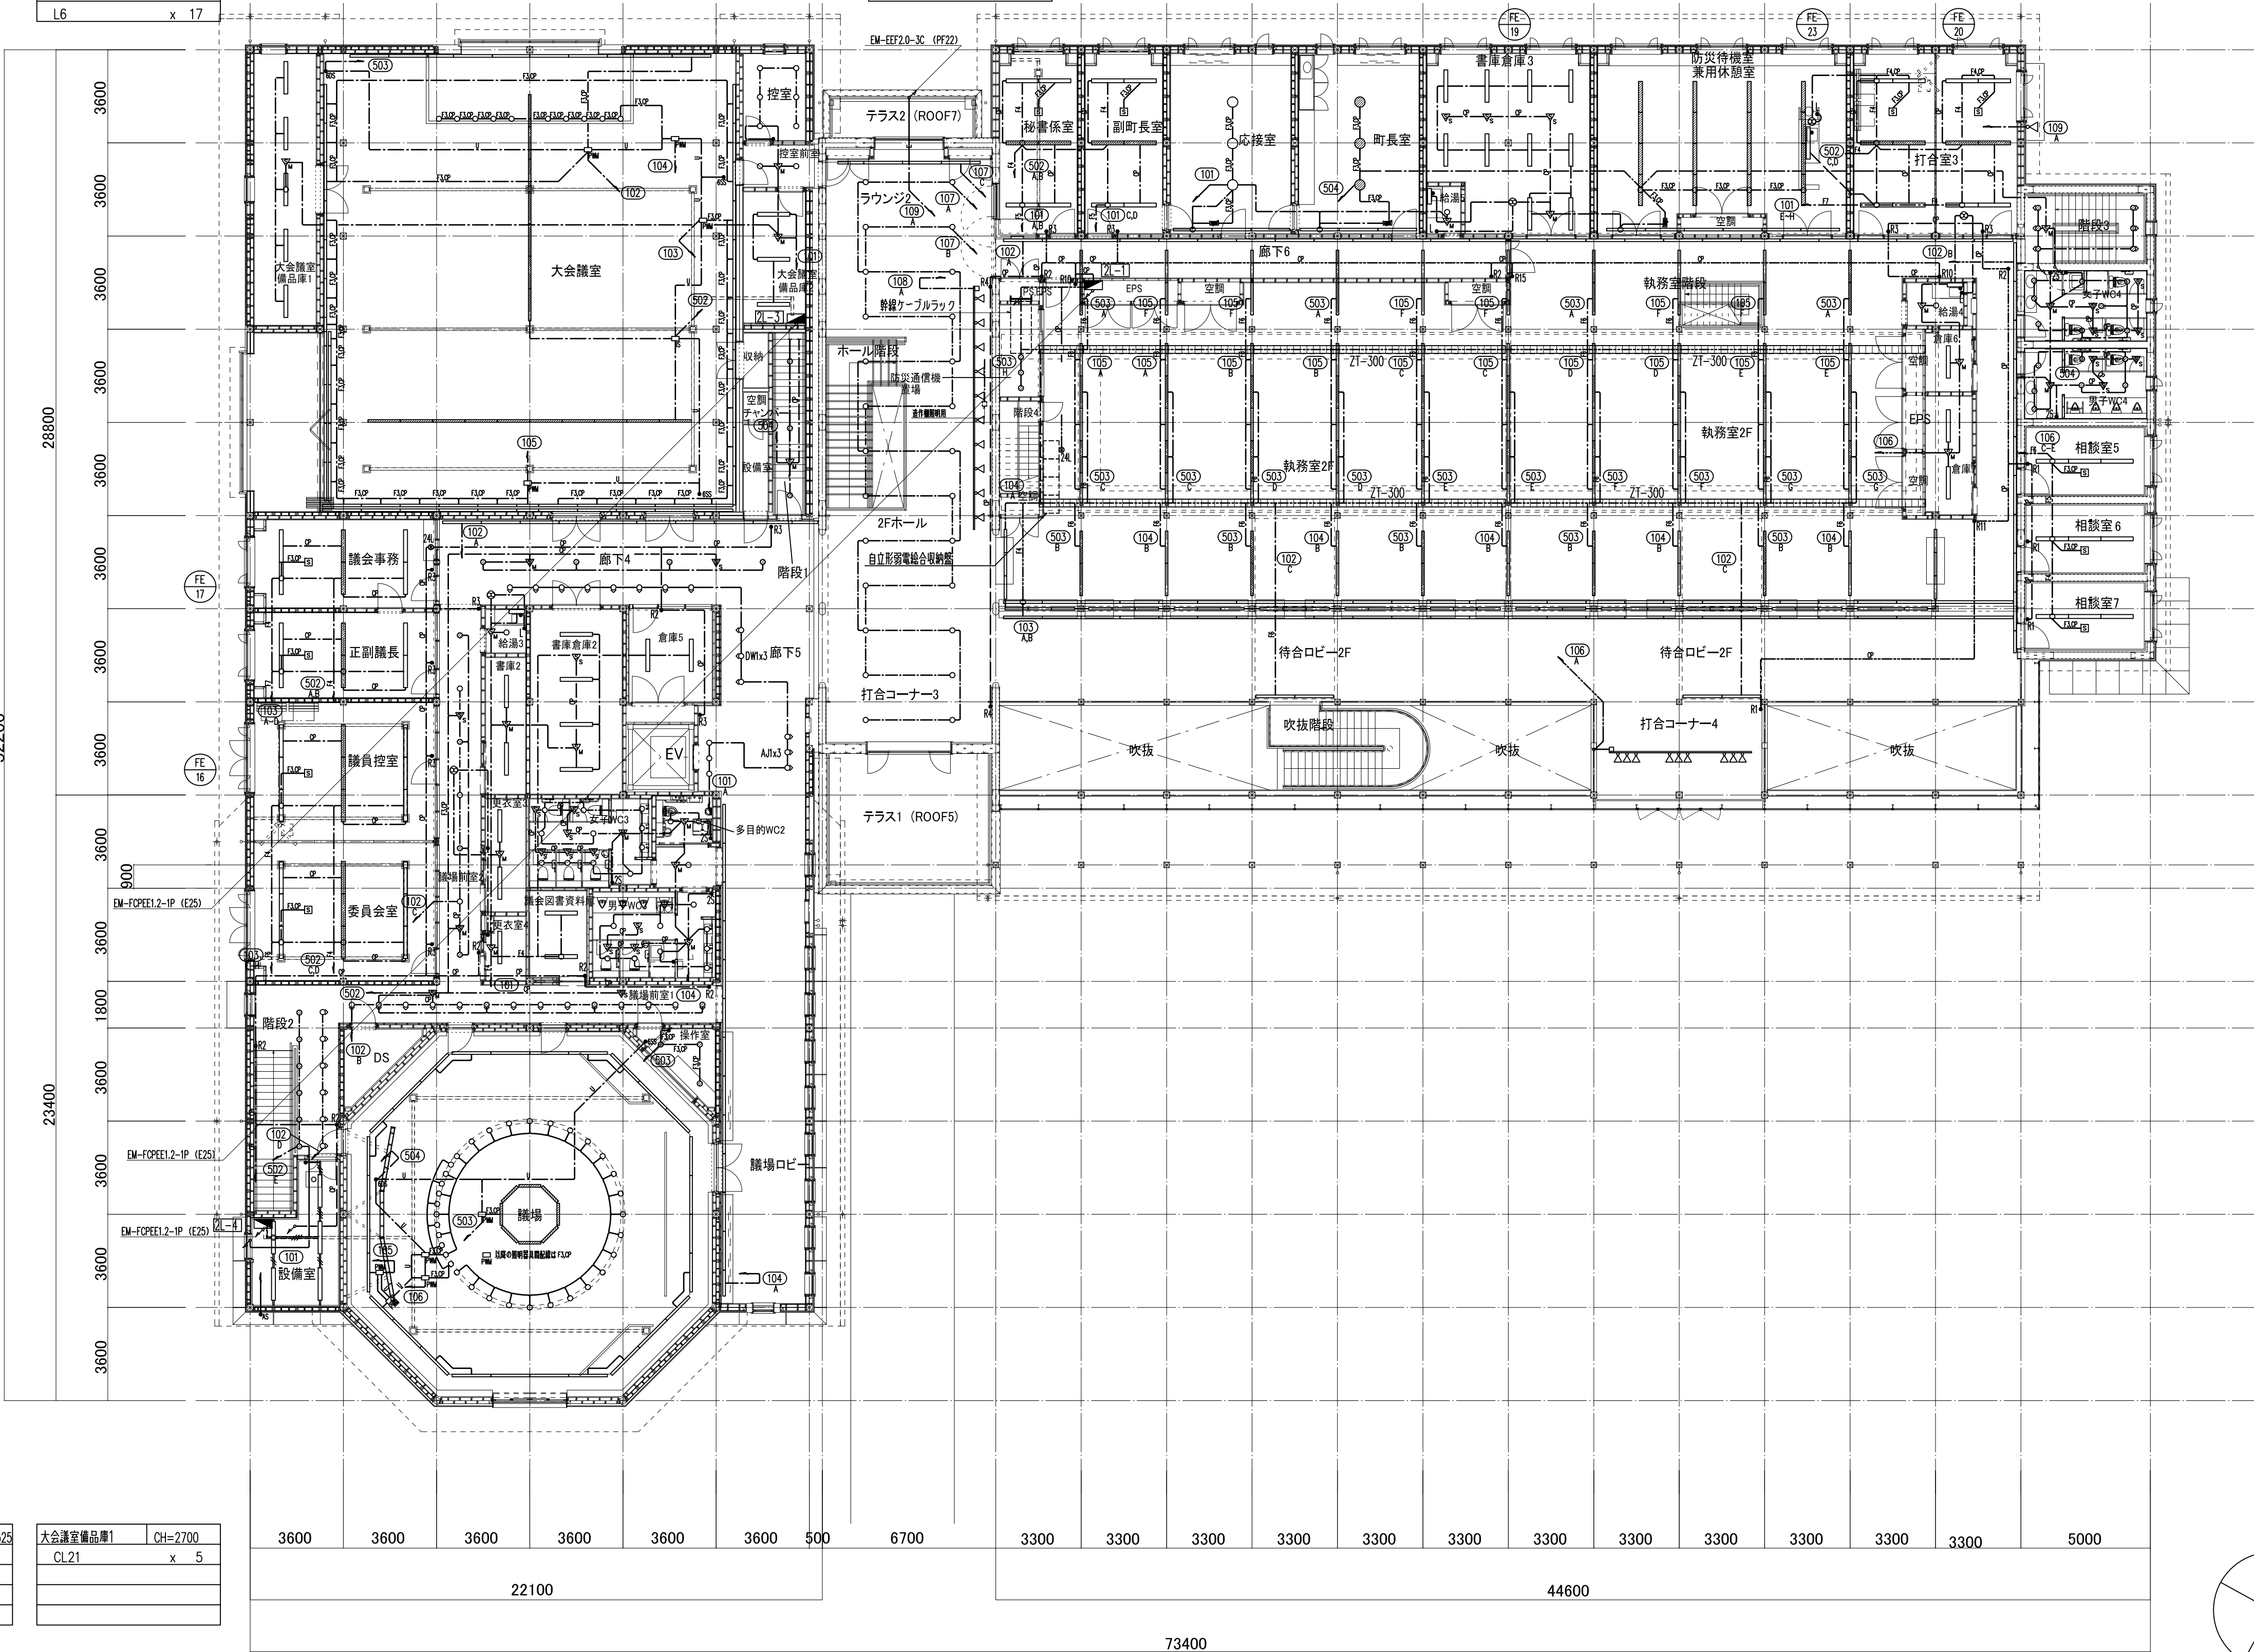
階段3	CH=2300
AJ1	x 6

女子WC4	CH=2300
DL2	x 2
DL1W	x 6


防災待機室兼用休憩室	CH=2200-3586
L1-15	x 6
P2	x 4
BR2	x 1

給湯4	CH=2300
DL4	x 1
BR2	x 1











倉庫倉庫3	CH=2500
CL31	x 10



京丹波町新庁舎建設工事(電気)			図名	●
KT-E 105			電灯設備 2階配線図	
規模 1/150(A1) 1/300(A3)			日付 2019.12	
一級建築士事務所第12399号(有)香山壽夫建築研究所			一級建築士第65408号 佐伯和俊	
設備:一級建築士事務所登録:東京都知事第15738号(株)環境エンジニアリング			一級建築士登録:第205747号 設備設計一級建築士登録:第2622号 南井亮夫	

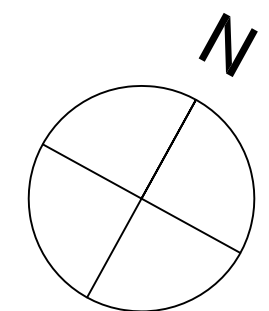
[illegible]

京丹波町新庁舎建設工事(電気)		発注者 ●
KT-E 106	名称 電灯設備 屋上配線図	図面 申請書
	配尺 1/150(A1) 1/300(A3) 印付 2019.12	
一級建築士事務所第1239号(有)善書山壽夫建築研究所 東京都文京区本郷2-12-10T本郷3F 一級建築士登録第65408号 佐伯和俊 設備・一級建築士事務所登録:東京都知事第15738号(株)環境エンジニアリング 一級建築士登録:第20574号 設備設計一級建築士登録:第2622号 南井克夫		

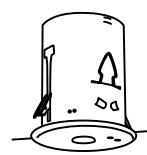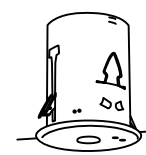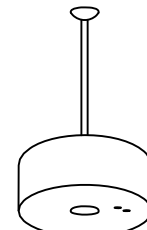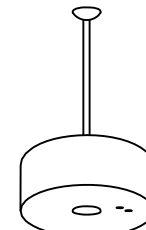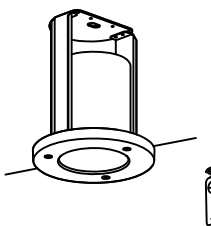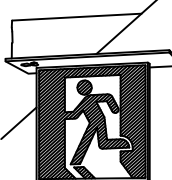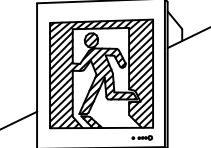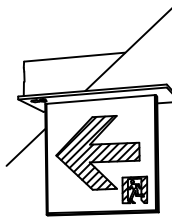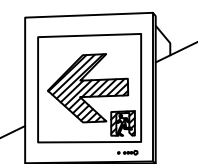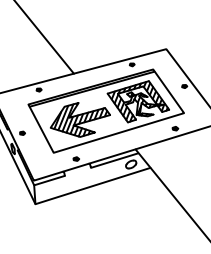電池内蔵天井埋込非常照明 ダウンライト				電池内蔵天井埋込LED非常照明 ダウンライト				電池内蔵天井埋込LED非常照明 ダウンライト				電池内蔵天井埋込LED非常照明 ダウンライト															
RE1	非常時LEDO.9W-1			K1-LRS11-1	RE2	非常時LED1.0W-1			K1-LRS11-2	RE3	非常時LED1.3W-1			K1-LRS11-3	RE4	非常時LED1.3W-1			K1-LRS11-3準拠品								
天井高さ3m以下用（小空間）				天井高さ3m以下用				天井高さ6m以下用				天井高さ8m以下用															
電池内蔵型				電池内蔵型				電池内蔵型				電池内蔵型															
電球種類 LED ソケット材質 なし 器具内電線種類 柔橋ポリエチレン絶縁電線 大臣認定番号 LALE-004				電球種類 LED ソケット材質 なし 器具内電線種類 柔橋ポリエチレン絶縁電線 大臣認定番号 LALE-004				電球種類 LED ソケット材質 なし 器具内電線種類 柔橋ポリエチレン絶縁電線 大臣認定番号 LALE-006				電球種類 LED ソケット材質 なし 器具内電線種類 柔橋ポリエチレン絶縁電線 大臣認定番号 LALE-006															
																											
器具取付保護範囲表				器具取付保護範囲表				器具取付保護範囲表				器具取付保護範囲表															
器具取付高さ				器具取付高さ				器具取付高さ				器具取付高さ															
単体配置				単体配置				単体配置				単体配置															
直線配置				直線配置				直線配置				直線配置															
四角配置				四角配置				四角配置				四角配置															
電池内蔵天井直付LED非常照明 ダウンライト								電池内蔵天井吊下LED非常照明 ダウンライト				電池内蔵天井吊下LED非常照明 ダウンライト															
SE3	非常時LED1.3W-1			K1-LSS11-3			SE3P	非常時LED1.3W-1			K1-LSS11-3	SE5P	非常時LED1.3W-1			K1-LSS11-3準拠品											
天井高さ6m以下用 外面指定色焼付塗装仕上げ								天井高さ6m以下用 外面指定色焼付塗装仕上げ				天井高さ6m以下用 外面指定色焼付塗装仕上げ				天井高さ10m以下用 外面指定色焼付塗装仕上げ											
電池内蔵型								天井吊下げパイプ付 電池内蔵型				天井吊下げパイプ付 電池内蔵型															
電球種類 LED ソケット材質 なし 器具内電線種類 柔橋ポリエチレン絶縁電線 大臣認定番号 LALE-006								電球種類 LED ソケット材質 なし 器具内電線種類 柔橋ポリエチレン絶縁電線 大臣認定番号 LALE-006				電球種類 LED ソケット材質 なし 器具内電線種類 柔橋ポリエチレン絶縁電線 大臣認定番号 LALE-006															
																											
器具取付保護範囲表								器具取付保護範囲表				器具取付保護範囲表															
器具取付高さ				器具取付高さ				器具取付高さ				器具取付高さ															
単体配置				単体配置				単体配置				単体配置															
直線配置				直線配置				直線配置				直線配置															
四角配置				四角配置				四角配置				四角配置															
防雨・防湿形電池内蔵天井埋込非常照明 ダウンライト																											
RWE3	非常時LED1.3W-1																										
天井高さ8m以下用																											
電池内蔵型																											
電球種類 LED ソケット材質 なし 器具内電線種類 柔橋ポリエチレン絶縁電線 大臣認定番号 LALE-008																											
																											
器具取付保護範囲表																											
器具取付高さ				器具取付高さ				器具取付高さ				器具取付高さ															
単体配置				単体配置				単体配置				単体配置															
直線配置				直線配置				直線配置				直線配置															
四角配置				四角配置				四角配置				四角配置															
電池内蔵天井埋込LED避難口誘導灯				電池内蔵壁直付LED避難口誘導灯				電池内蔵壁埋込LED避難口誘導灯				電池内蔵天井直付LED避難口誘導灯															
YB11	SH1-FRF20P-BL	BL級	片面形	YB21	SH1-FBF20-BL	BL級	片面形	YB31	SH1-FBC20-BL	BL級	片面形	YB41	SH1-FSF20-BL	BL級	片面形												
YC11	SH1-FRF20P-C	C級	片面形	YB21Y	SH1-FBF20-BL	BL級	片面形（矢印付）	YC31	SH1-FBC20-C	C級	片面形	YB41P	上記器具＋吊下げパイプ														
電池内蔵型				YC21	SH1-FBF20-C	C級	片面形	電池内蔵型				YB42	SH1-FSF21-BL	BL級	両面形												
				電池内蔵型								電池内蔵型															
												*吊下げパイプは、指定色焼付仕上げ															
電池内蔵天井埋込LED通路誘導灯				電池内蔵壁埋込LED通路誘導灯				電池内蔵床埋込LED通路誘導灯												照明器具名称							
ZC11	ST1-FRF22P-C	C級	片面形	ZC21	ST1-FBC22-C	C級	片面形	ZC31	LED100V2.5W	C級	片面形																
ZC12	ST1-FRF23P-C	C級	両面形																								
電池内蔵型				電池内蔵型				電池内蔵型												注記							
																				1.照明器具は、ランプ付とする。 2.照明器具の他に別冊型安定器、専用ダウントランスを要する器具はこれも含むものとする。 3.図中の非常用照明器具は、告示第1830号による適合品及びJIL自主認定品とする。							

風除室1	CH=2600
RE1	x 1

相談室1	CH=3000
RE1	x 1

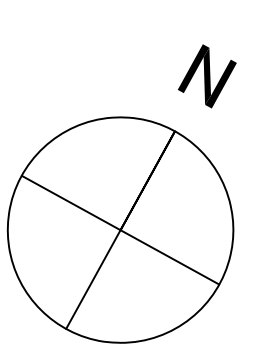

※図中の —E— は、ケーブル配線保護管部分を示す。

執務室1F	CH=2890
RE3	x 7
YC11	x 2
ZC12	x 1

○ は、非常照明床面有効照

○ は、非常照明床面有効照度（LED…2Lx）範囲を示す。

京丹波町新庁舎建設工事（電気）		※	※
KT-E 108		※	※
名称	電灯設備（非常照明・誘導灯） 1階設備図	図面	
縮尺	1/150(A1) 1/300(A3)	付図	2019.12
一般建築士事務所第1239号(有)香川壽夫建築研究所		一般建築士第65408号 佐伯和俊	
設画：一般建築士事務所登録：東京都知事第16738号(後)環境エンジニアリング 一級建築士登録：第20574号 設備設計：一級建築士登録：第2622号		南井英夫	

議会事務	CH=2500
RE1	x 1

正副議長室	CH=2500
RE1	x 1

議員控室	CH=2500
RE2	x 1

委員会室	CH=2500
RE2	x 1

議会図書資料室	CH=2600
RE1	x 1

議場前室2	CH=2700
RE2	x 2
ZC21	x 1

議場前室1	CH=2700
RE2	x 2
ZC21	x 1

階段2	CH=2700
RE4	x 1
YB21Y	x 1

操作室	CH=2700
RE1	x 1

議場ロビー	CH=2800-3525
SE3P	x 2
ZC21	x 1

議場	CH=2480-4620
SE3P	x 4
YC31	x 2

倉庫5	CH=2600
RE1	x 1

廊下4	CH=3200
RE3	x 1
YB31	x 1

廊下5	CH=3200
RE3	x 1

Y16

Y15

Y14

Y13

Y12

Y11

Y10

Y9

Y8

Y7'

Y7

Y6

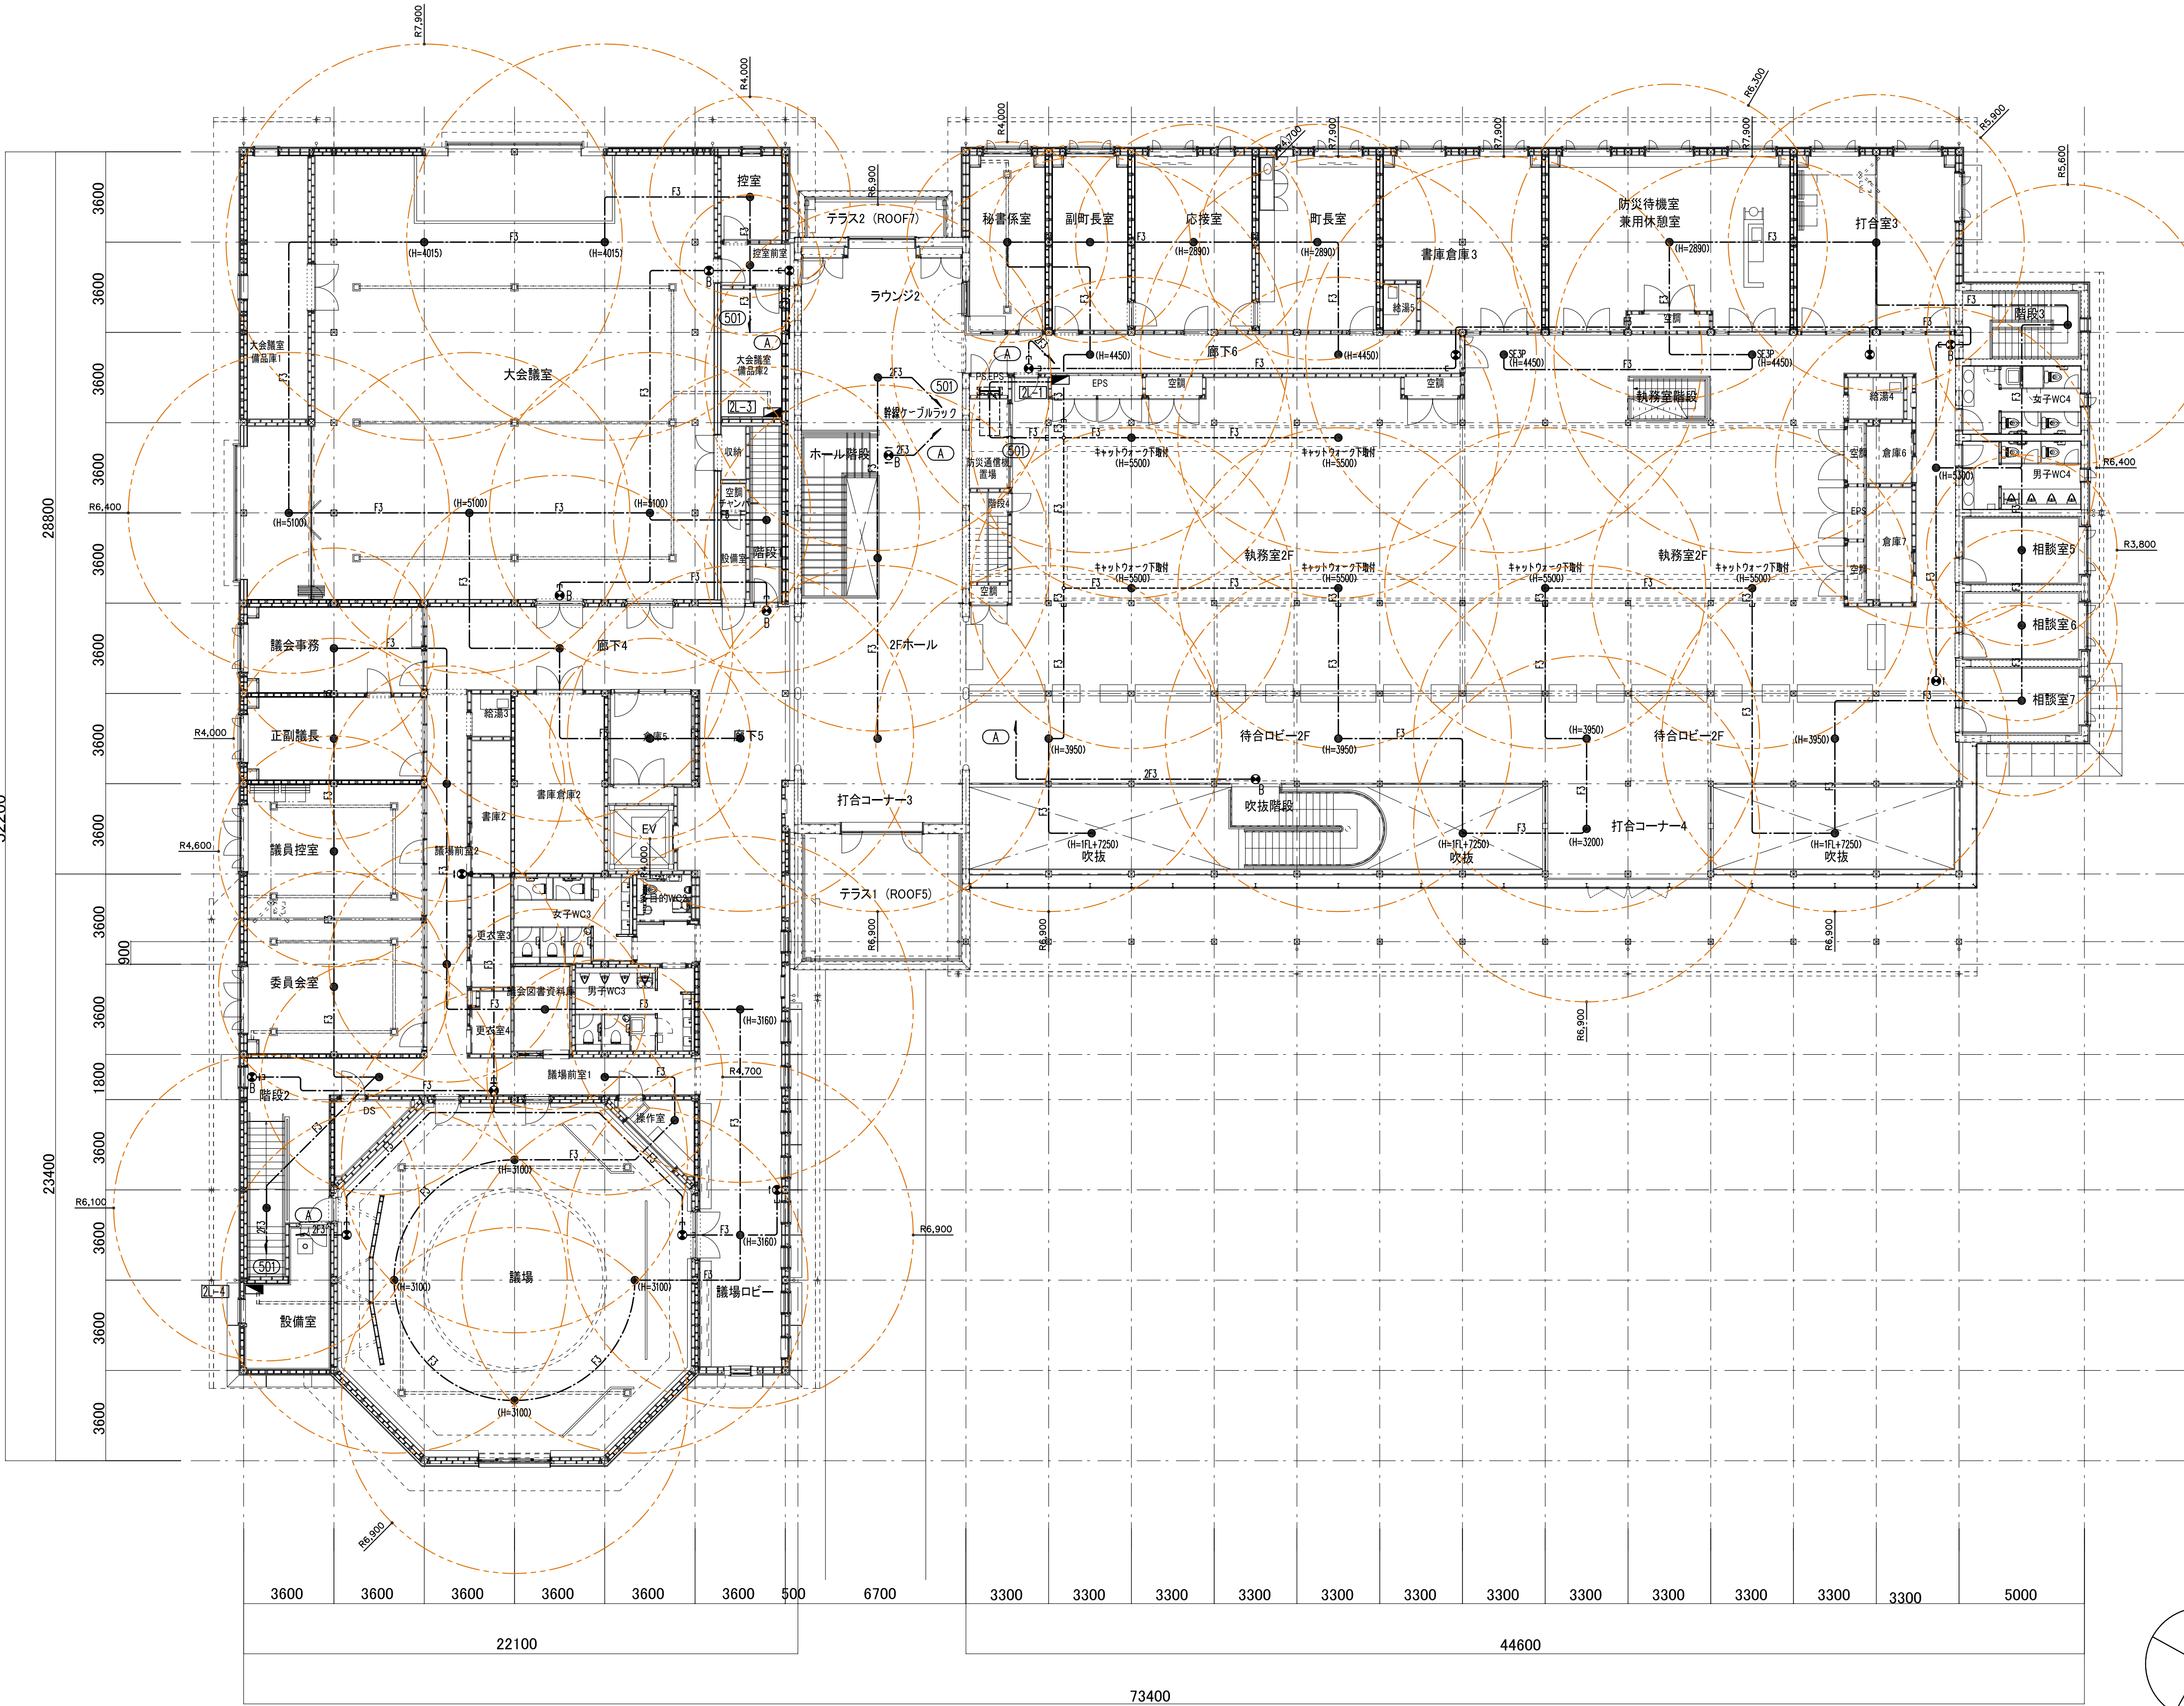
Y5

Y4

Y3

Y2

Y1



防煙室	CH=2200-3586
RE2	x 1

防災待機室兼用休憩室	CH=2200-3586
SE3P	x 1

打合室3	CH=2500
RE3	x 1

階段3	CH=2300
RE4	x 1

相談室5	CH=2300
RE1	x 1

相談室6	CH=2300
RE1	x 1


相談室7	CH=2300
RE1	x 1

相談室前通路	CH=4300-5700
SE3P	x 1
YB31	x 1
ZC31	x 1

待合ロビー2F	CH=3600-4300
SE3P	x 4
YB41P	x 1

打合コーナー4	CH=2800-3600
SE3P	x 1

待合ロビー吹抜	CH=6900-7600
SE5P	x 3

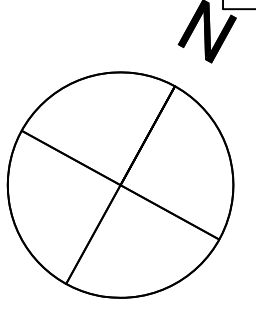

X1

X2

X3

X4

X5

X6

X7

X8

X9

X10

X11

X12

X13

X14

X15

X16

X17

X18

X19

X20

X21

X22

階段1	CH=2600
RE4	x 1

控室前室	CH=2700
RE1	x 1
YC31	x 1

控室	CH=2500
RE1	x 1

2Fホール・ラウンジ2	CH=3200
SE3P	x 3
YB42YP	x 1

廊下6	CH=4300-4600
SE3P	x 2
YC31	x 2

秘書係室	CH=2500
RE1	x 1

大会議室	CH=3655-5100
RE3	x 5
YB31	x 2


執務室2F	CH=4300-5700
SE3P	x 2
SE3	x 6
YC31	x 1

副町長室	CH=2500
RE1	x 1

町長室	CH=2200-3586
RE2	x 1

○は、非常照明床面有効照度 (LED 2Lx) 範囲を示す。

京丹波町新庁舎建設工事(電気)		実施図	●
KT-E 109		電灯設備(非常照明・誘導灯)	確認
2階配線図			
縮尺	1/150(A1) 1/300(A3)	日付	2019.12
一級建築士事務所第12399号(有)香山壽夫建築研究所		一級建築士第65408号 佐伯和俊	
設備: 一級建築士事務所登録: 東京都知事第15738号(機)環境エンジニアリング 一級建築士登録: 第205747号 設備設計一級建築士登録: 第2622号 南井克夫			

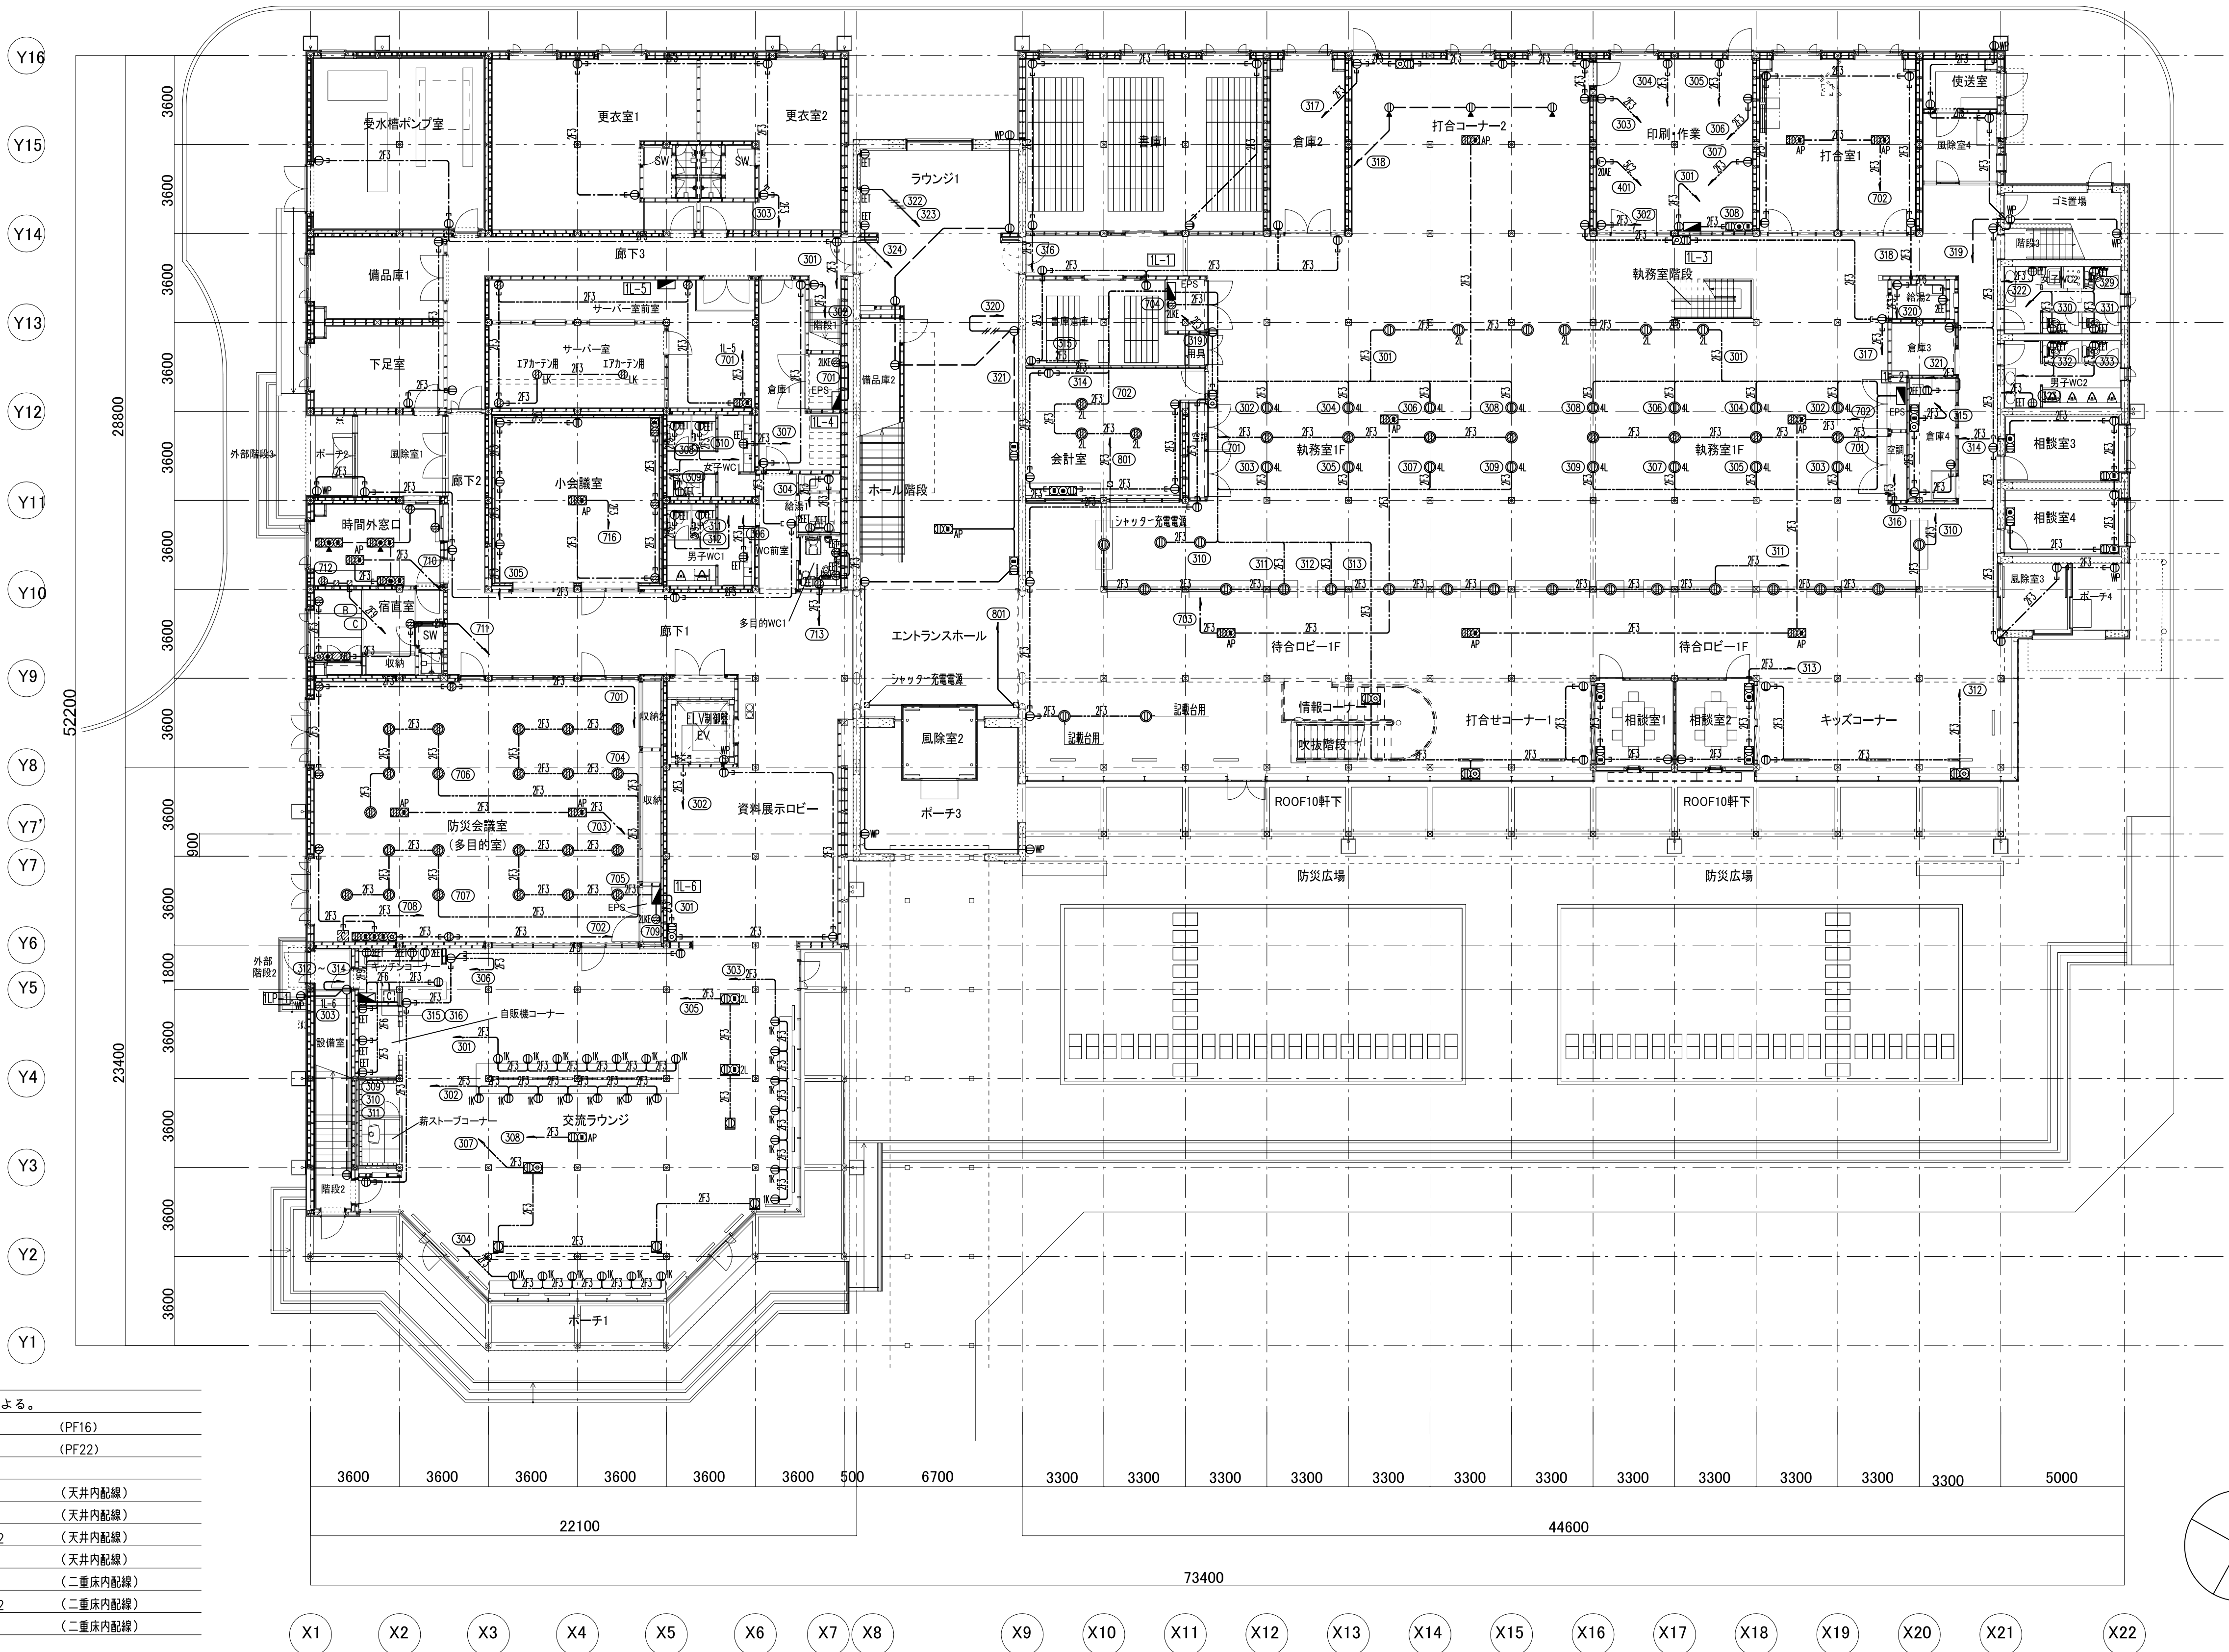


注記

1. 特記なき配管配線は、下記による。


—	EM-IE2.0x2 E2.0	(PF16)
—	EM-IE2.0x4 E2.0	(PF22)

— ²² —	EM-EEF2.0-2C	(天井内配線)
— ²³ —	EM-EEF2.0-3C	(天井内配線)
— ²⁶ —	EM-EEF2.0-3C x2	(天井内配線)
— ²⁹ —	EM-EEF2.0-3Cx3	(天井内配線)
— ²³ —	EM-EEF2.0-3C	(二重床内配線)
— ²⁶ —	EM-EEF2.0-3C x2	(二重床内配線)
— ²⁹ —	EM-EEF2.0-3Cx3	(二重床内配線)

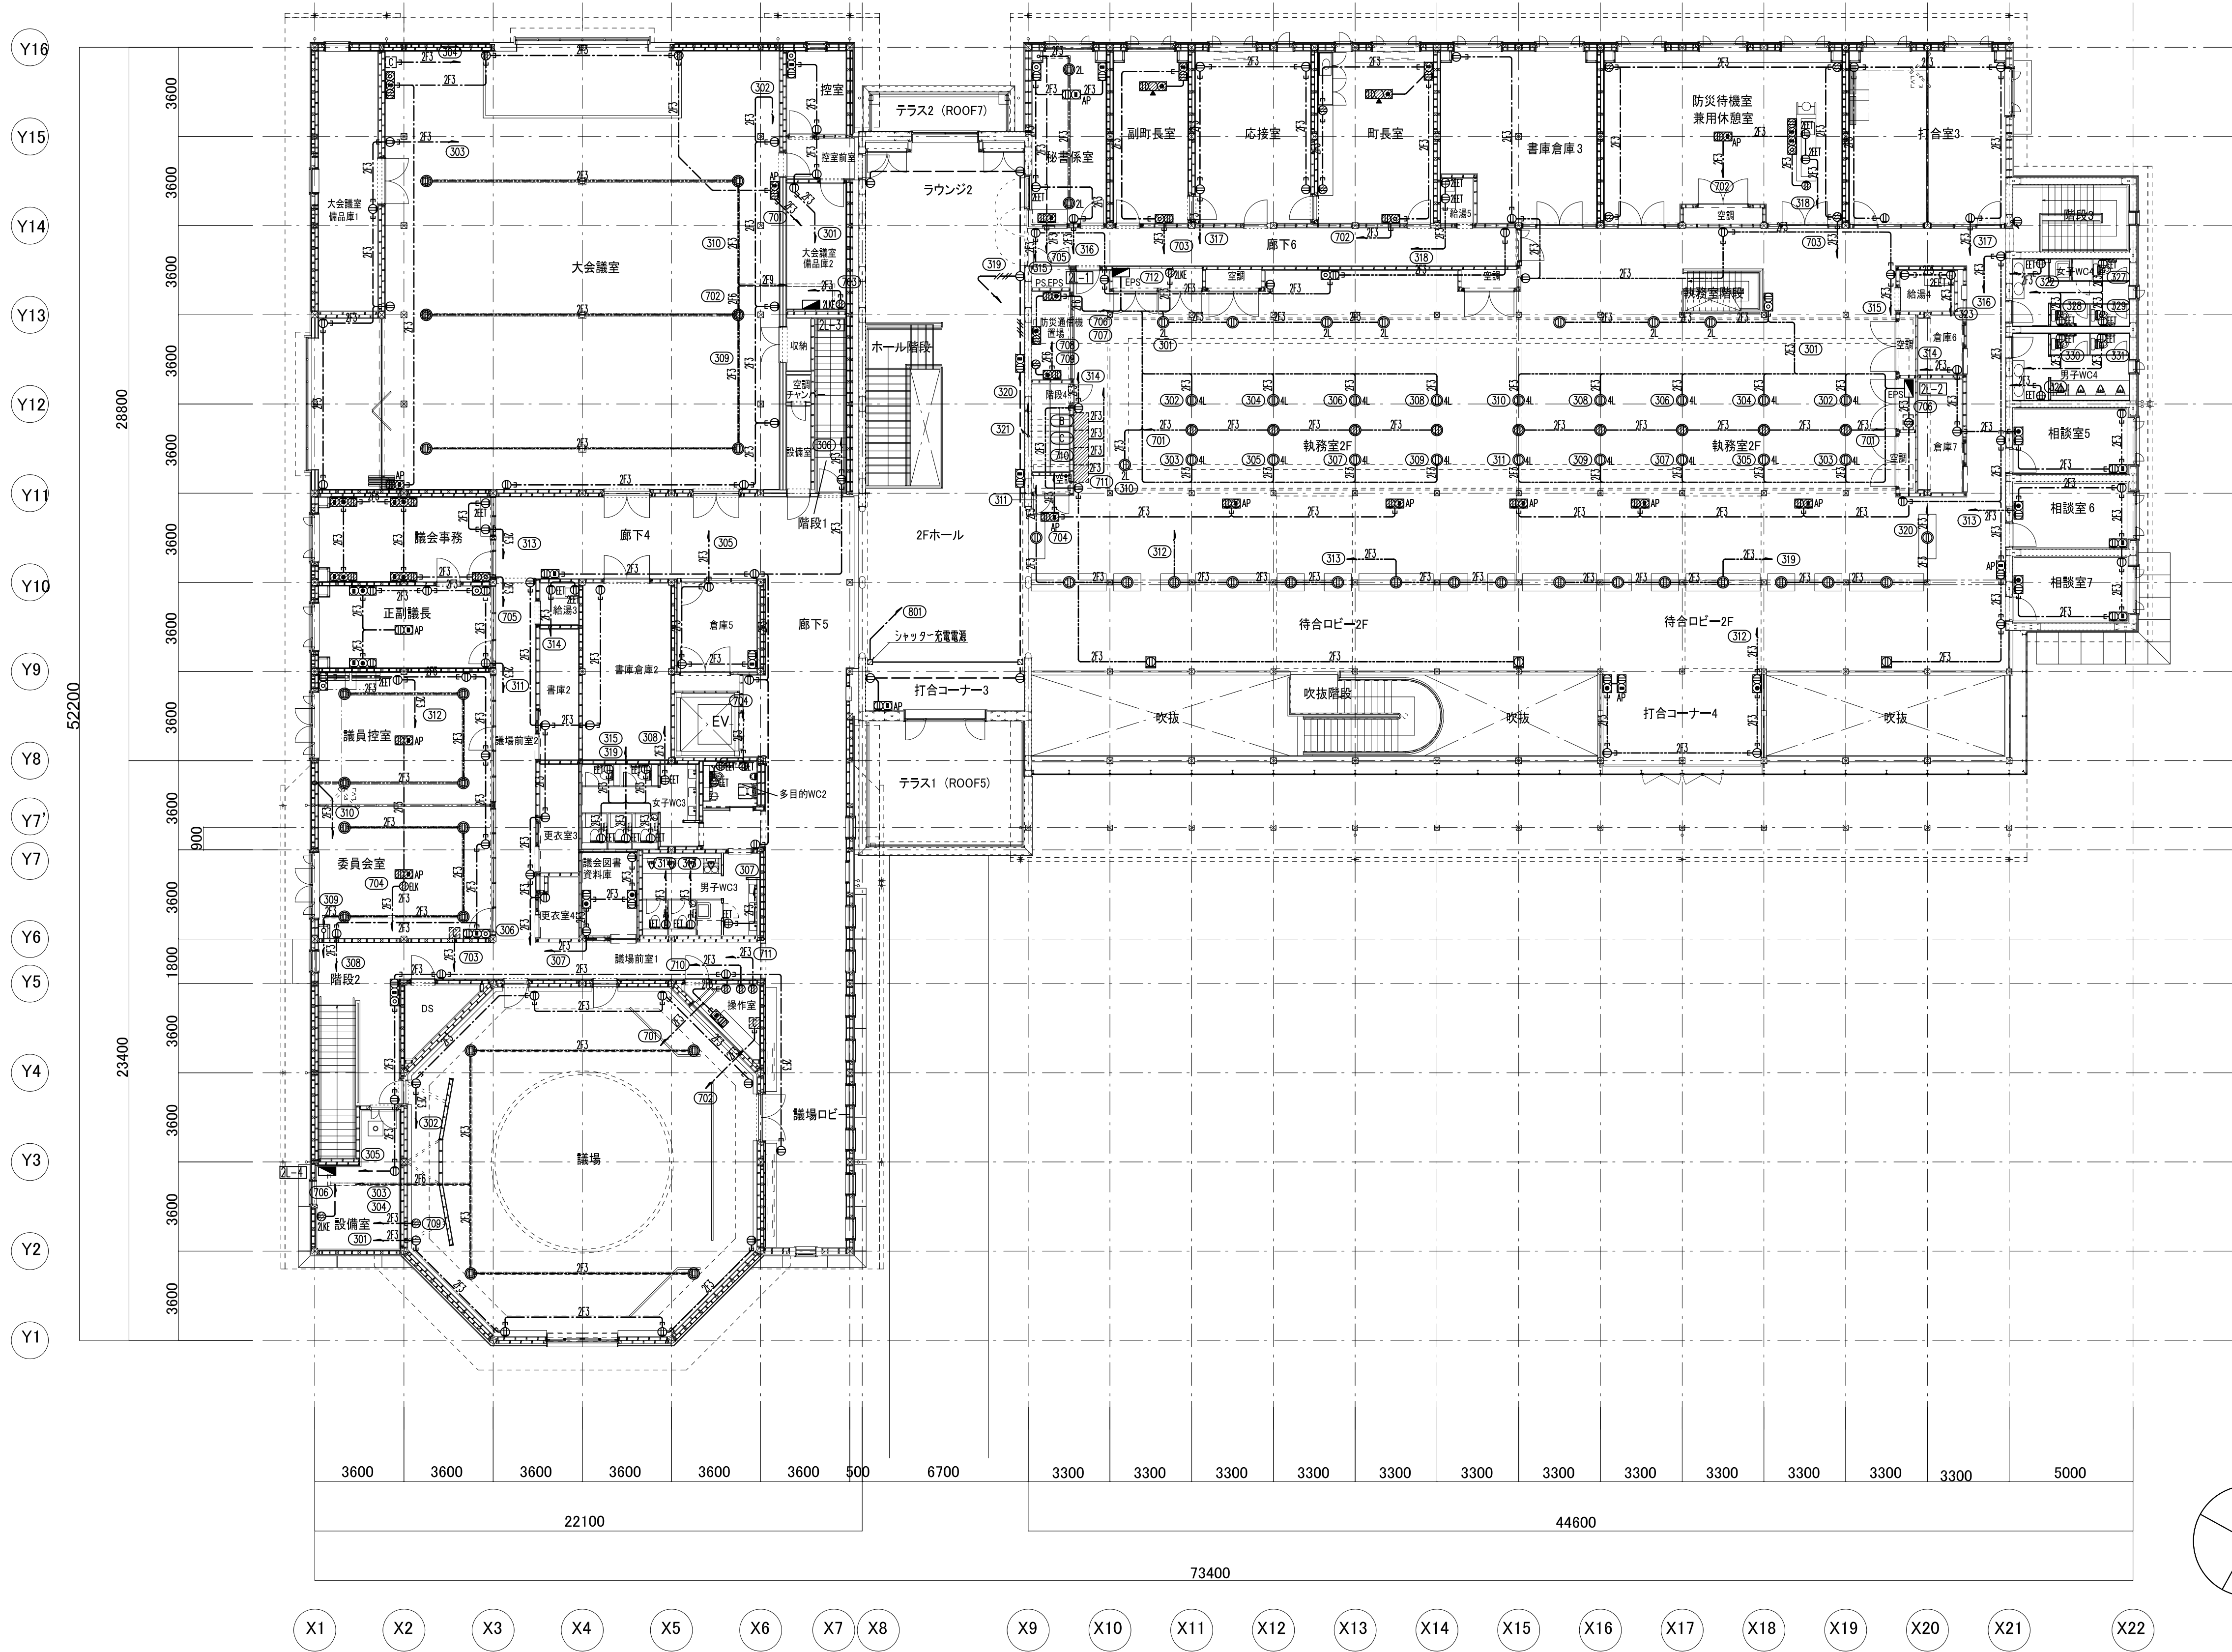※ケーブル配線で壁立上げ及び貫通部分は、P F 管にて保護のこととする。



京丹波町新庁舎建設工事(電気)				実施図	●
KT-E111		名称	コンセント設備 2階配線図		図面
		縮尺	1/150(A1) 1/300(A3)	日付	2019.12
一級建築士事務所第12399号(有)香山書夫建築研究所		東京都文京区本郷2-12-10UT本郷3F		一級建築士第65408号 佐伯和俊	
設備: 一級建築士事務所登録: 東京都知事第15738号(株)環境エンジニアリング 一級建築士登録: 第205747号 設備設計一級建築士登録: 第2622号 南井克夫					

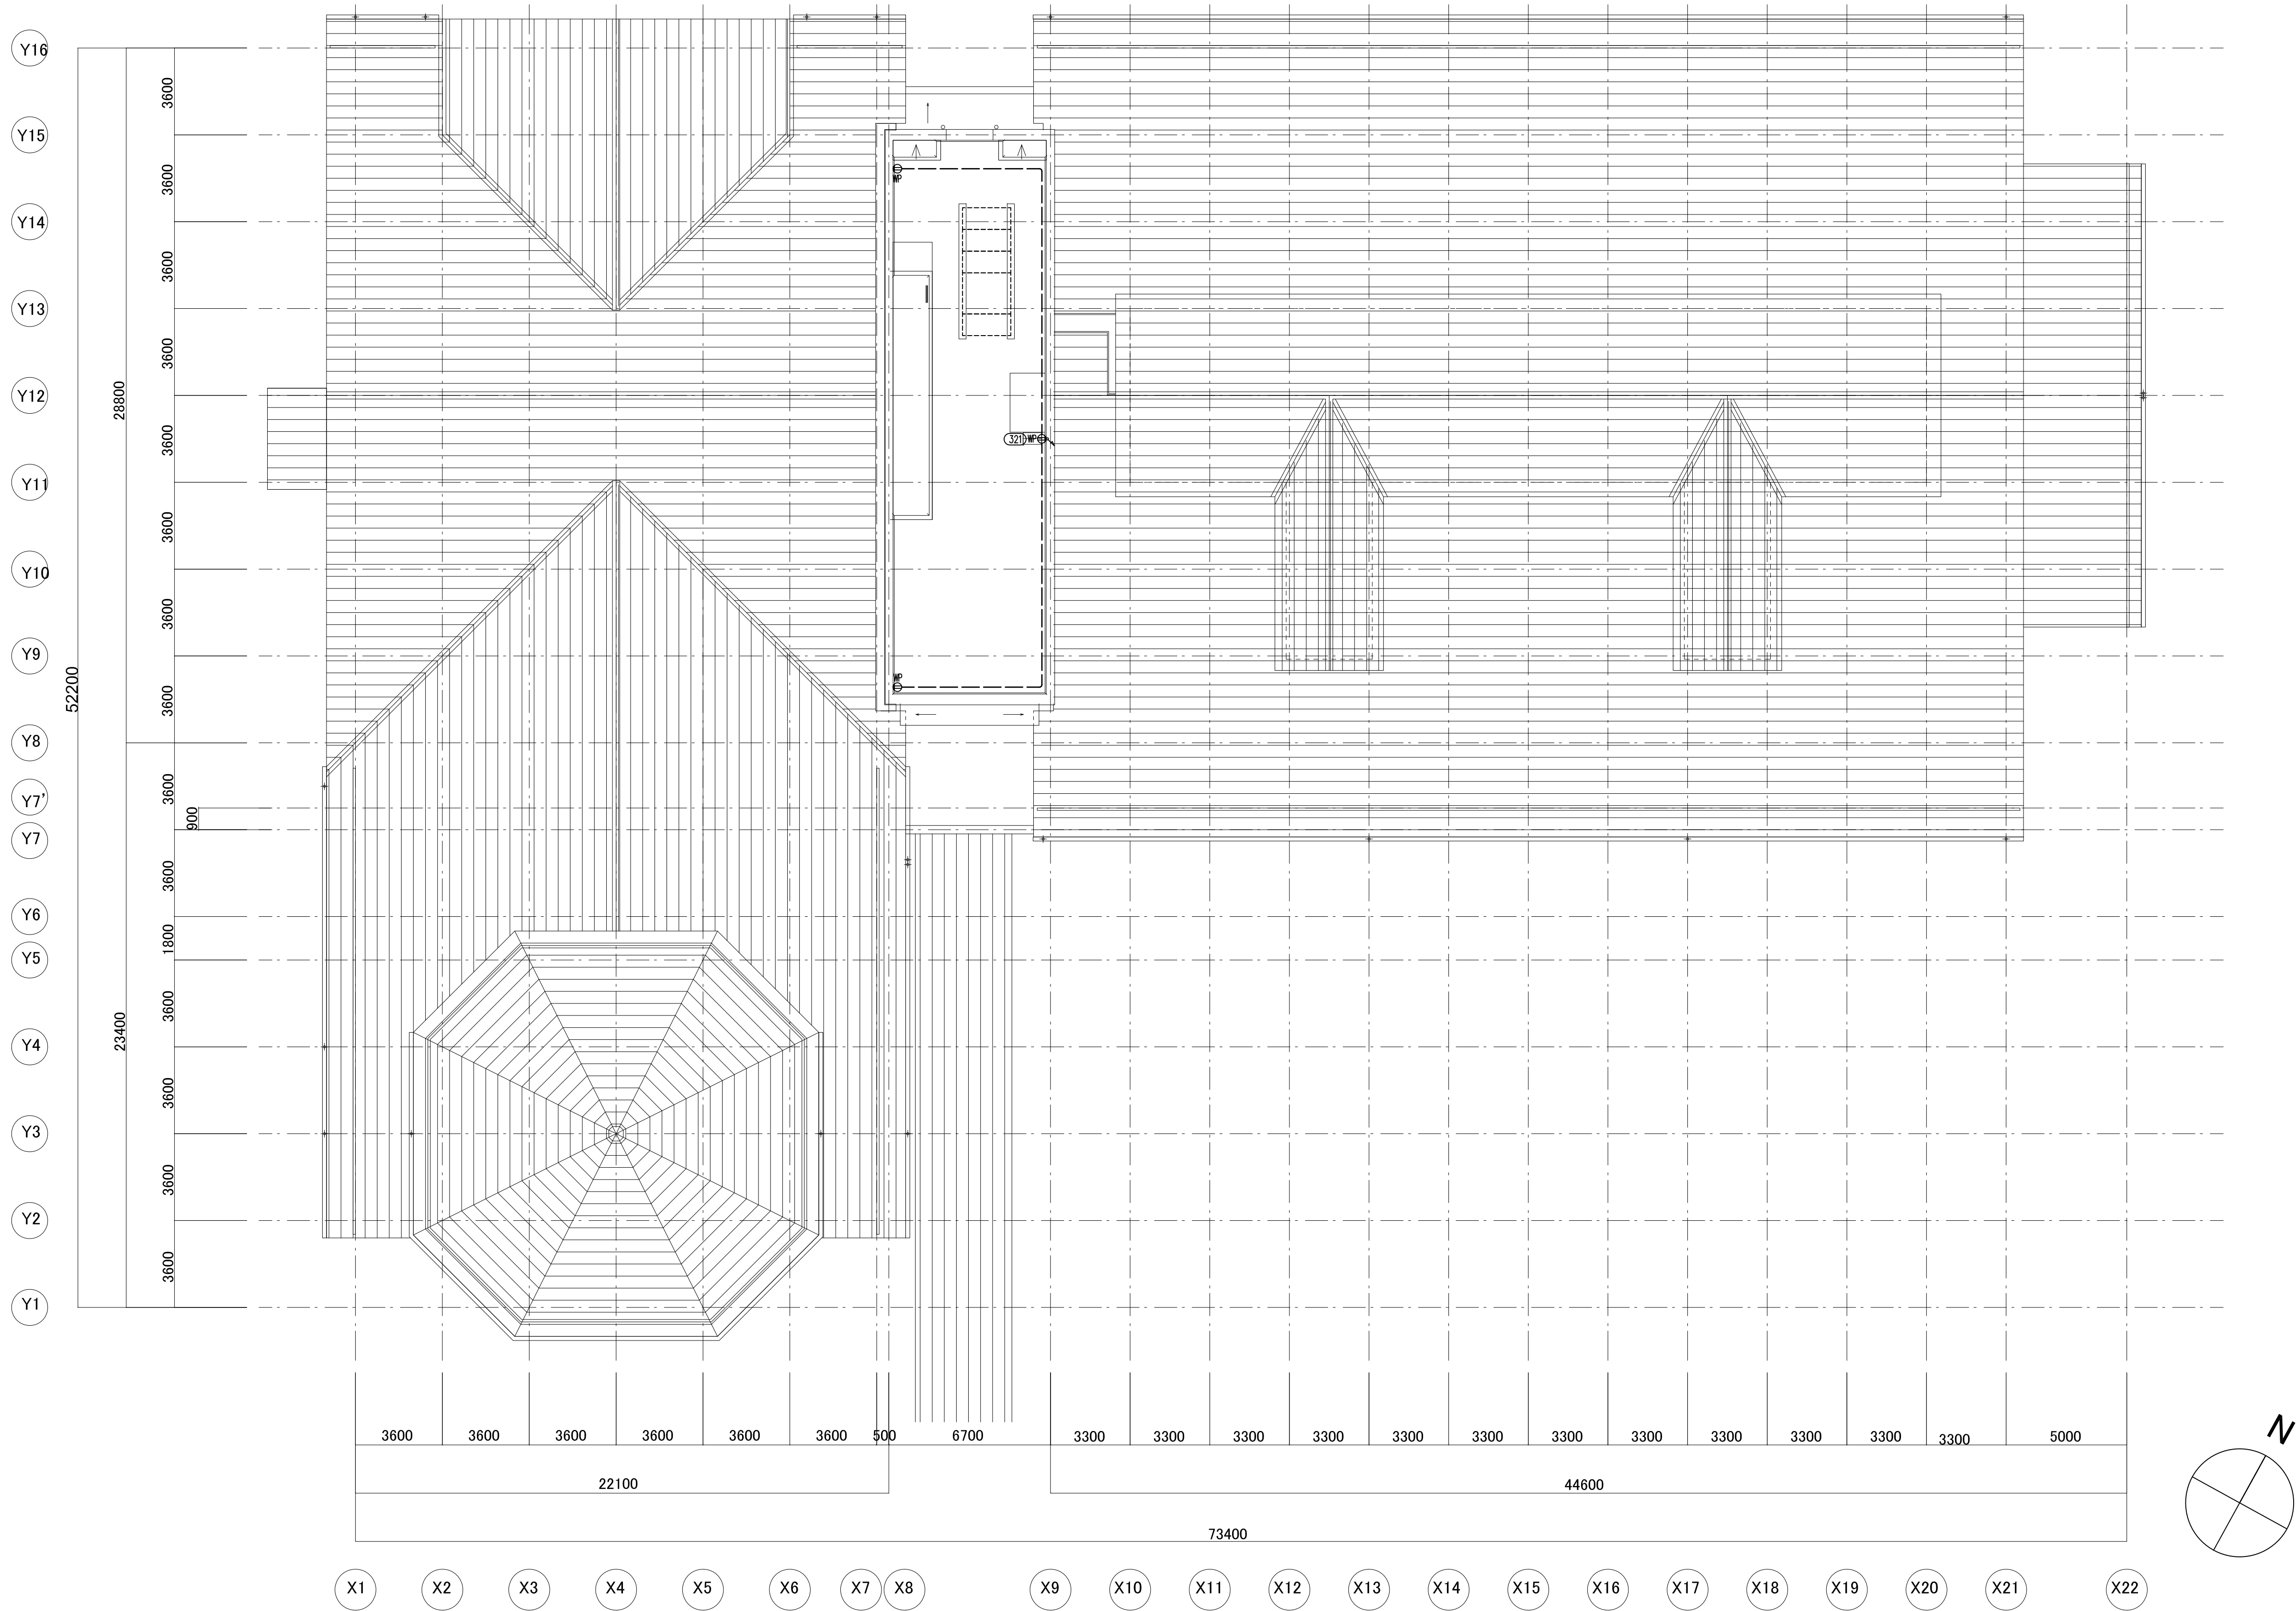

京丹波町新庁舎建設工事(電気)				実施図	●
KT-E 112				名称	コンセント設備 屋上配線図
				縮尺	1/150(A1) 1/300(A3)
一級建築士事務所第12399号(有)香山書夫建築研究所				東京都文京区本郷2-12-10UT本郷3F	
一級建築士事務所第12399号(有)香山書夫建築研究所				一級建築士第65408号 佐伯和俊	
設備: 一級建築士事務所登録: 東京都知事第15738号(株)環境エンジニアリング 一級建築士登録: 第205747号 設備設計一級建築士登録: 第2622号 南井克夫					